


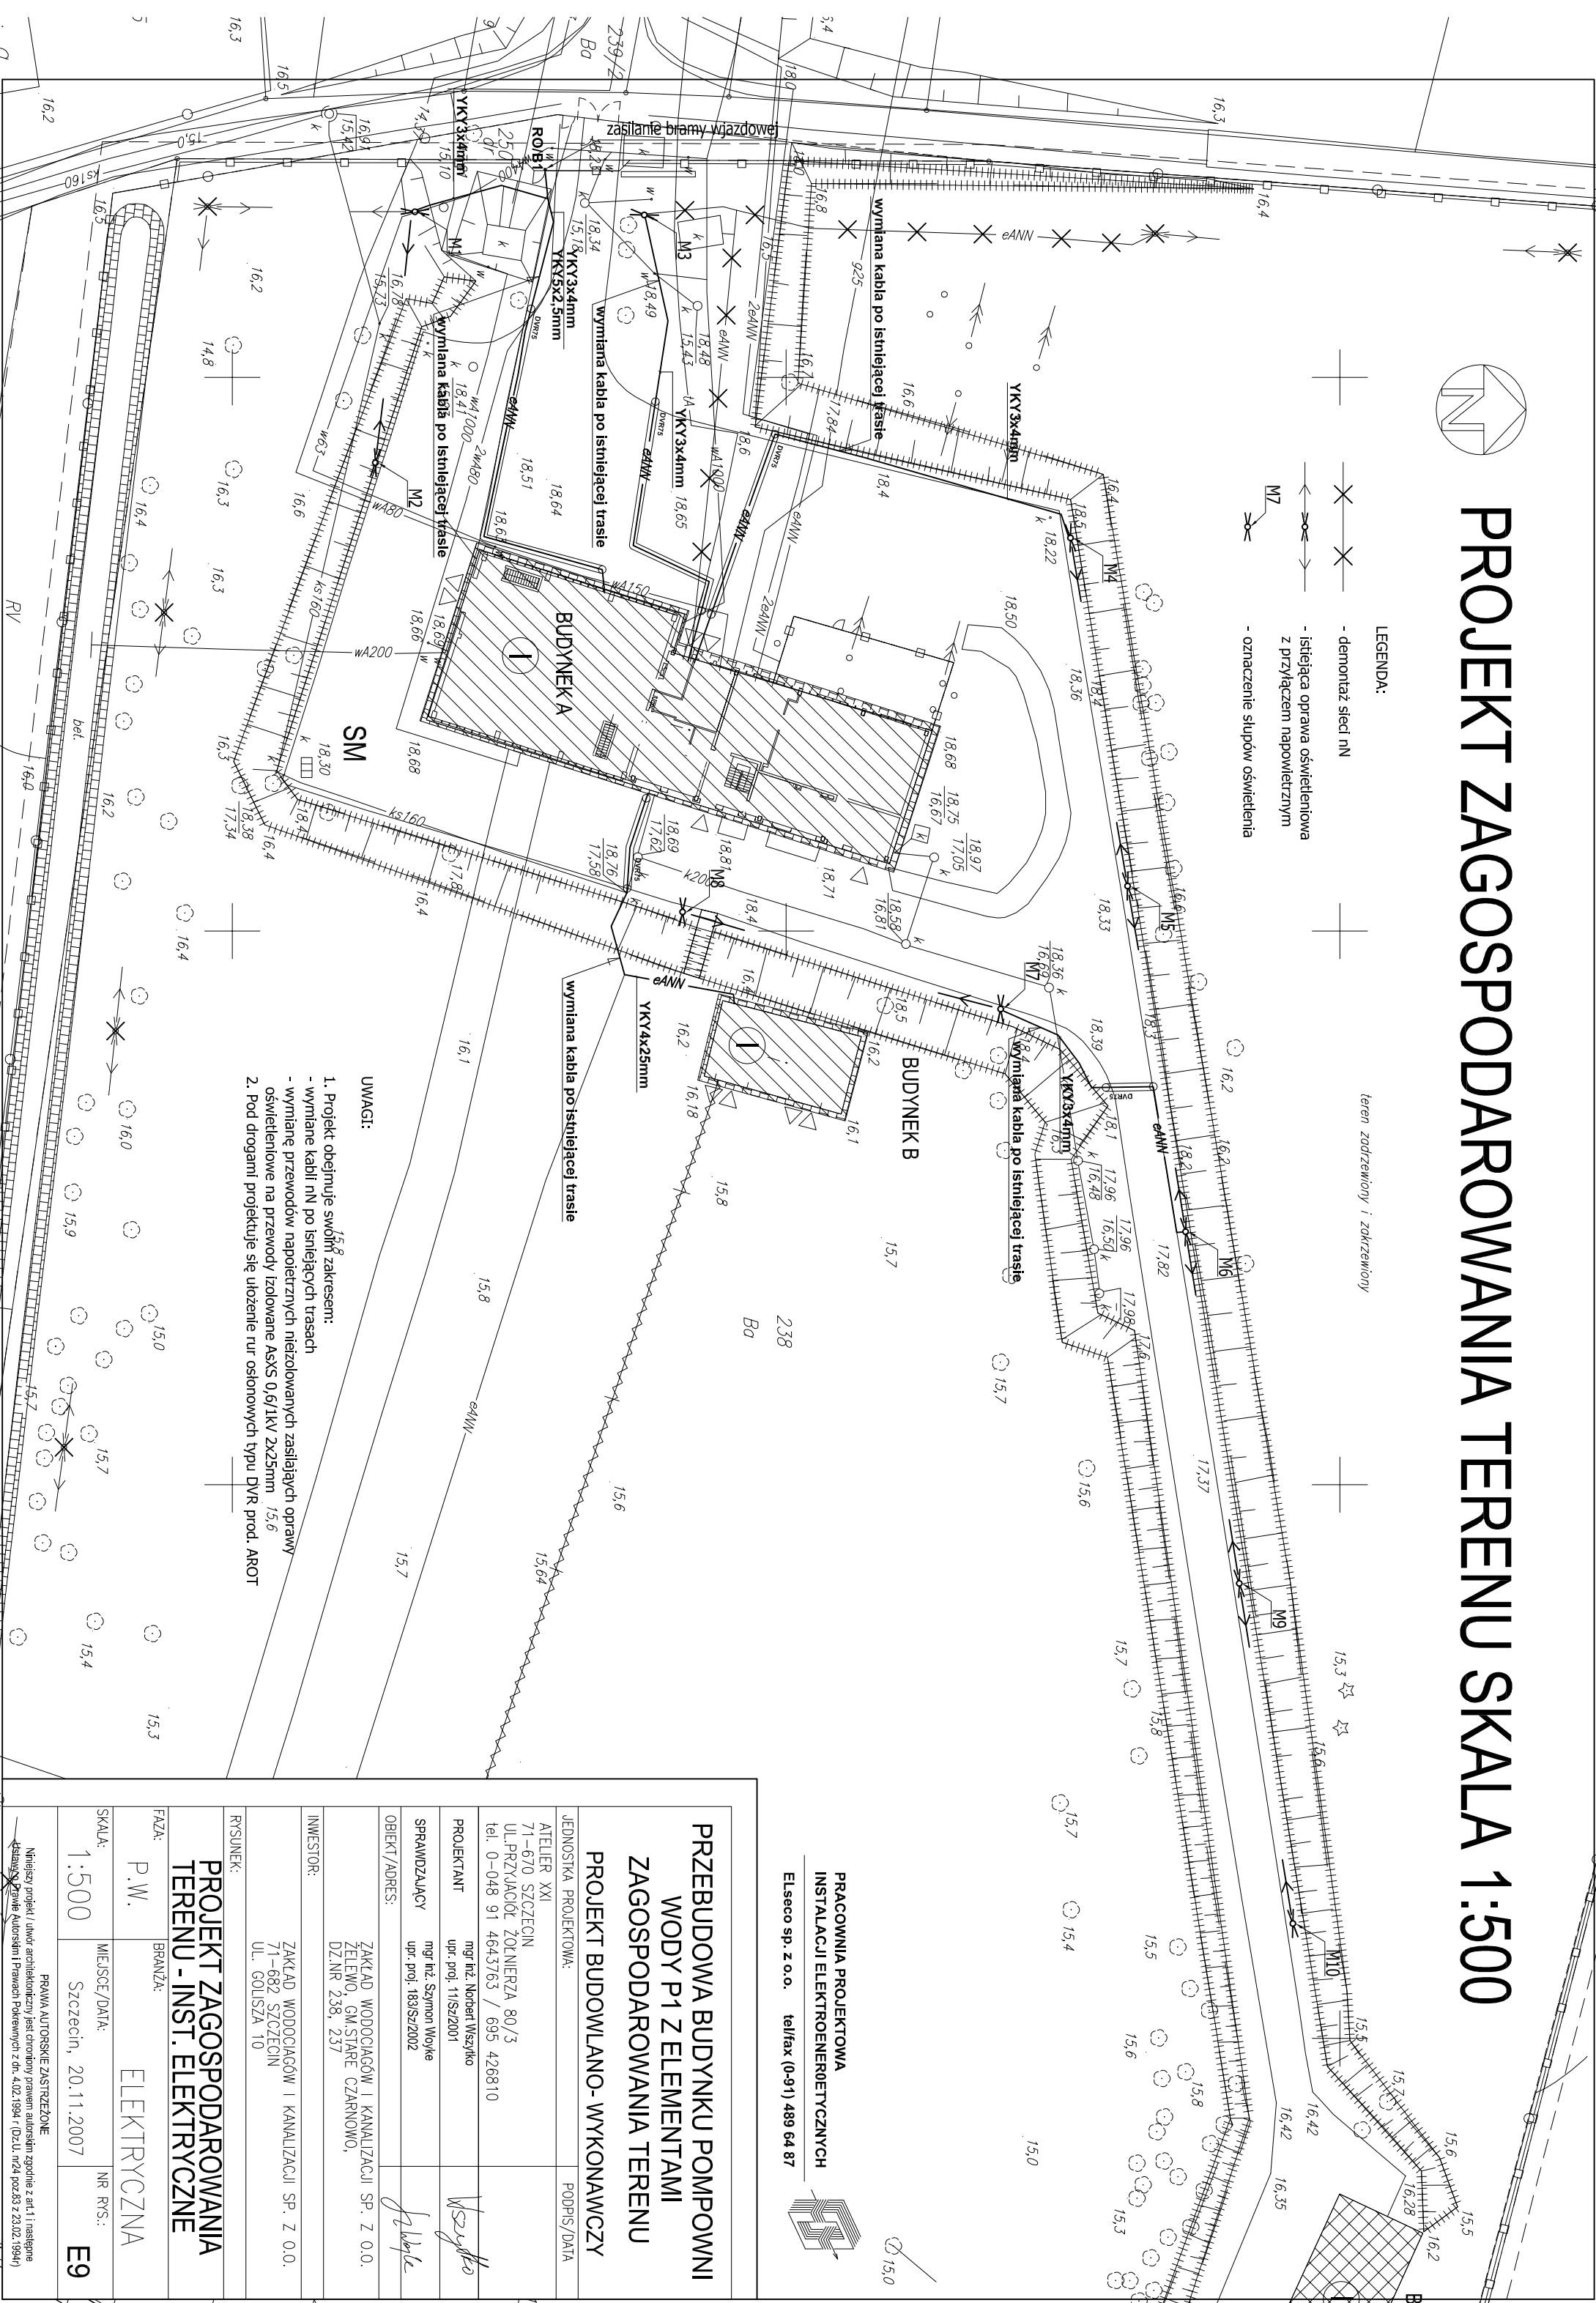

PROJEKT ZAGOSPODAROWANIA TERENU SKALA 1:500

- LEGENDA:
- demontaż sieci nN
 - istniejąca oprawa oświetleniowa z przyłączem napowietrznym
 - oznaczenie słupów oświetlenia

teren zadrzewiony i zokrzewiony



- UWAGI:
- Projekt obejmuje swój zakres:
 - wymiary kabli nN po istniejących trasach
 - wymiary przewodów napowietrznych niezolowanych zasilających oprawy oświetleniowe na przewody izolowane AsXS 0.6/1kV 2x25mm
 - Pod drogami projektuje się ułożenie rur osłonowych typu DVR prod. AROT

PRACOWNIA PROJEKTOWA
INSTALACJI ELEKTROENERGETYCZNYCH
Elseco sp. z o.o. tel/fax (0-91) 489 64 87



PRZEBUDOWA BUDYNKU POMPOWNI WODY P1 Z ELEMENTAMI ZAGOSPODAROWANIA TERENU			
PROJEKT BUDOWLANO- WYKONAWCZY			
JEDNOSTKA PROJEKTOWA:	PODPIS/DATA		
ATELIER XXI 71-670 SZCZECIN UL. PRZYJACIÓŁ ŻOŁNIERZA 80/3 tel. 0-048 91 4643763 / 695 426810			
PROJEKTANT	mgr inż. Norbert Wszytko upr. poj. 11/Sz/2001		
SPRAWDZAJĄCY	mgr inż. Szymon Wojtyła upr. poj. 183/Sz/2002		
OBIEKT /ADRES:	ZAKŁAD WODOCIĄGÓW I KANALIZACJI SP. Z O.O. ŻELEŃNO, GM. STARE CZARNOWO, DZ.NR 238, 237		
INWESTOR:	ZAKŁAD WODOCIĄGÓW I KANALIZACJI SP. Z O.O. 71-682 SZCZECIN UL. GOLIŚZA 10		
PRYSUNEK:			
PROJEKT ZAGOSPODAROWANIA TERENU - INST. ELEKTRYCZNE			
FAZA:	BRANŻA:		
P.W.	ELEKTRYCZNA		
SKALA:	MIJSCE/DATA:	NR RYS.:	
1:500	Szczecin, 20.11.2007	E9	
PRAWA AUTORSKIE ZASTRZEŻONE			
Niniejszy projekt / umów architektoniczny jest chroniony prawem autorskim zgodnie z art.1 i następnymi — działy 2. Prawie Autorskim i Prawach Pokrewnych z dn. 4.02.1994 r (Dz.U. nr24 poz.83 z 23.02.1994r)			

PRAWA AUTORSKIE ZASTRZEŻENIE
Niniejszy projekt / umiarkowanie jest chroniony prawem autorskim zgodnie z art. 1 i następnymi
Ustawy o Prawie Autorskim i Prawach Pokrewnych z dn. 4.02.1994 r. (Dz.U. nr 24 poz. 83 z 23.02.1994r.)