


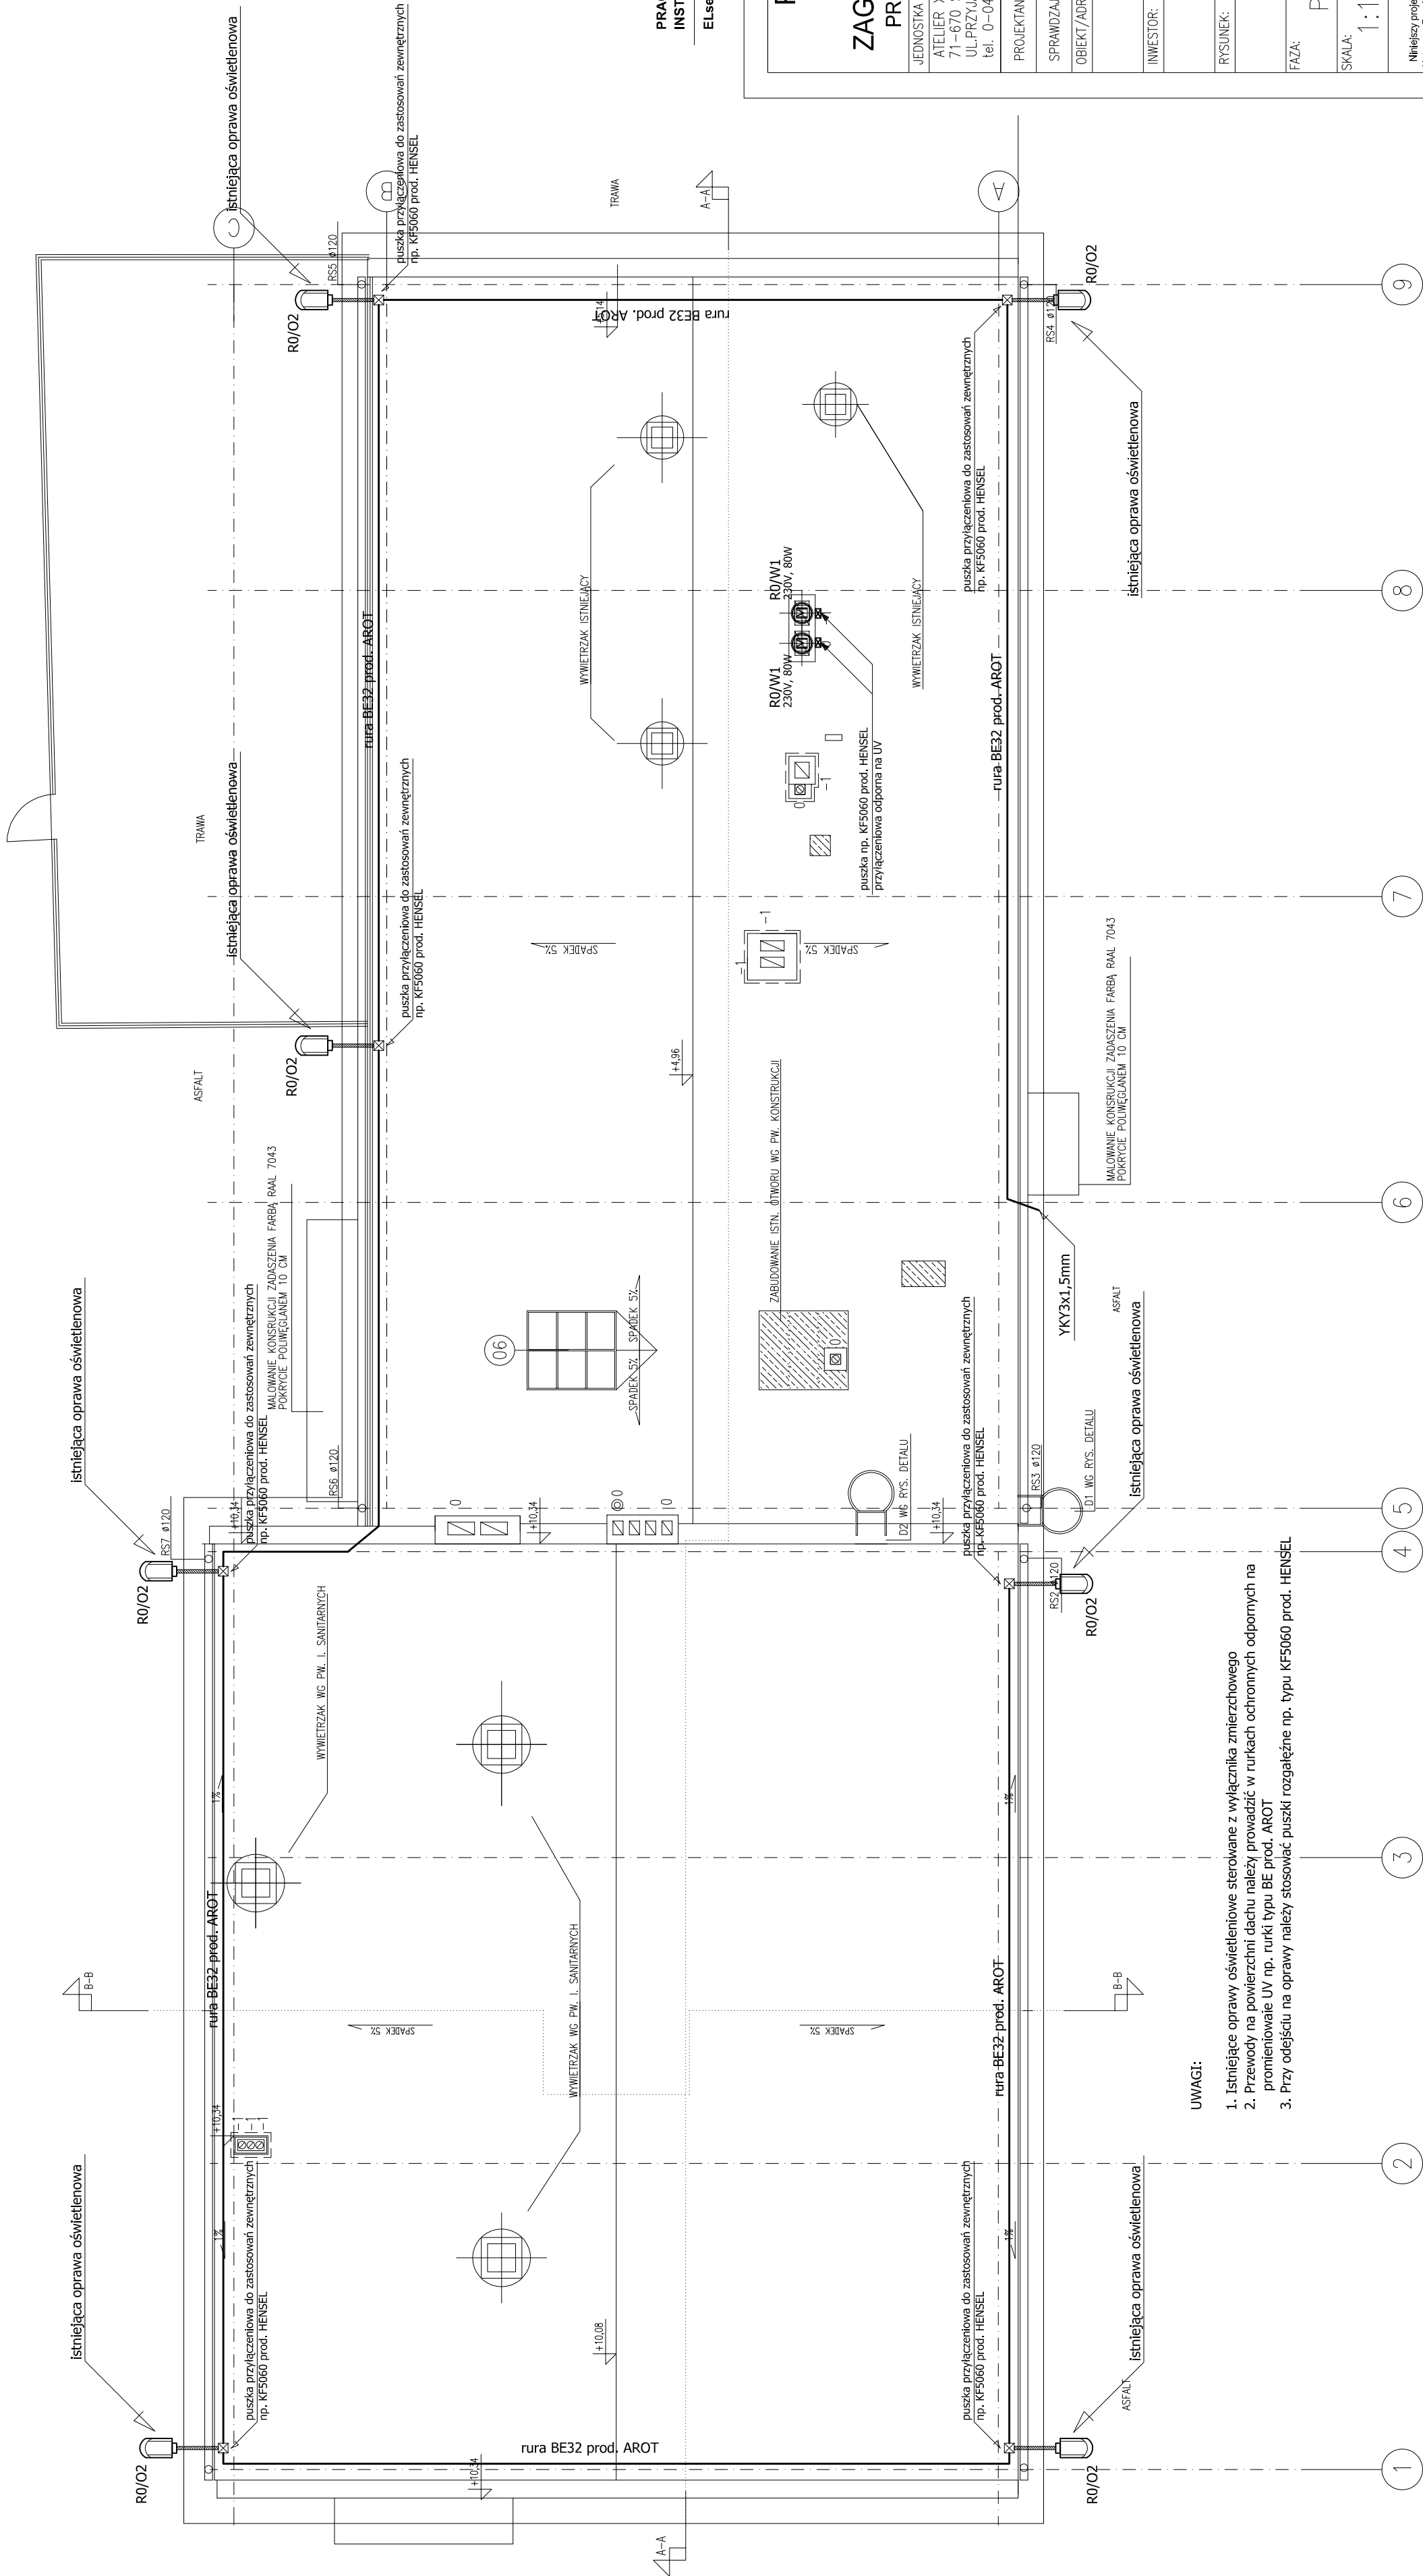

PRACOWNIA PROJEKTOWA
INSTALACJI ELEKTROENERGETYCZNYCH

ELseco sp. z o.o. tel/fax (0-91) 489 64 87

PRZEBUDOWA BUDYNKU
POMPOWNI WODY P1
Z ELEMENTAMI
ZAGOSPODAROWANIA TERENU
PROJEKT BUDOWLANO-WYKONAWCZY

JEDNOSTKA PROJEKTOWA:	PODPIS/DATA
ATELIER XXI 71-670 SZCZECIN UL.PRZYJACIOŁ ŻOŁNIERZA 80/3 tel. 0-048 91 4643763 / 695 426810	
PROJEKTANT mgr inż. Norbert Wszytko upr. proj. 11/Sz/2001	Wszytko
SPRAWDZAJĄCY mgr inż. Szymon Wójcik upr. proj. 183/Sz/2002	Wójcik
OBIEKT/ADRES: POMPOWNI WODY P1 ZELEWO, GM. STARE CZARNOWO DZ.NR 236.237 OBRĘB: ZELEWO	
INWESTOR: ZAKŁAD WODOCIĄGÓW I KANALIZACJI SP. Z O.O. 71-682 SZCZECIN UL. GOLISZA 10	
RYSUJEK:	
FAZA: P.W.	BRANŻA: ELEKTRYCZNA
SKALA: 1:100	MIĘJSCE/DATA: Szczecin, 20.11.2007
	NR RYS.: E6

PRAWA AUTORSKIE ZASTRZEŻONE
Niniejszy projekt / utwór architektoniczny jest chroniony prawem autorskim zgodnie z art.11 następnego
Ustawy o Prawie Autorskim i Prawach Pokrewnych z dn. 4.02.1994 r (Dz.U. nr 24 poz.83 z 23.02.1994r)

UWAGI:

- Istniejące oprawy oświetleniowe sterowane z wyłącznika zmierniczowego
- Przewody na powierzchni dachu należy prowadzić w rurkach ochronnych odpornych na promieniowanie UV np. rurki typu BE prod. AR0T
- Przy odczucie na oprawy należy stosować puszkę rozgałęźną np. typu KF5060 prod. HENSEL