



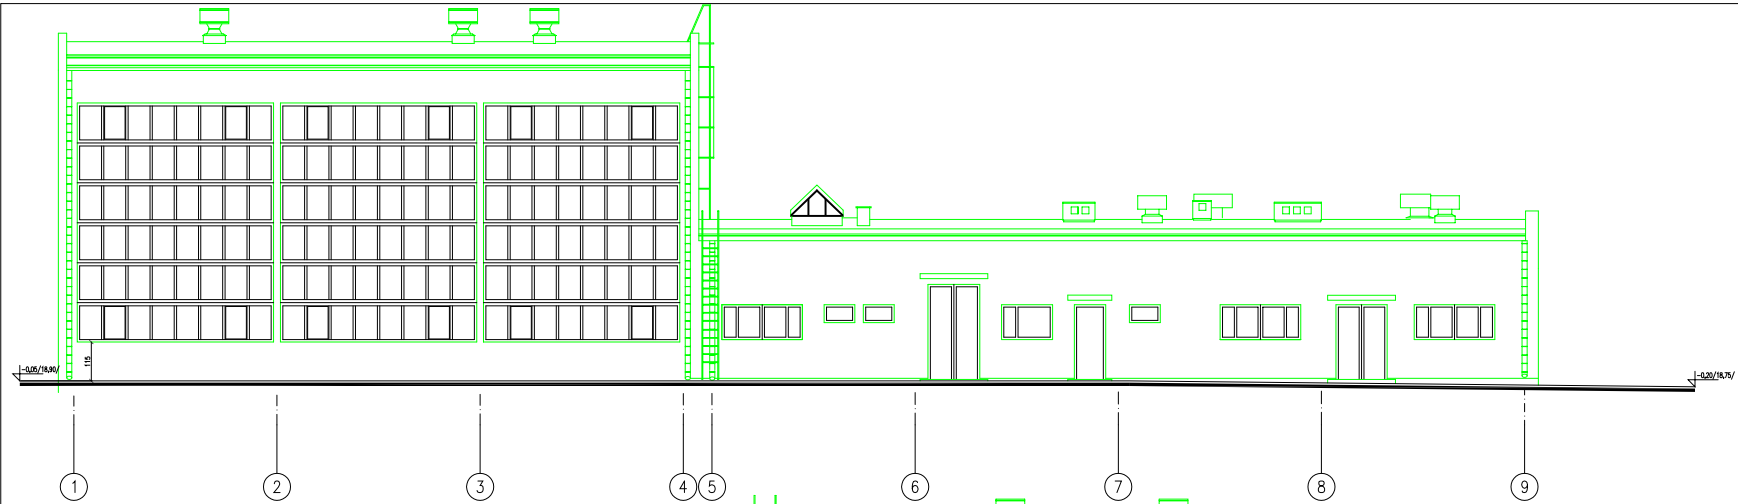


ELEWACJA PÓŁNOCNA

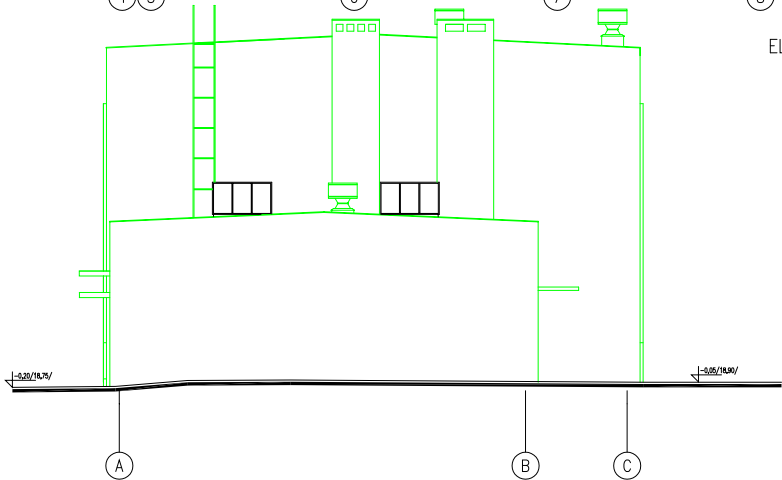


ELEWACJA WSCHODNIA

PRZEBUDOWA BUDYNKU POMPOWNI WODY P1 Z ELEMENTAMI ZAGOSPODAROWANIA TERENU INWENTARYZACJA ARCHITEKTONICZNO-BUDOWLANA	
JEDNOSTKA PROJEKCYJNA: ATELIER XXI 71-670 SZCZECIN UL. PRZYJACIÓŁ ŻOŁNIERZA 80/3 tel. 0-048 91 4643763 / 695 426810	PODPIS/DATA
PROJEKTANT mgr inż. arch. Krzysztof Kaleret upr. proj. 2/SZ/98, ZP-0383	
OBJEKT/ADRES: POMPOWIA WODY P1 ZELEŃO, GM. STARE CZARNOŹO DZ.NR 238,237 OBRĘB: ZELEŃO	
INWESTOR: ZAKŁAD WODOCIĄGÓW I KANALIZACJI SP. Z O.O. 71-682 SZCZECIN UL. GOLIŚA 10	
RYSUNEK: ELEWACJA WSCHODNIA ELEWACJA PÓŁNOCNA	
FAZA: P.II ARCHITEKTURA	
SKALA: 1:100	MIEJSCE/DATA: Szczecin, 17.10.2007
	NR RYS.: PB/I/06
PRAWA AUTORSKIE ZASTRZEŻENIE: Niniejszy projekt i uwagi architektoniczne jest chroniony prawem autorskim zgodnie z art. 1 i następnymi Ustawy o Prawie Autorskim i Prawach Pokrewnych z dn. 4.02.1994 r. (Dz.U. nr 34 poz.83 z 23.02.1994r.)	

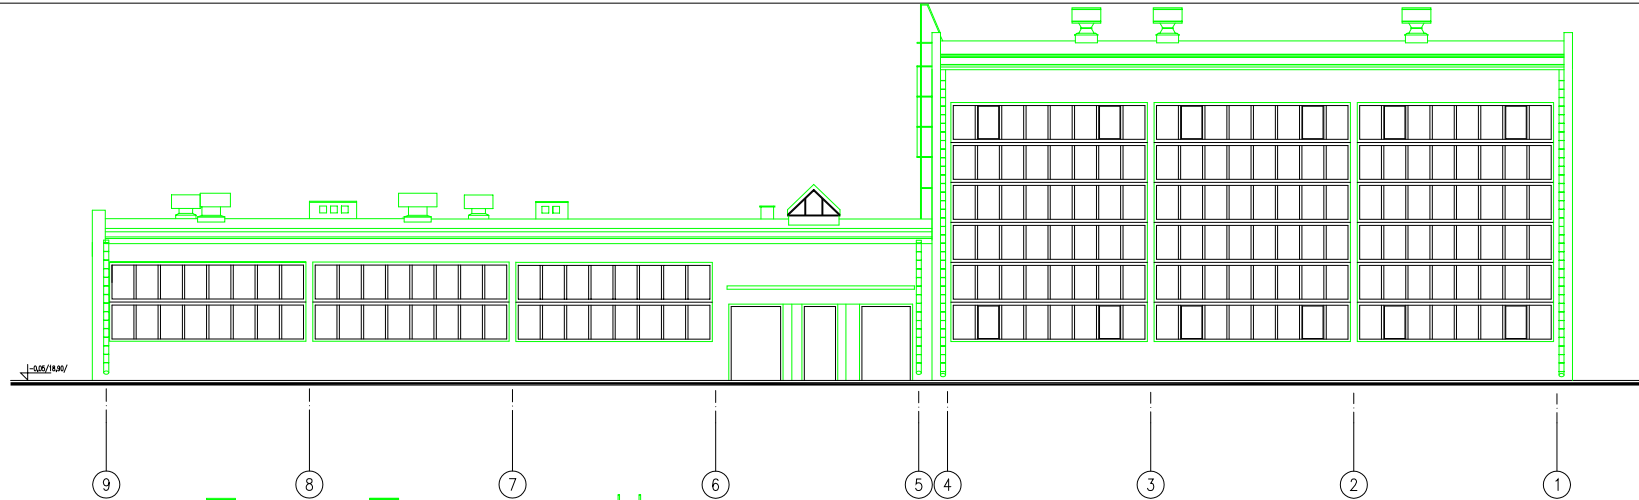

ELEWACJA ZACHODNIA

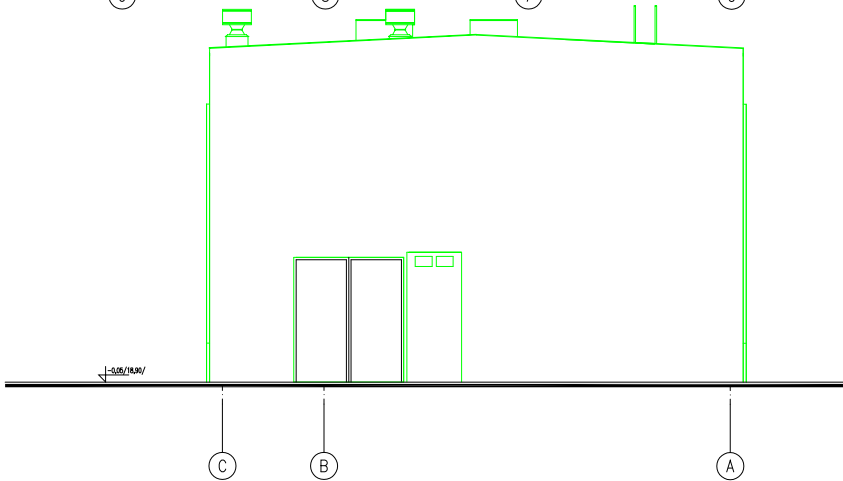

ELEWACJA PÓŁDNIOWA

PRZEBUDOWA BUDYNKU POMPOWNI WODY P1 Z ELEMENTAMI ZAGOSPODAROWANIA TERENU INWENTARYZACJA ARCHITEKTONICZNO-BUDOWLANA	
JEDNOSTKA PROJEKCYJNA: ATELIER XXI 71-670 SZCZECIN UL. PRZYJACIÓŁ ŻOŁNIERZA 80/3 tel. 0-048 91 4643763 / 695 426810	PODPIS/DATA
PROJEKTANT mgr inż. arch. Krzysztof Kaleret upr. proj. 2/SZ/98, ZP-0383	
OBJEKT/ADRES: POMPOWIA WODY P1 ZELEŃO, GM. STARE CZARNOŹO DZ.NR 238,237 OBRĘB: ZELEŃO	
INWESTOR: ZAKŁAD WODOCIĄGÓW I KANALIZACJI SP. Z O.O. 71-682 SZCZECIN UL. GOLIŚA 10	
RYSUNEK: ELEWACJA ZACHODNIA ELEWACJA PÓŁDNIOWA	
FAZA: P.II ARCHITEKTURA	
SKALA: 1:100	MIEJSCE/DATA: Szczecin, 17.10.2007
	NR RYS.: PB/I/07
PRAWA AUTORSKIE ZASTRZEŻENIE: Niniejszy projekt i uwagi architektoniczne jest chroniony prawem autorskim zgodnie z art. 1 i następnymi Ustawy o Prawie Autorskim i Prawach Pokrewnych z dn. 4.02.1994 r. (Dz.U. nr 34 poz.83 z 23.02.1994r.)	