


NOCZNICKIEGO 38

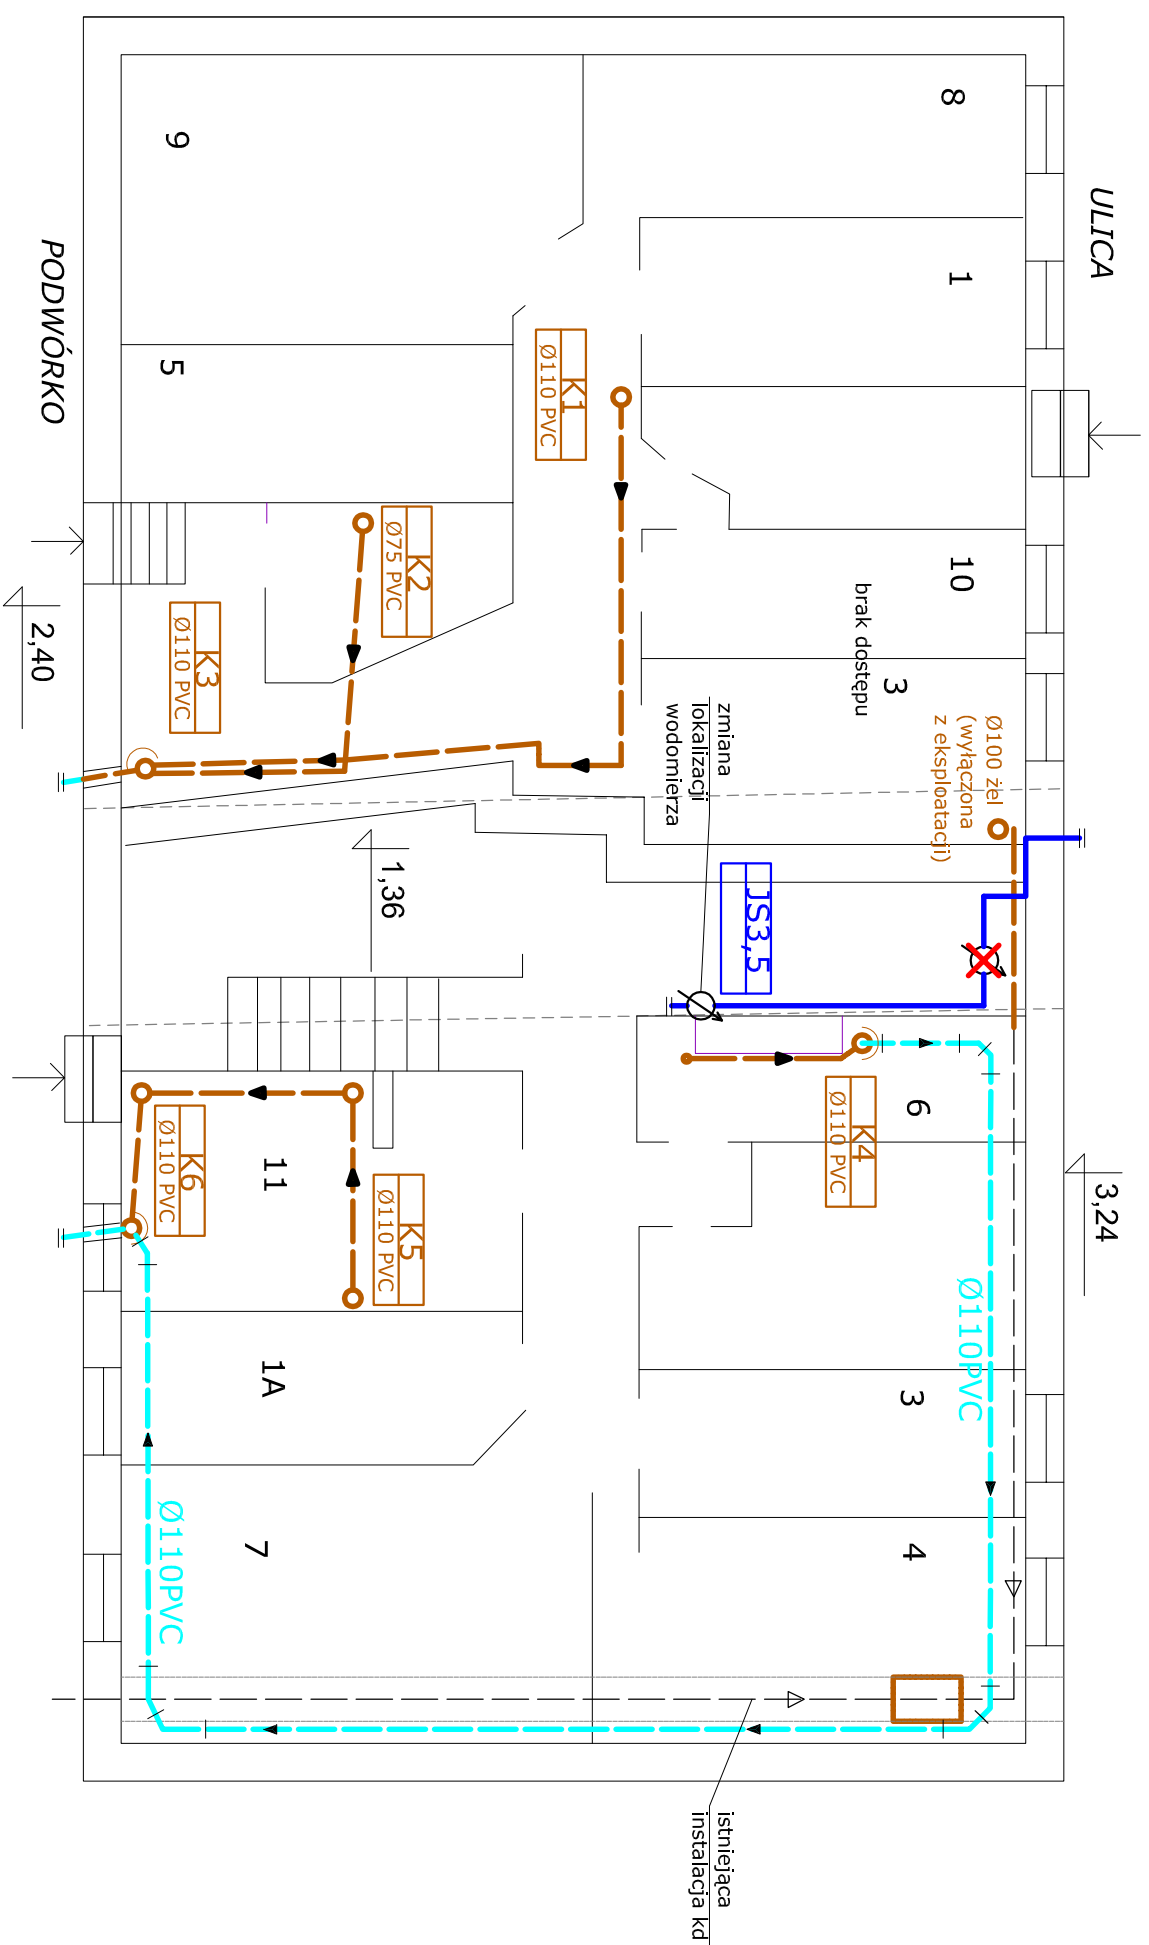

UWAGA:

- Projektowaną instalację ks prowadzić ze spadkiem 2 %
- Przewidzieć konstrukcje wsporcze istn. pionów ks

-

Projektował	mgr inż. Małgorzata Szalewicz ul. Niemcewicz 24c/3 71-520 Szczecin nr 81/Sz/2002	FAZA PROJEKTU BUDOWLANO – WYKONAWCZY	NAZWA PROJEKTU BUDOWA SECI KANALIZACJI SANITARNEJ WRAZ Z PRZYTĄCZAMI, BUDOWA I PRZEBUDOWA SIŁKI WODOCIĄGOWEJ WRAZ Z PRZYTĄCZAMI W ULICACH: NOCZNIKOWEGO, FRIKA, ANTOŚIEWICZA, I MAJA, GĘGLANA, OFIAR GRUDNIA 1970R. W SZCZECINIE.			
Sprawdził	mgr inż. Aleksandra Kozakiewicz ul. Niemcewicz 24c/3 71-520 Szczecin ZAP/0095/P.0005/09		INWESTOR ZAKŁAD WODOCIĄGÓW I KANALIZACJI SP. Z O.O. UL. GÓLSZKA 10, 71-682 SZCZECIN	NAZWA RYSUNKU RZUT PIWNICY NOCZNIKOWEGO 38	SKALA 1:100	DATA 06-2013
Funkcja	IMIĘ I NAZWISKO	PODPIS				