


NOCZNICKIEGO 40

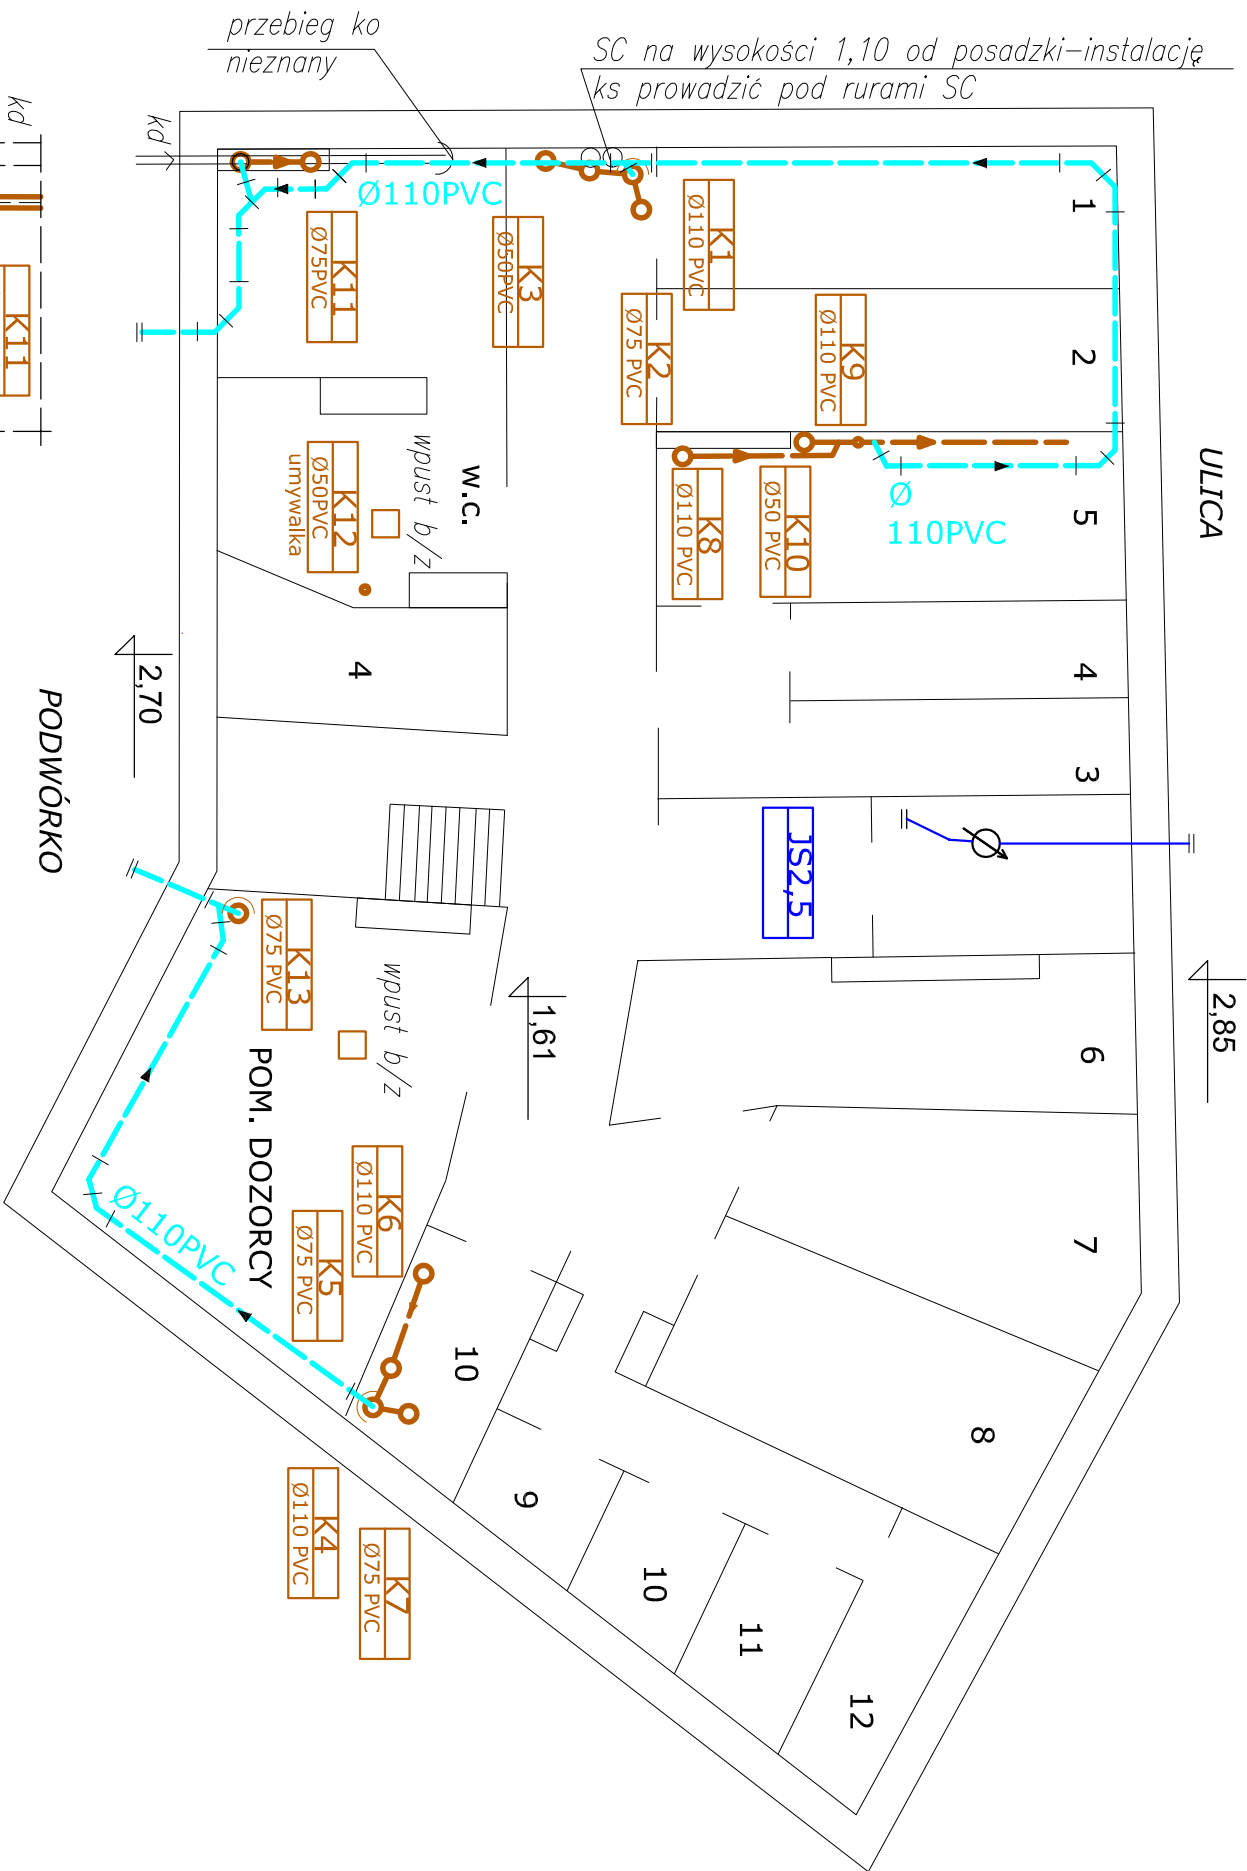

- UWAGA:
- Projektowaną instalację ks prowadzić ze spadkiem 2 %
 - Przewidzieć konstrukcję wsporcze istn. pionów ks
- ISTN. INSTALACJA KS
- PROJ. INSTALACJA KS
- INSTALACJA WODY

Projektował mgr inż. Mdigozrzoła Szalewicz uprawnienie projektowe nr 91/Sz/2002		FAZA PROJEKT BUDOWLANO – WYKONAWCZY	
Sprawdził mgr inż. Aleksandra Kozłkiewicz uprawnienie projektowe ZAP/0095/P005/09		NAZWA PROJEKTU BUDOWA I PRZEBUDOWA SIECI WODOCIĄGOWEJ WRAZ Z PRZŁĄCZANAMI W ULICACH: NOCZNICKIEGO, FIRLIKA, ANTOSIEWICZA, 1 MAJA, CIEGLANA, OFIAR GRUDNIA 1970R. W SZCZECINIE.	
Funkcja IMIĘ I NAZWISKO		INWESTOR ZAKŁAD WODOCIĄGÓW I KANALIZACJI SP. Z O.O. UL. GOLIŚZA 10, 71-682 SZCZECIN	
MAŁGORZATA SZALEWICZ UL. NIEMCEWICZA 24C/3 71-520 SZCZECIN TEL. 608 811 019		NAZWA RYSUNKU RZUT PIWNICY NOCZNICKIEGO 40	
SKALA 1:100		DATA 06-2013	
NR RYS. 12.3			