


NOCZNICKIEGO 41

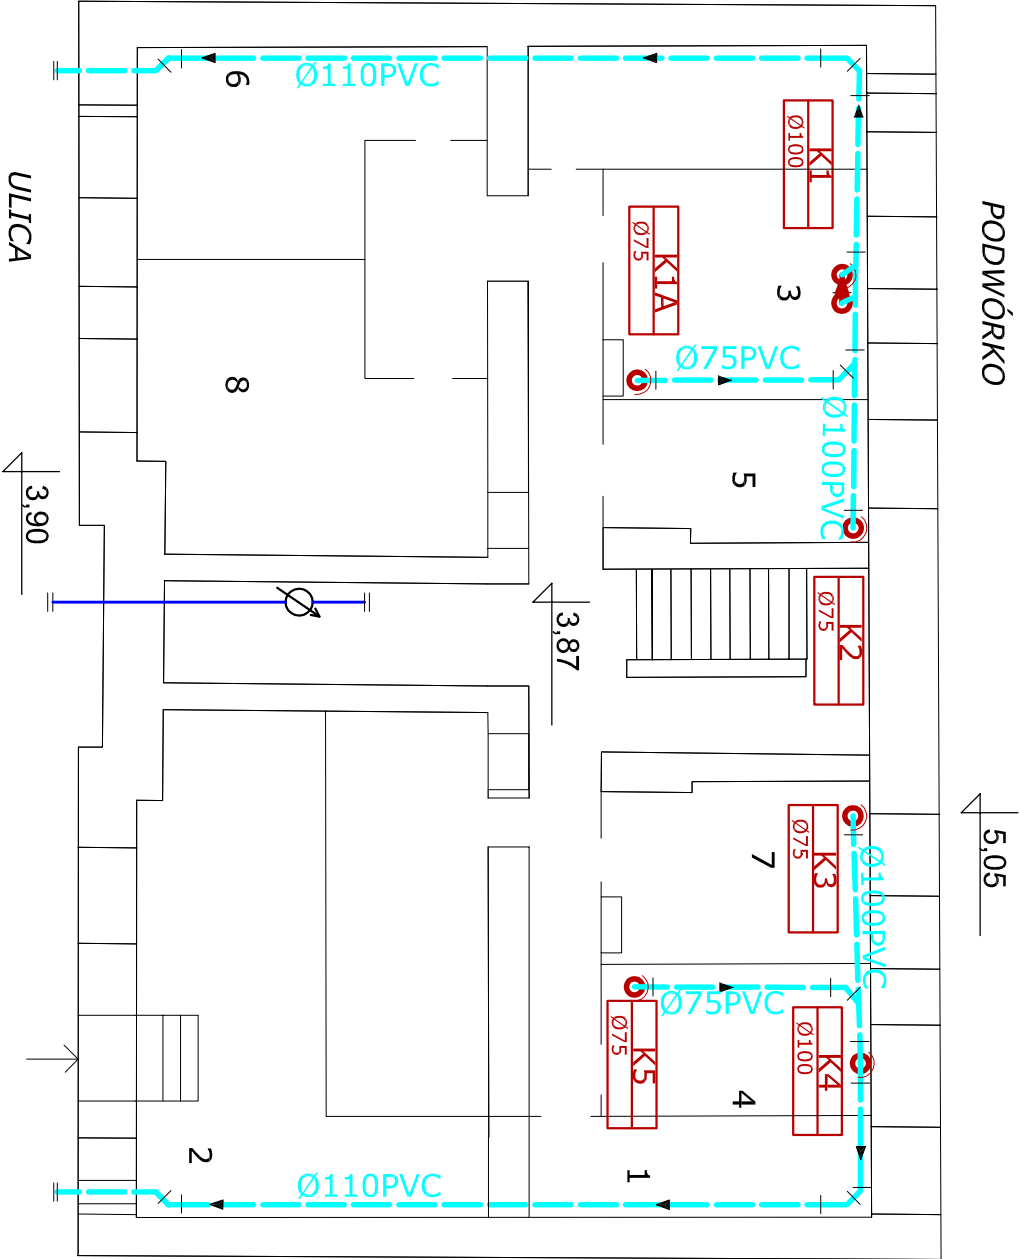

UWAGA:
- Projektowaną instalację ks prowadzić ze spadkiem 2 %
- Przewidzieć konstrukcje wsporcze istn. pionów ks

- ISTN. INSTALACJA KS
- PROJ. INSTALACJA KS
- INSTALACJA WODY

Projektował	mgr inż. Małgorzata Szalewicz uprawnienie projektowe nr 91/Sz/2002		FAZA PROJEKT BUDOWLANO – WYKONAWCZY	
Sprawdził	mgr inż. Aleksandra Kozakiewicz uprawnienie projektowe ZAP/0095/P005/09		NAZWA PROJEKTU BUDOWA SIECI KANALIZACJI SANITARNEJ WRAZ Z PRZYTACZAMI, BUDOWA I PRZEBUDOWA SIECI WODODCIĄGOWEJ WRAZ Z PRZYTACZAMI W ULICACH: NOCZNICKIEGO, FILUKA, ANTOSIEWICZA, I MAJA, CEGLANA, OFIAR GRUDNIA 1970R. W SZCZECINIE.	
Funkcja	IMIĘ I NAZWISKO	PODPIS	INWESTOR ZAKŁAD WODOCIĄGÓW I KANALIZACJI SP. Z O.O. UL. GOLISZA 10, 71–682 SZCZECIN	
 MALGORZATA SZALEWICZ UL. NIEMCEWICZA 24C/3 71–520 SZCZECIN TEL. 608 811 019		NAZWA RYSUNKU	RZUT PIWNICY NOCZNICKIEGO 41	SKALA 1:100
 EMBETA PRACOWNIA PROJEKTOWA		DATA	06–2013	NR RYS. 12.4