


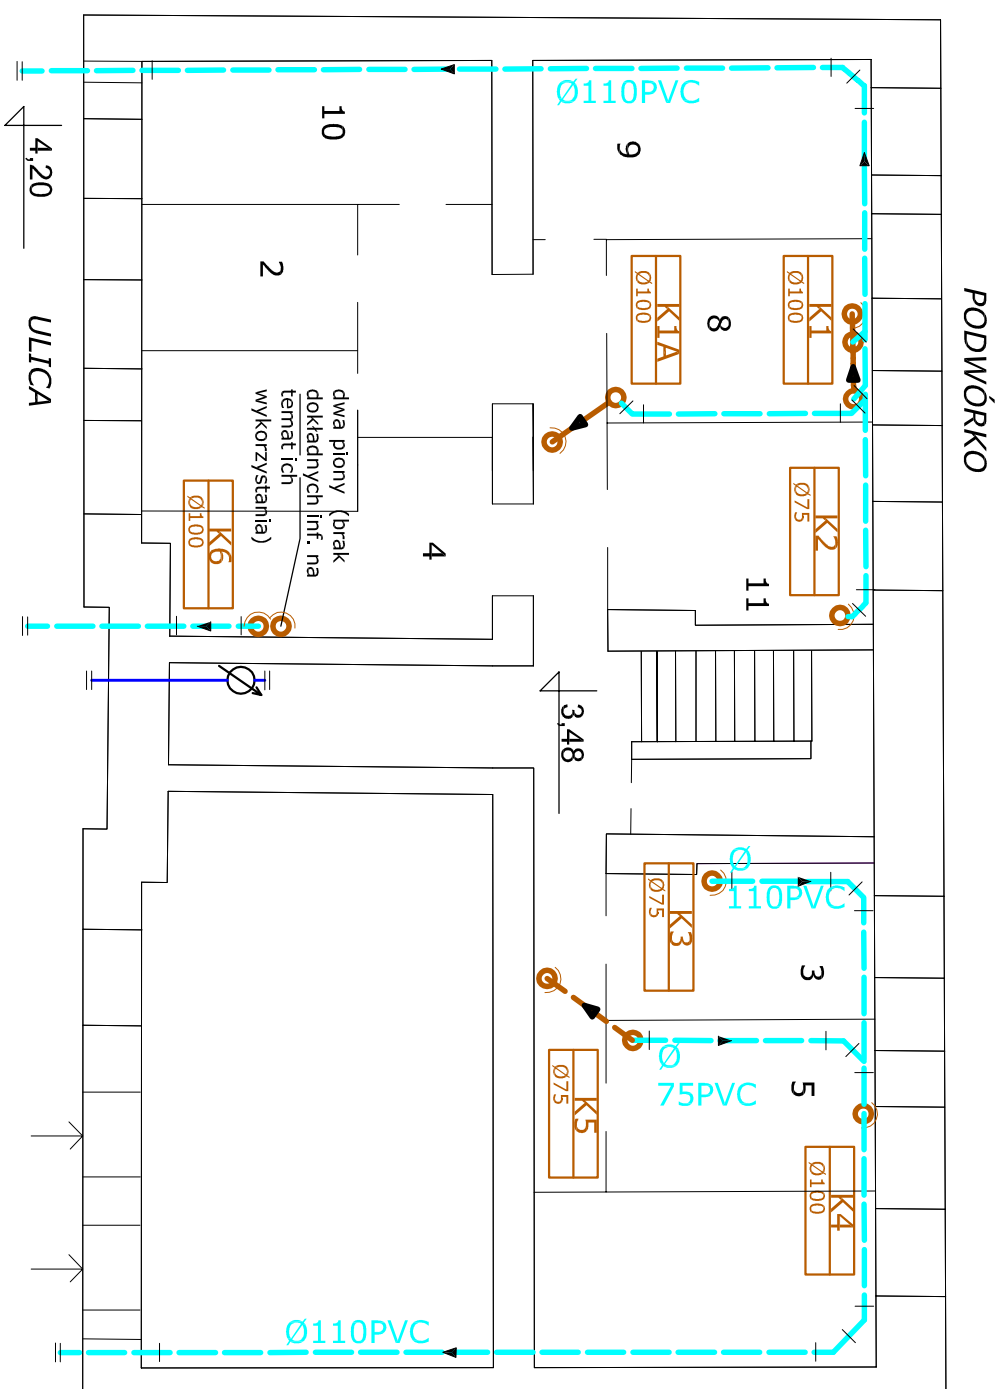

UWAGA:

- Projektowaną instalację ks prowadzić ze spadkiem 2 %
- Przewidzieć konstrukcje wsporcze istn. pionów ks

ISTN, INSTALACJA KS

PROJ. INSTALACJA KS

INSTALACJA WODY

Projektował	mgr inż. Młodgorzata Szalewicz uprawnienia projektowe nr 91/Sz/2002		FAZA PROJEKT BUDOWLANO – WYKONAWCZY		
Sprawdził	mgr inż. Aleksandra Kozłkiewicz uprawnienia projektowe ZAP/0095/P/005/09				
Funkcja	IMIĘ I NAZWISKO	PODPIS	INWESTOR ZAKŁAD WODOCIĄGÓW I KANALIZACJI SP. Z O.O. UL. GÓLSZA 10, 71-682 SZCZECIN		
			NAZWA RYSUNKU RZUT PIWNICY NOCZNICKIEGO 42		
			SKALA 1:100	DATA 06-2013	NR RYS. 12.5
MAŁGORZATA SZALEWICZ UL. NIEWCEWICZA 24C/3 71-520 SZCZECIN TEL. 608 811 019					