


FIRLIKA 49

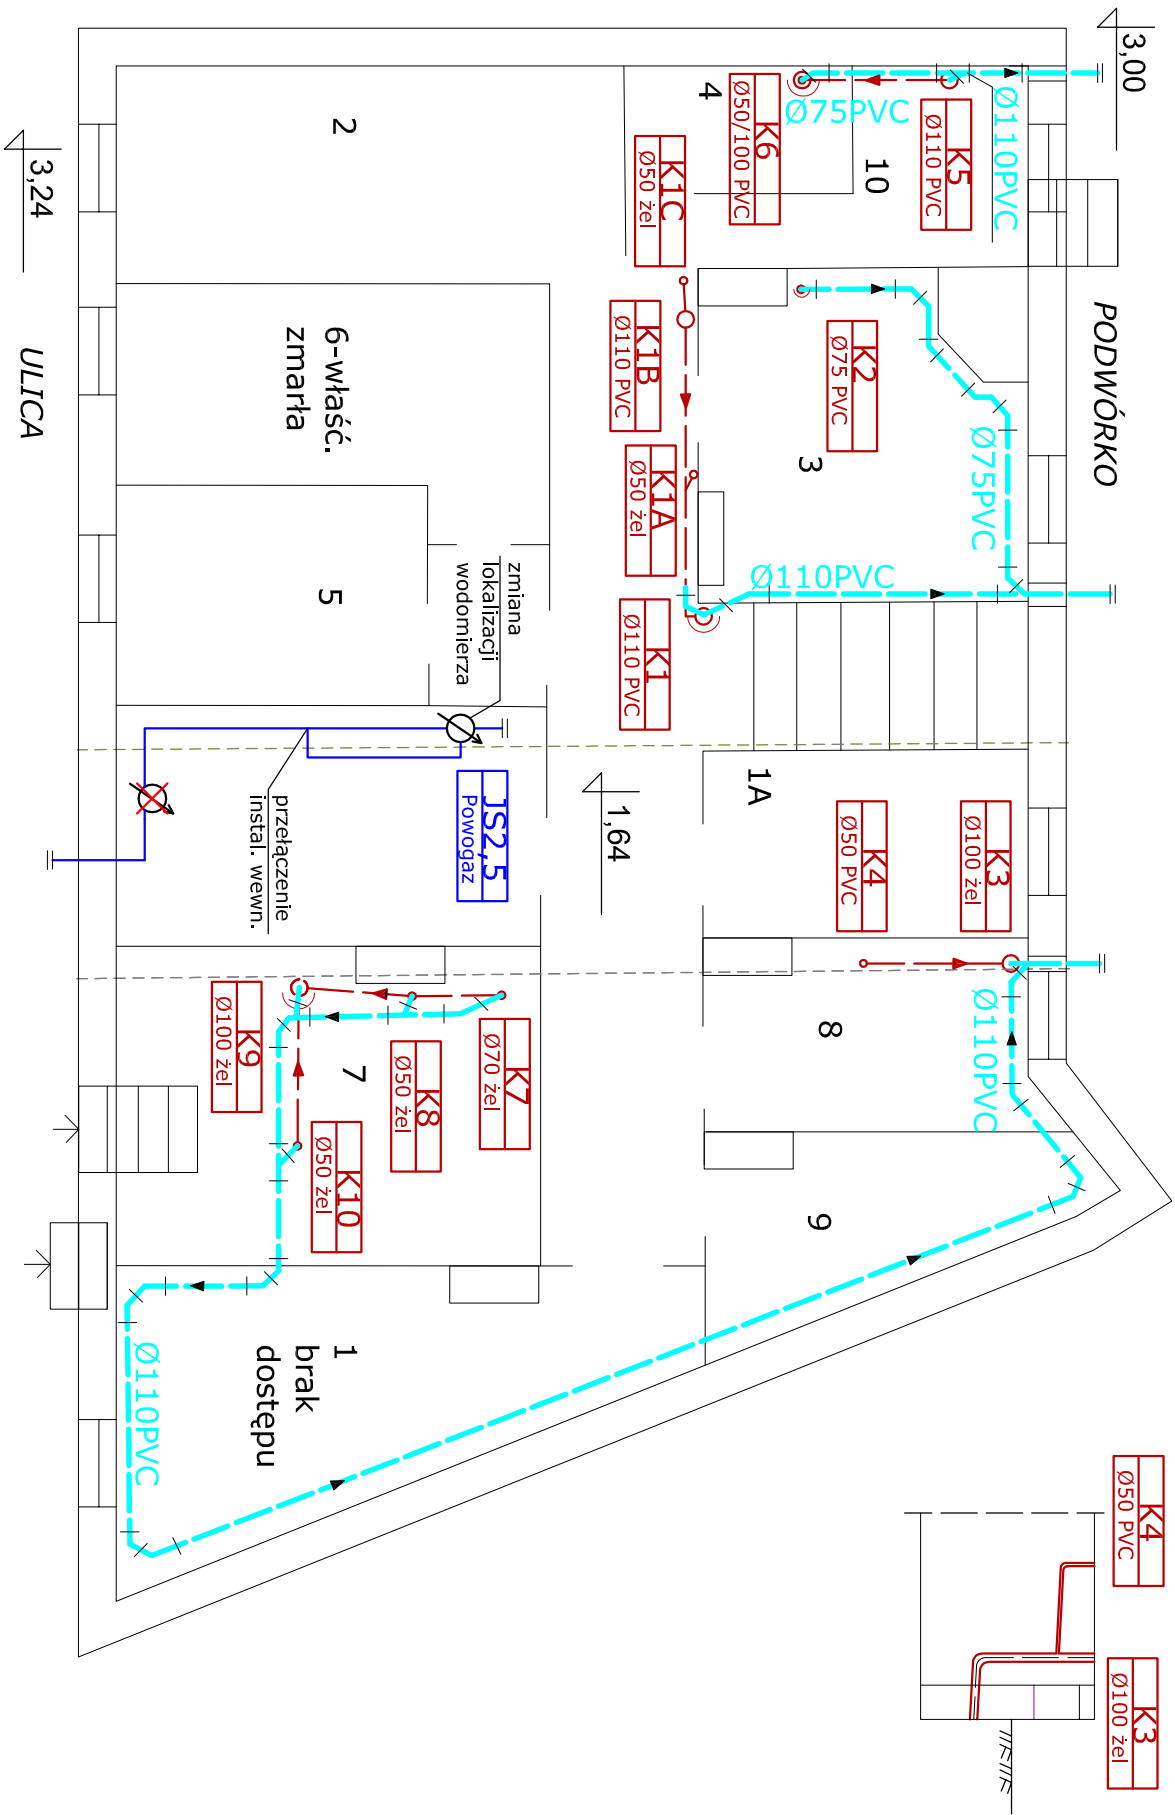

UWAGA:  
- Projektowaną instalację ks prowadzić ze spadkiem 2 %  
- Przewidzieć konstrukcje wsporcze istn. pionów ks

- ISTN. INSTALACJA KS
- PROJ. INSTALACJA KS
- INSTALACJA WODY

|                                                                                   |                 |                                                                                                                                                                                                                                     |                                                                                      |
|-----------------------------------------------------------------------------------|-----------------|-------------------------------------------------------------------------------------------------------------------------------------------------------------------------------------------------------------------------------------|--------------------------------------------------------------------------------------|
| Projektował mgr inż. Małgorzata Szalewicz uprawnienie projektowe nr 91/Sz/2002    |                 | FAZA PROJEKT BUDOWLANO – WYKONAWCZY                                                                                                                                                                                                 |                                                                                      |
| Sprawdził mgr inż. Aleksandra Kozłkiewicz uprawnienie projektowe ZAP/0095/P005/09 |                 | NAZWA PROJEKTU BUDOWA SIECI KANALIZACJI SANITARNEJ WRAZ Z PRZYTACZAMI, BUDOWA I PRZEBUDOWA SIECI WODOCIĄGOWEJ WRAZ Z PRZYTACZAMI W ULICACH: NOCZNIKIEGO, FIRLIKA, ANTOSIEWICZA, I MAJA, CEGLANA, OFIAR GRUDNIA 1970R. W SZCZECINIE. |                                                                                      |
| Funkcja                                                                           | IMIĘ I NAZWISKO | PODPIS                                                                                                                                                                                                                              | INWESTOR ZAKŁAD WODOCIĄGÓW I KANALIZACJI SP. Z O.O. UL. GOLIUSZA 10, 71–682 SZCZECIN |
| MAŁGORZATA SZALEWICZ UL. NIEMCEWICZA 24C/3 71–520 SZCZECIN TEL. 608 811 019       |                 | NAZWA RYSUNKU RZUT PIWNICY FIRLIKA 49                                                                                                                                                                                               |                                                                                      |
| SKALA 1:100                                                                       |                 | DATA 06–2013                                                                                                                                                                                                                        | NR RYS. 12.7                                                                         |