


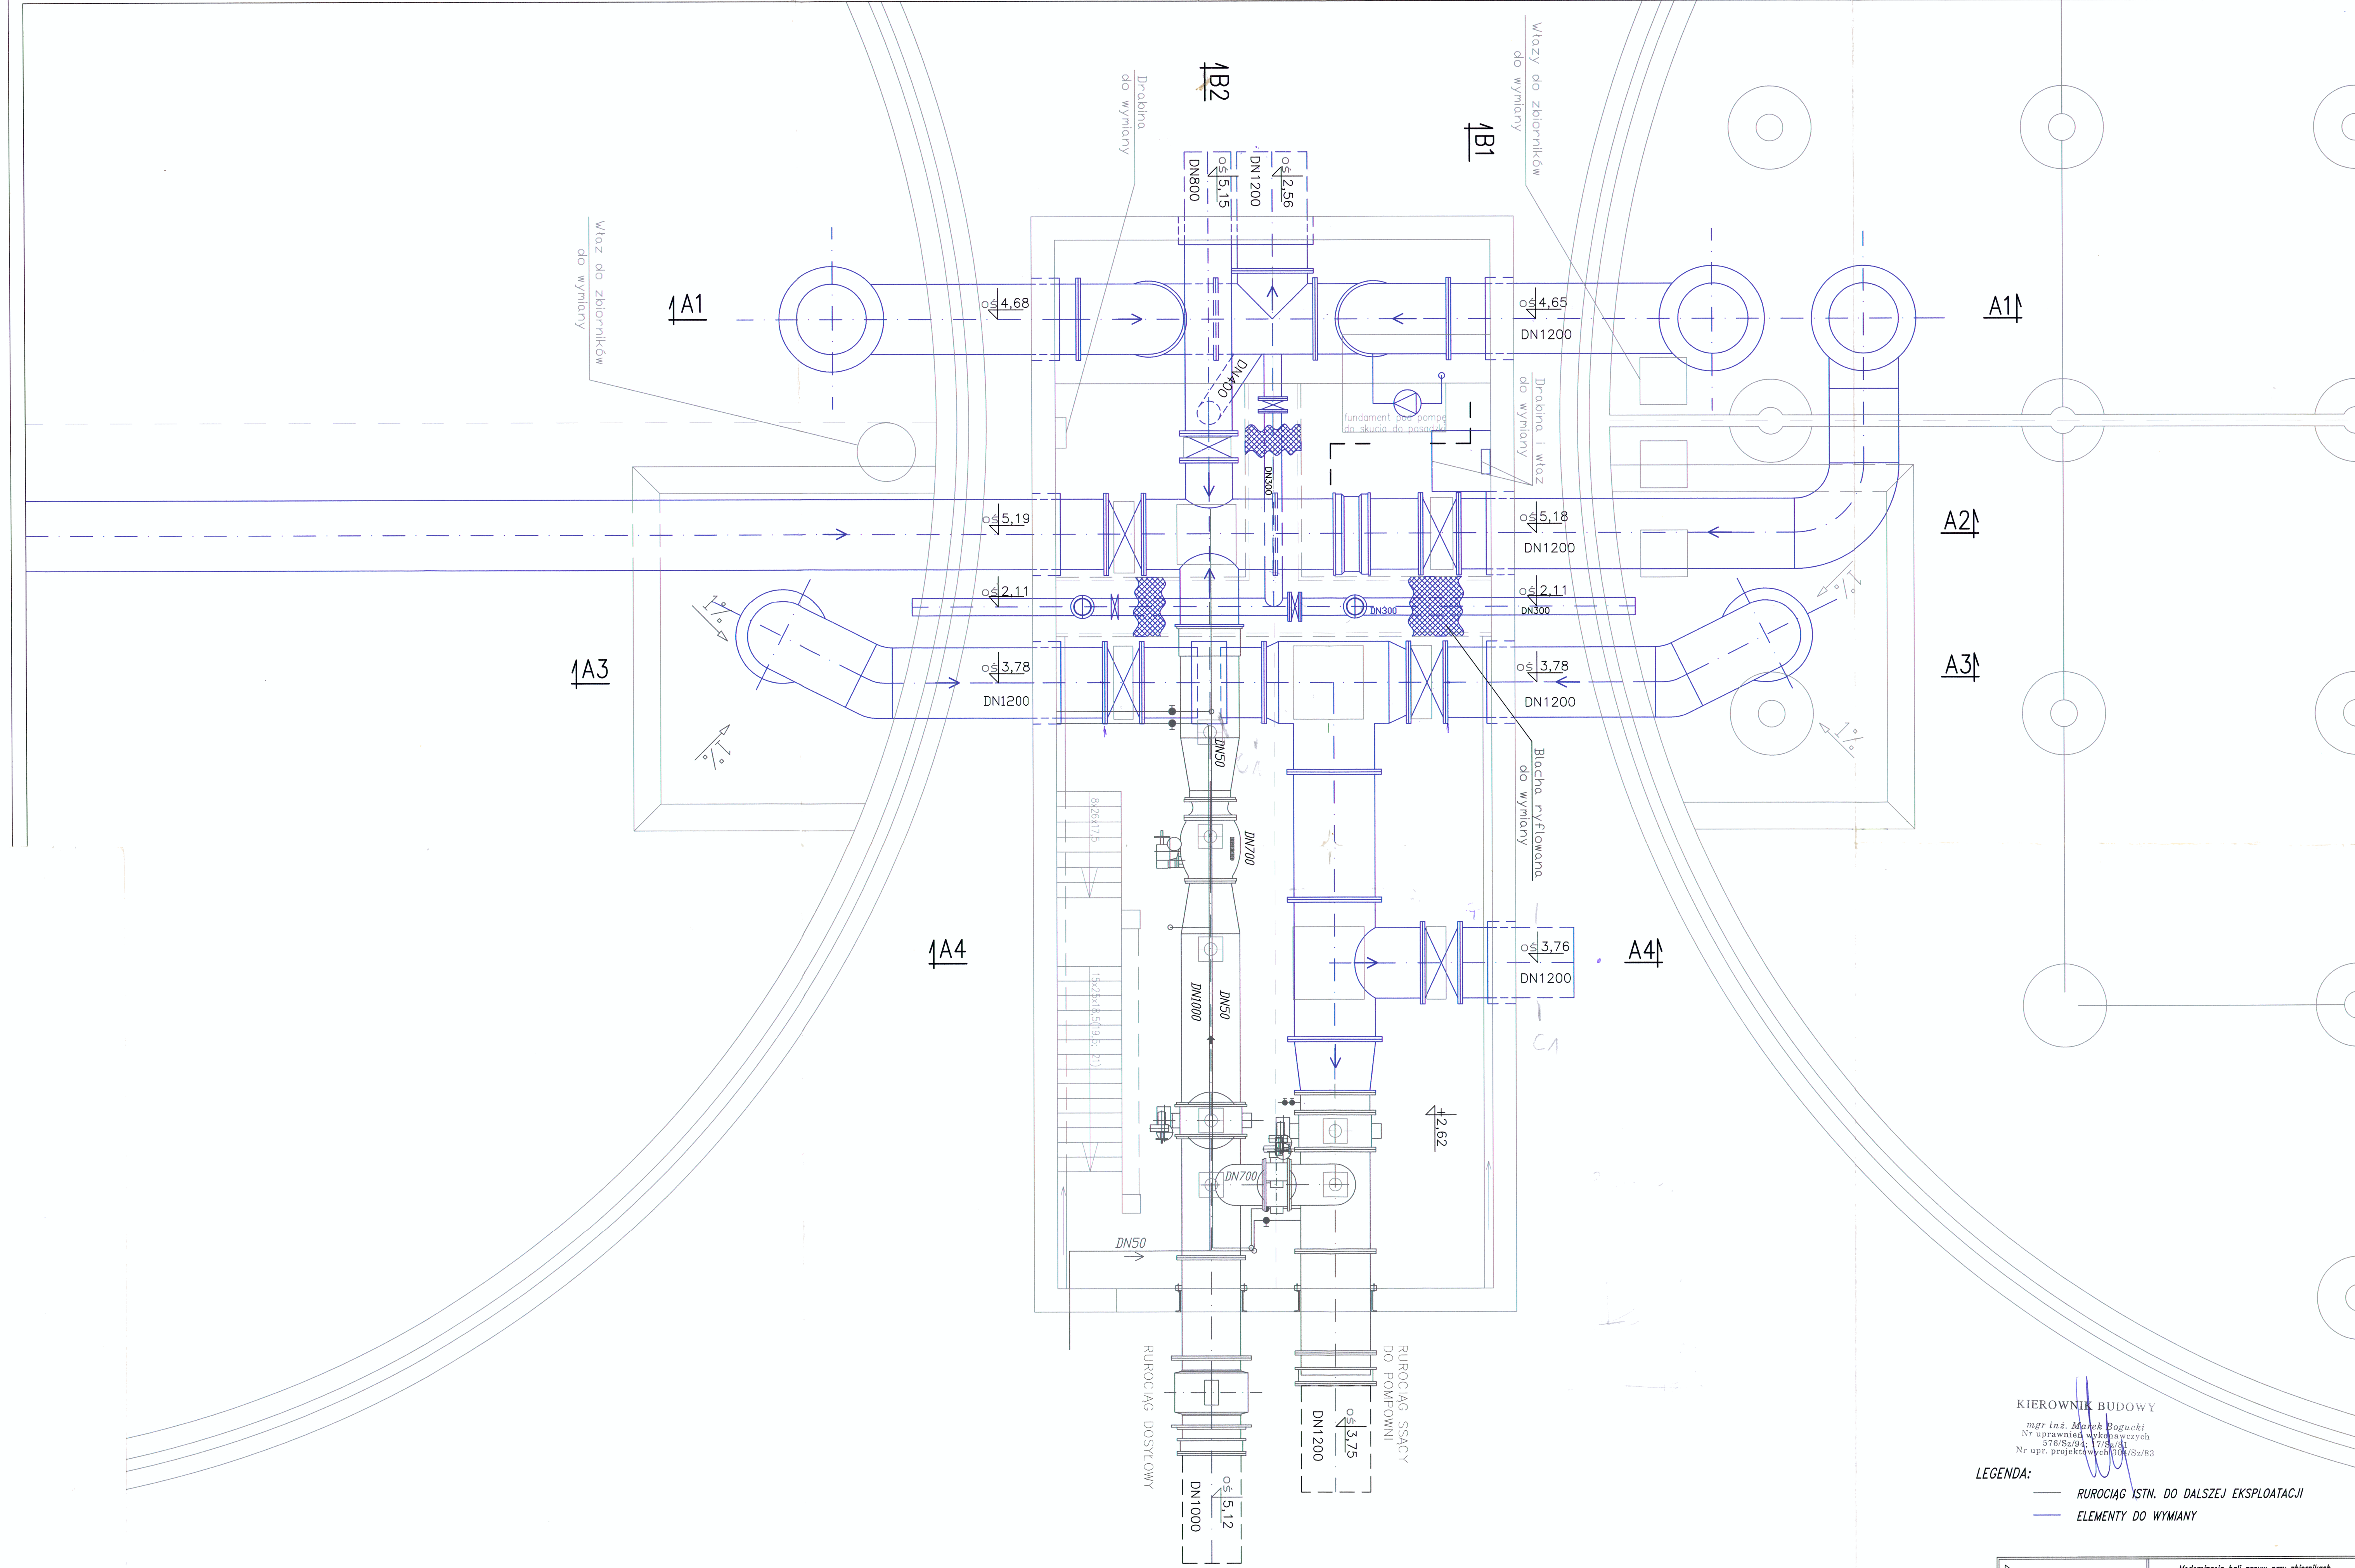

KIEROWNIK BUDOWY
mgr inż. Marek Bogucki
Nr uprawnień wykonawczych
576/Sz/94; 17/Sz/91
Nr upr. projektowych 306/Sz/83

LEGENDA:
— RUROCIĄG ISTN. DO DAJSZEJ EKSPLOATACJI
— ELEMENTY DO WYMIANY

BPBK s.a. Biuro Projektów Budowlanych Kadłubów ul. Wolności 11 82-300 Tel. 022 244-11 11, fax 022 244-11 11, e-mail: bpbk@poczta.onet.pl		Modernizacja hali zassw przy zbiornikach wody czystej ZPW "Pomorzany" RUROCIĄGI DO LIKWIDACJI RZUT PIWNICY	
Stadium opracowania: Projekt Budowlany – Wykonawczy		Rys. 2.1	
Data: 01.2004		Skala: 1:50	
Nr zlec. 9388		Nr arch.	
Projektant: mgr inż. Wojciech Piotrowski		upr. Nr 393/00/89	
Opracował: mgr inż. Emilia Anusiewicz			
Sprawdzający: mgr inż. Regina Jarmolowicz		upr. Nr 106/86/6	