


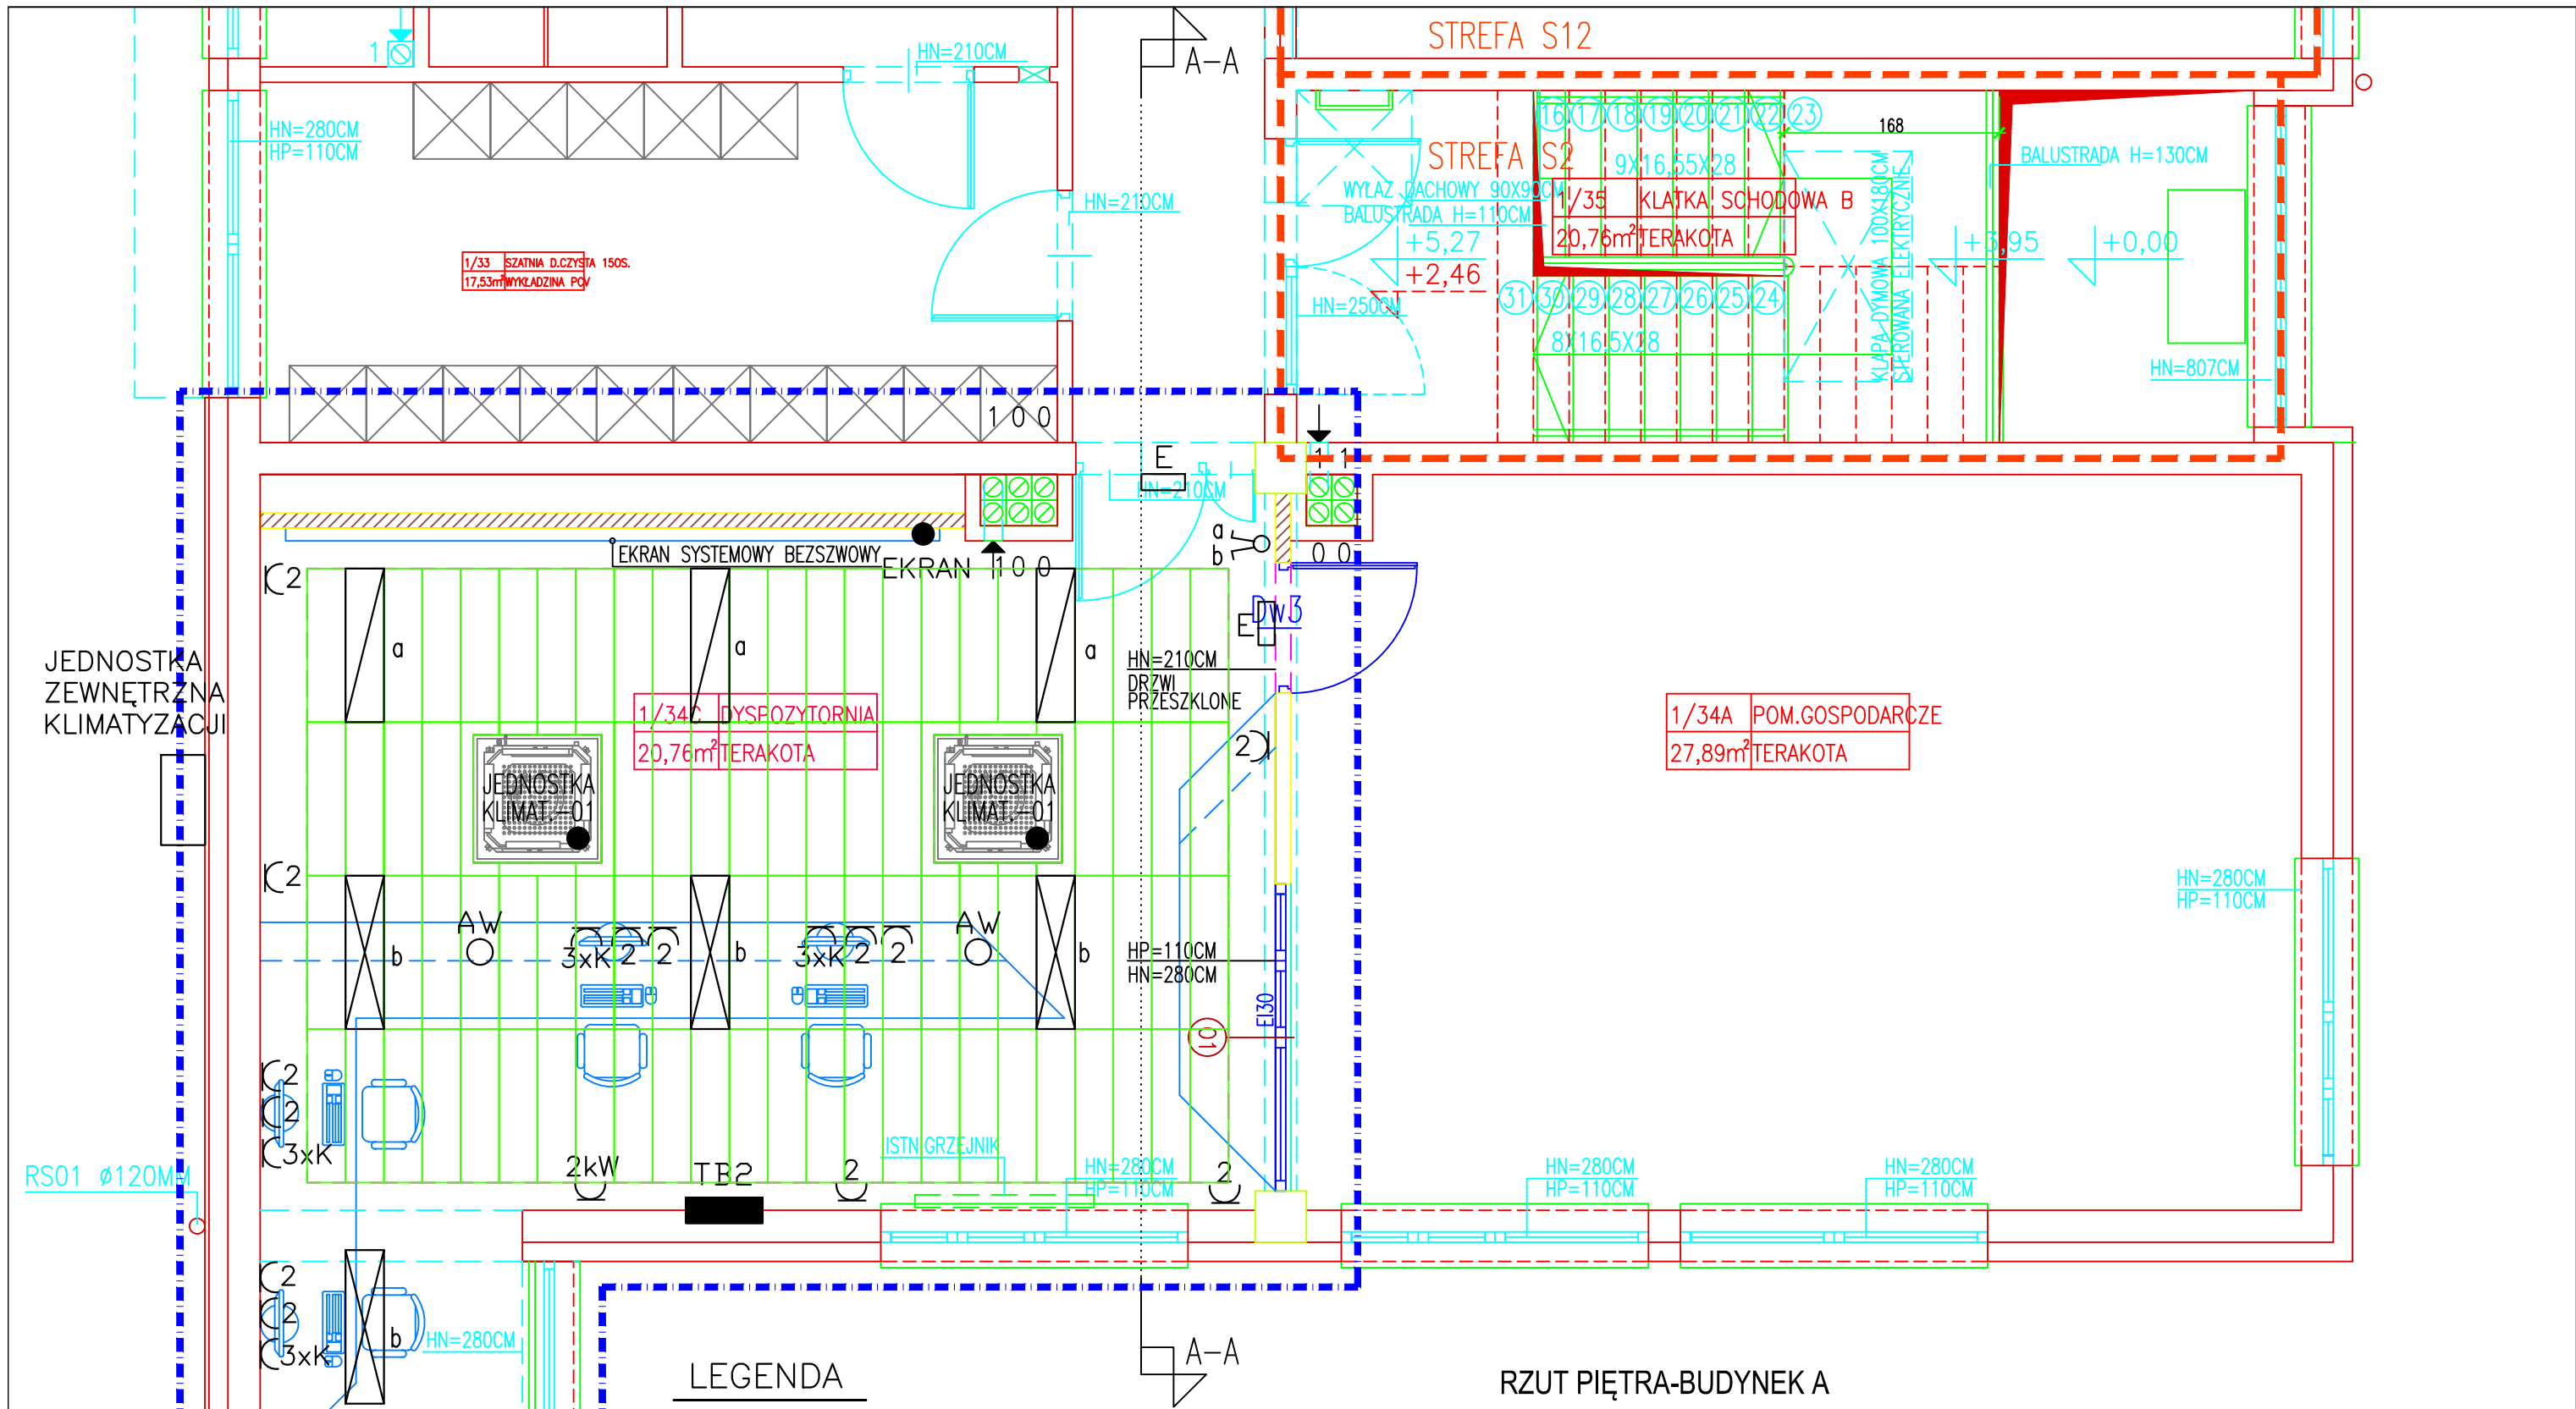

JEDNOSTKA
ZEWNĘTRZNA
KLIMATYZACJI

RS01 Ø120MM

LEGENDA

- ⌋2 proj. gniazdo wtykowe 2x2x16A/Z
⌋3xK proj. gniazdo komputerowe
⌋ proj. przełącznik świecznikowy
E proj. oprawa ewakuacyjna z piktogramem
AW○ proj. oprawa awaryjna 3x1W
⌋X oprawa jarzeniowa z rastrem parabolicznym 2x55W
⌋Y oprawa jarzeniowa z rastrem parabolicznym 2x36W

RZUT PIĘTRA-BUDYNEK A

ROBOTY BUDOWLANE POLEGAJĄCE NA PRZEBUDOWIE FRAGMENTU BUDYNKU WARSZTATOWO-BIUROWEGO ZWIĄZANEJ Z WYDZIELENIEM DYSPOZYTORNI WRAZ Z ZAPLECZEM PROJEKT BUDOWLANY		OBIEKT/ADRES: ZAKŁAD WODOCIĄGÓW I KANALIZACJI SP. Z O.O. 71-682 SZCZECIN UL.GOLISZA 10, DZ.NR 1/5, 8/16, 8/8	
JEDNOSTKA PROJEKTOWA: ATELIER XXI 70-535 SZCZECIN UL. OSIEK 1/4 T/F 48914643763 M 695 426810 E atelier_xxi@wp.pl		INWESTOR: ZAKŁAD WODOCIĄGÓW I KANALIZACJI SP. Z O.O. 71-682 SZCZECIN UL. GOLISZA 10	
PROJEKTANT Jan Kublicki upr. proj. 48/SZ/76		RYSUNEK: RZUT PIĘTRA – BUDYNEK A – INSTALACJE ELEKTRYCZNE	
SPRAWDZAJĄCY mgr inż. Marek Kublicki upr. proj. ZAP/0123/P00E/13		FAZA: P.B.	BRANŻA: ELEKTRYCZNA
		SKALA: 1:50	MIEJSCE/DATA: Szczecin, 09.2015
		NR RYS.: PB/E/03	