


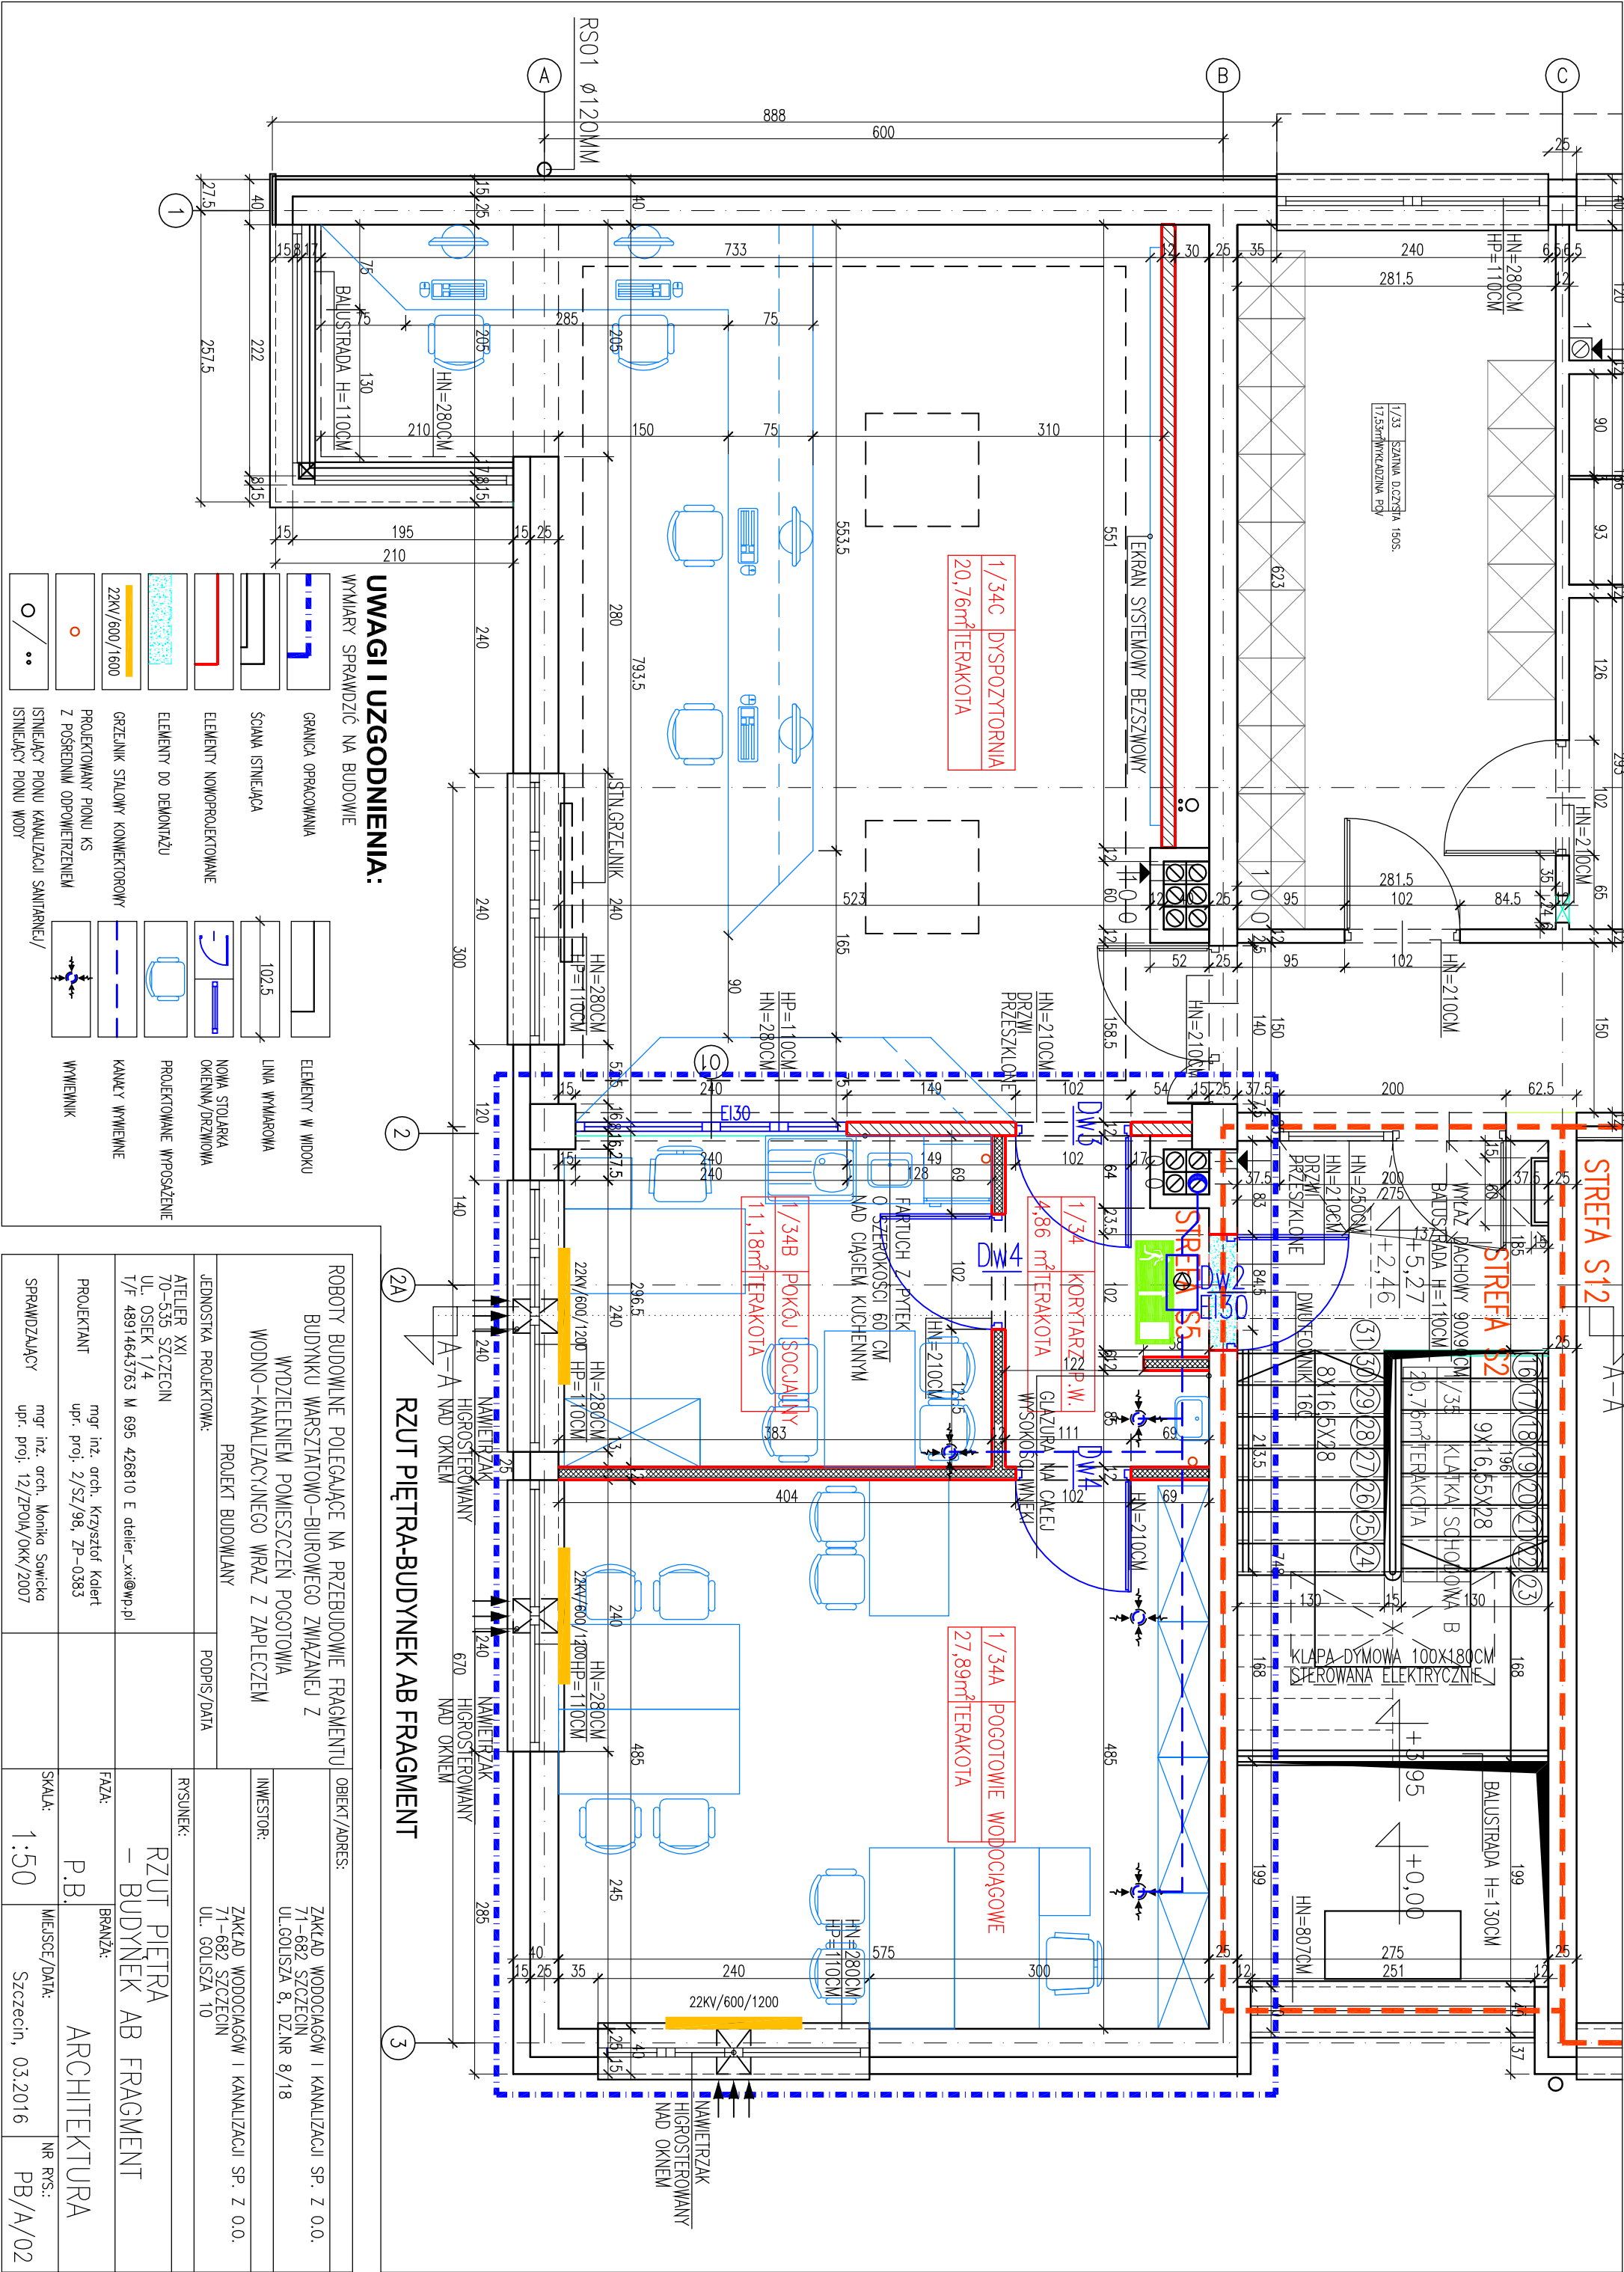

UWAGI I UZGODNIENIA:
WYMIARY SPRAWDZIĆ NA BUDOWIE

	GRANICA OPACOWANA
	ŚCIANA ISTNIEJĄCA
	ELEMENTY NOWOPROJEKTOWANE
	ELEMENTY DO DEMONTAŻU
	GRZEJNIK STAŁY KONIEKTOROWY
	PROJEKTOWANY PIONU KS Z POSREDNIAM ODPOWIEDZIENIEM
	ISTNIEJĄCY PIONU KANALIZACJI SANITARNEJ/ISTNIEJĄCY PIONU WODY

RZUT PIĘTRA-BUDYNEK AB FRAGMENT

ROBOTY BUDOWLANE POLEGAJĄCE NA PRZEBUDOWIE FRAGMENTU BUDYNKU WARSZTATOWO-BIUROWEGO ZWIĄZANEJ Z WYDZIelenIEM POMIESZCZEŃ POGOTOWIA WODNO-KANALIZACYJNEGO WRAZ Z ZAPECZEM		OBIEKT/ADRES:	
PROJEKT BUDOWLANY		ZAKŁAD WODOCIĄGÓW I KANALIZACJI SP. Z O.O. UL. GOLISZA 8, DZ.NR 8/18	
JEDNOSTKA PROJEKTOWA:		INWESTOR:	
ATELIER XXI 70-535 SZCZECIN UL. OSIEK 1/4 T/F 48914643763 M 695 426810 E atelier_xxi@wp.pl		ZAKŁAD WODOCIĄGÓW I KANALIZACJI SP. Z O.O. 71-682 SZCZECIN UL. GOLISZA 10	
PROJEKTANT mgr inż. arch. Krzysztof Kołert upr. proj. 2/SZ/98, ZP-0383		RYSUNEK: RZUT PIĘTRA - BUDYNEK AB FRAGMENT	
SPRAWDZAJĄCY mgr inż. arch. Monika Sowińska upr. proj. 12/ZP04/OKK/2007		BRANŻA: ARCHITEKTURA	
SKALA: 1:50		MIEJSCE/DATA: Szczecin, 03.2016	
NR R/S: PB/A/02			