

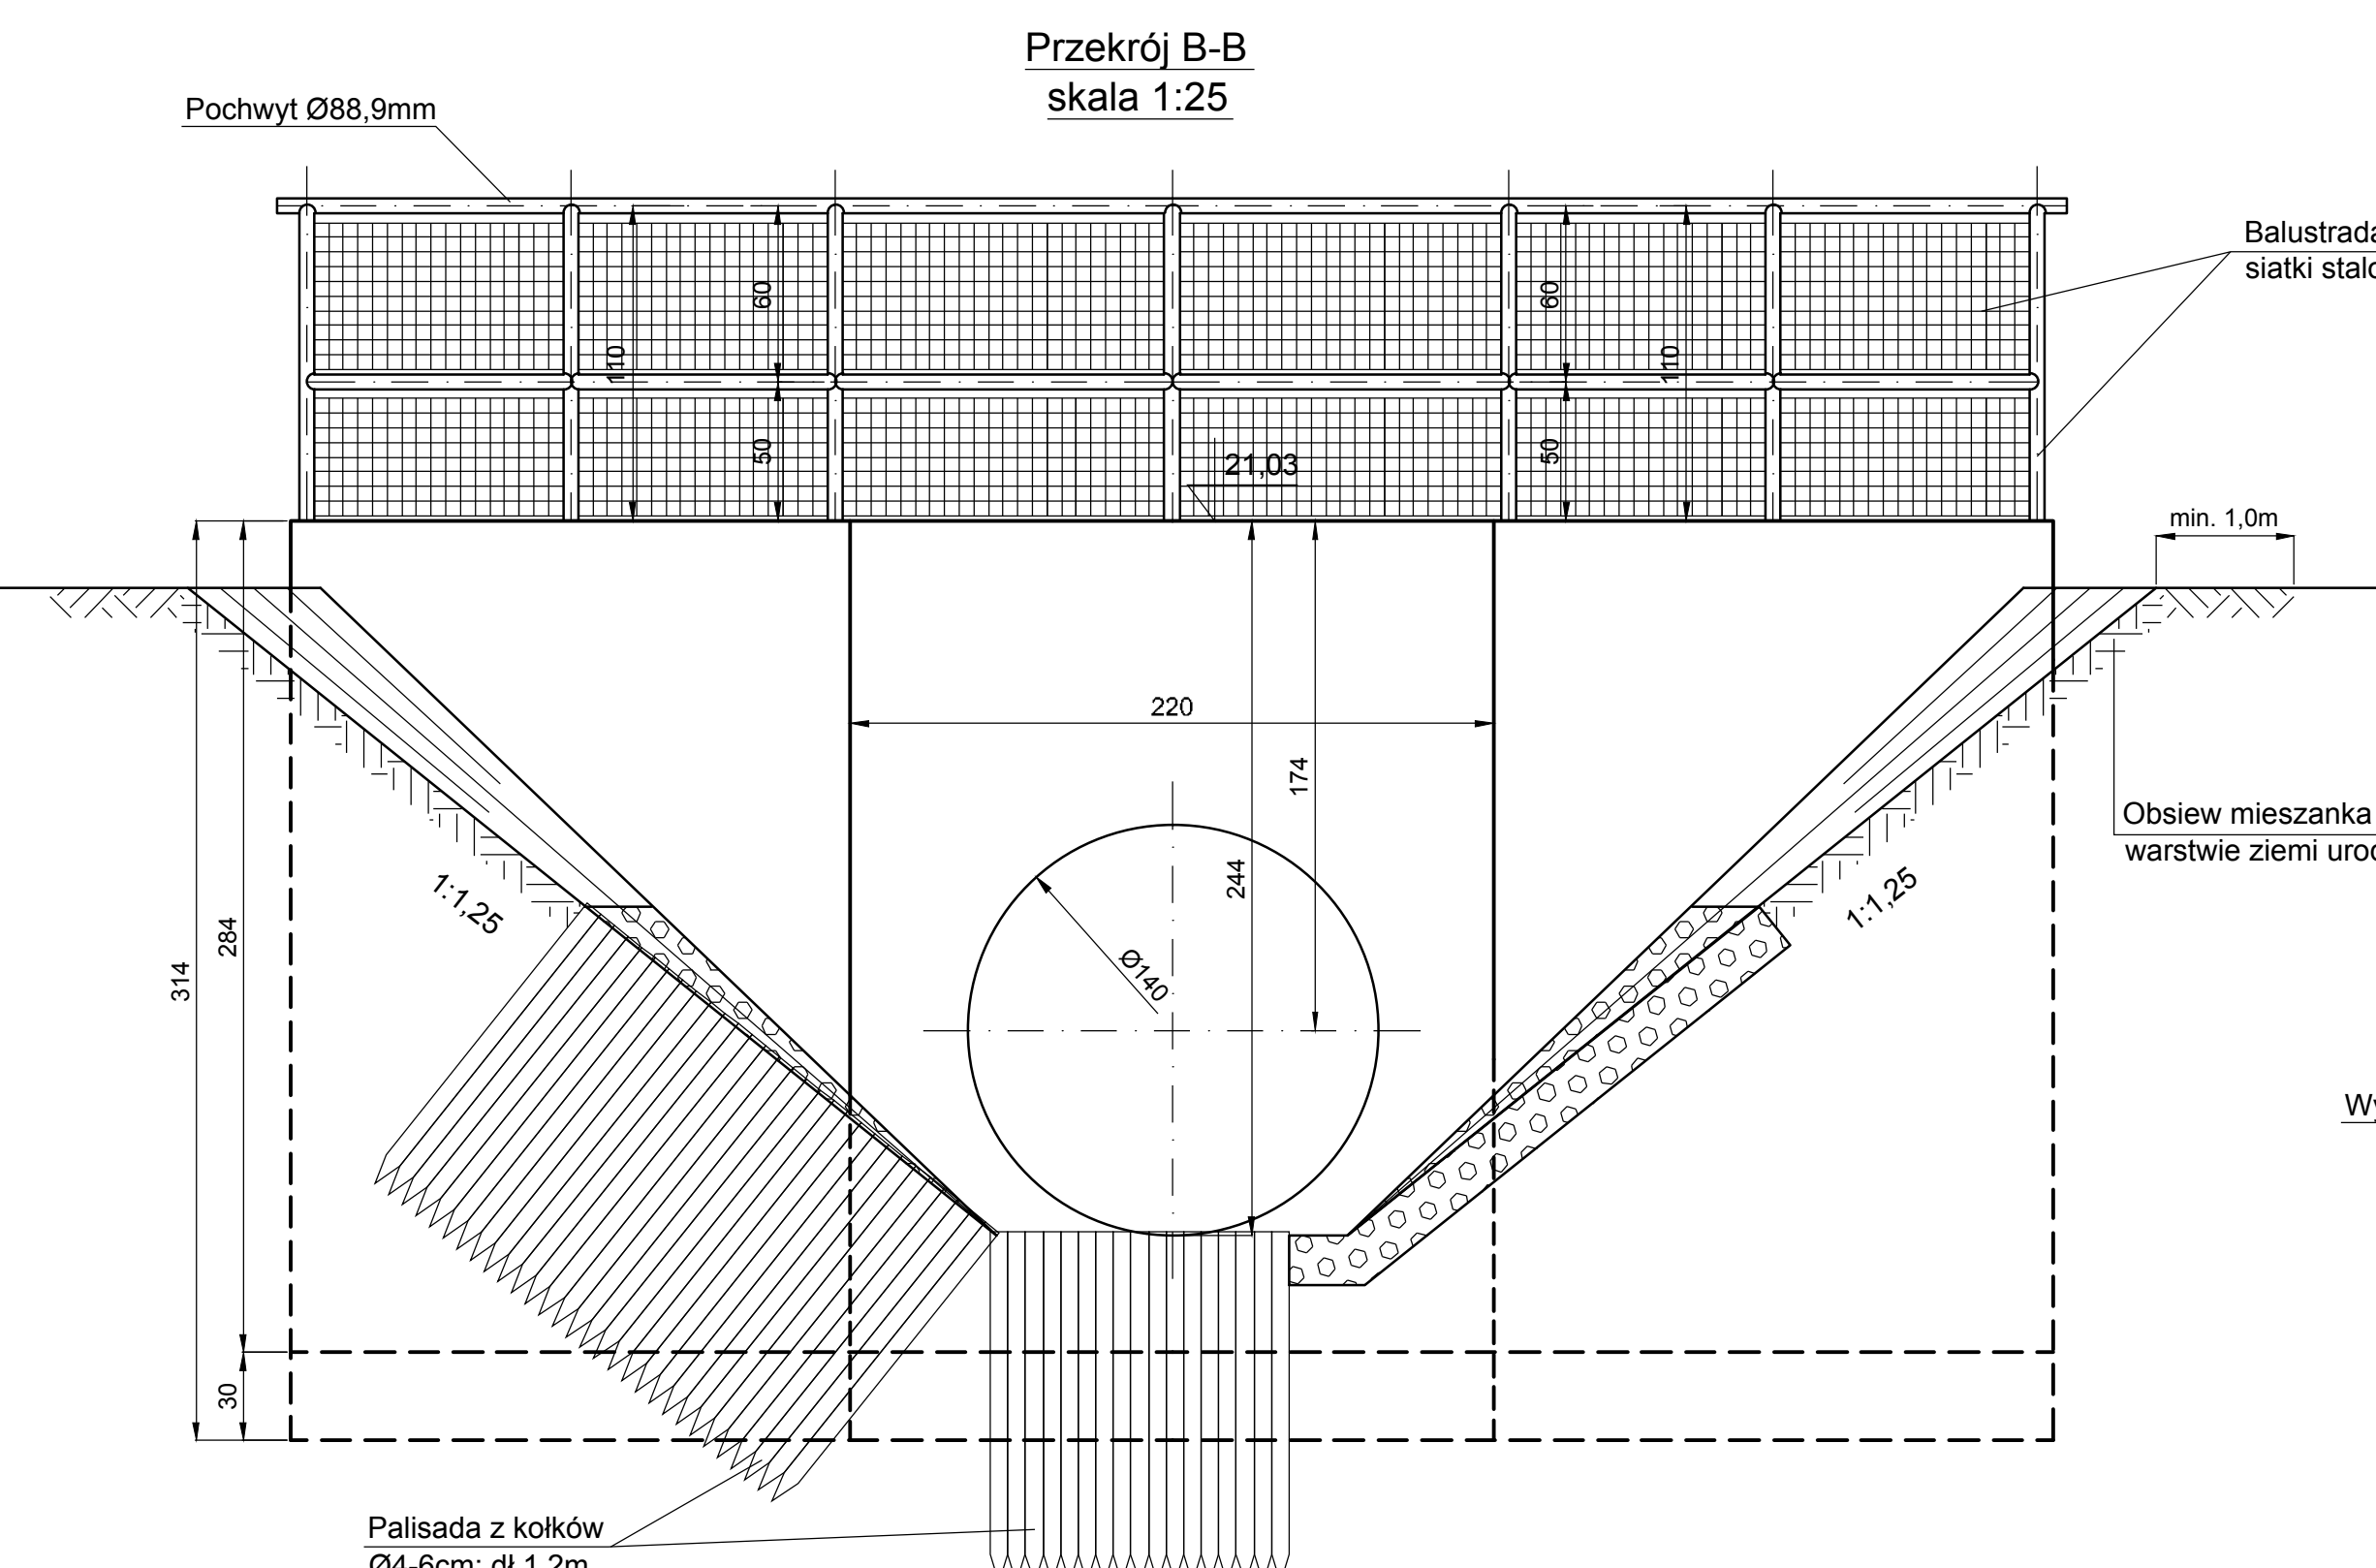
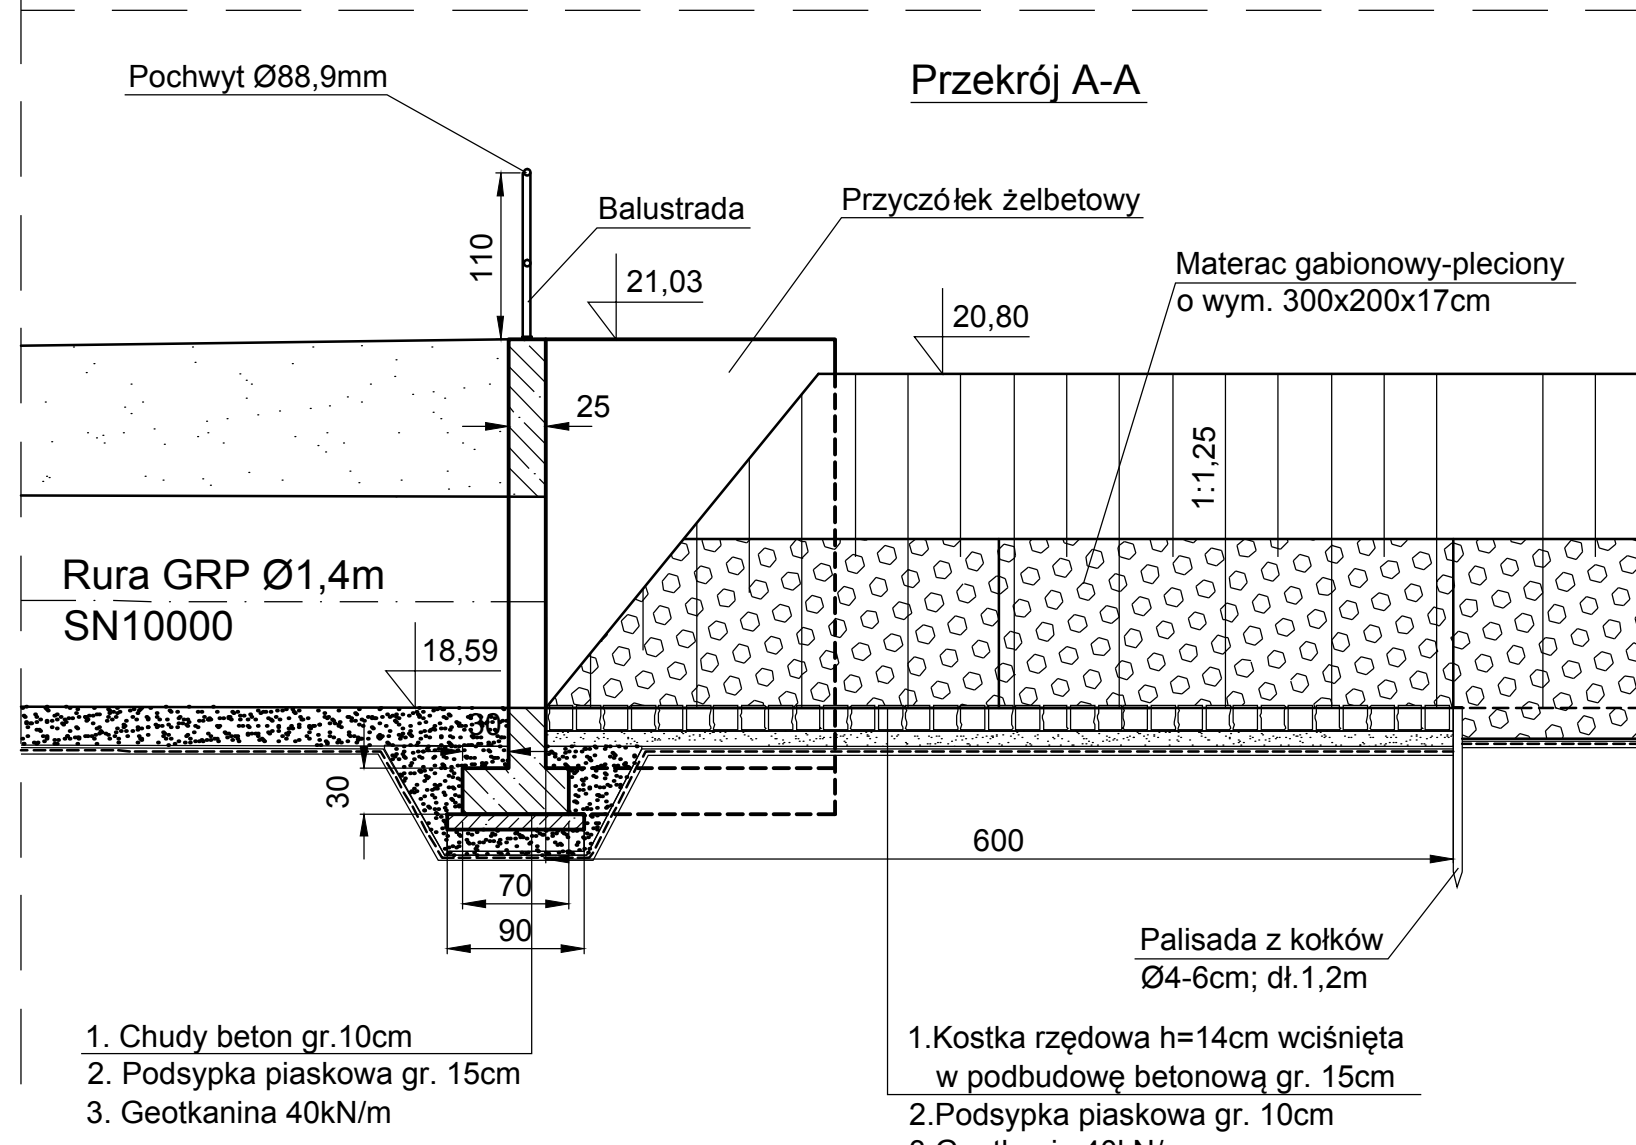



Widok z góry

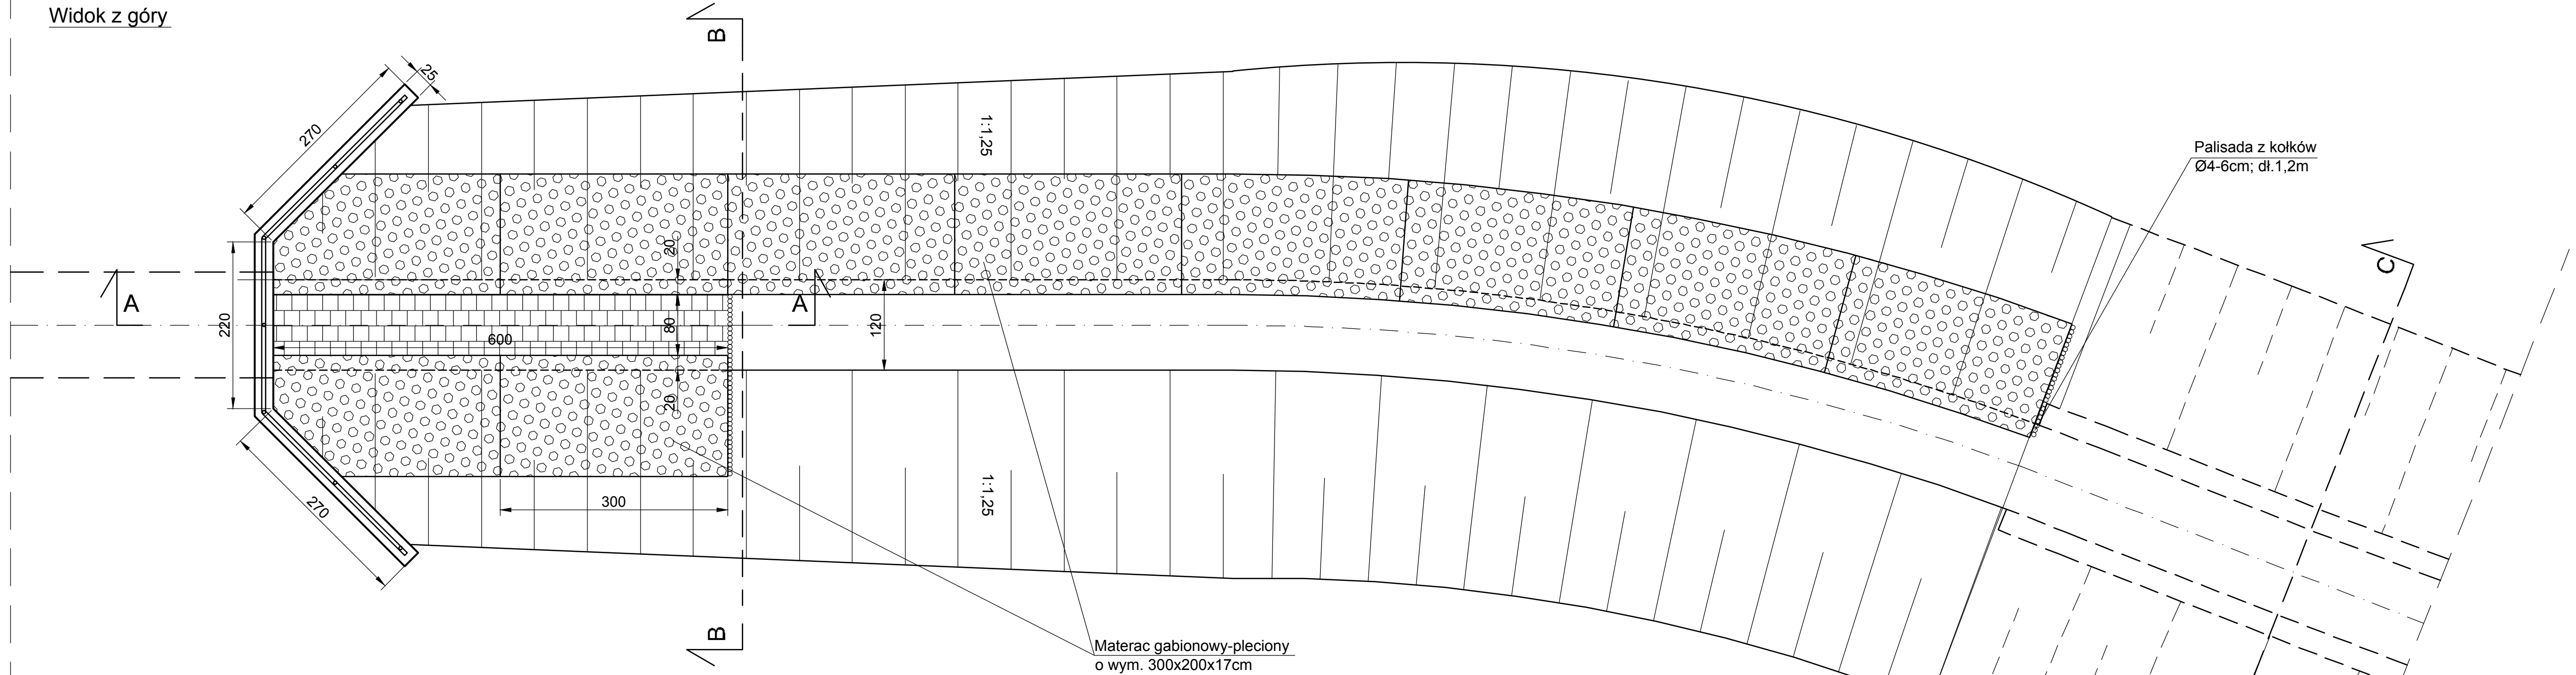

Schemat umocnienia skarp
skala 1:25

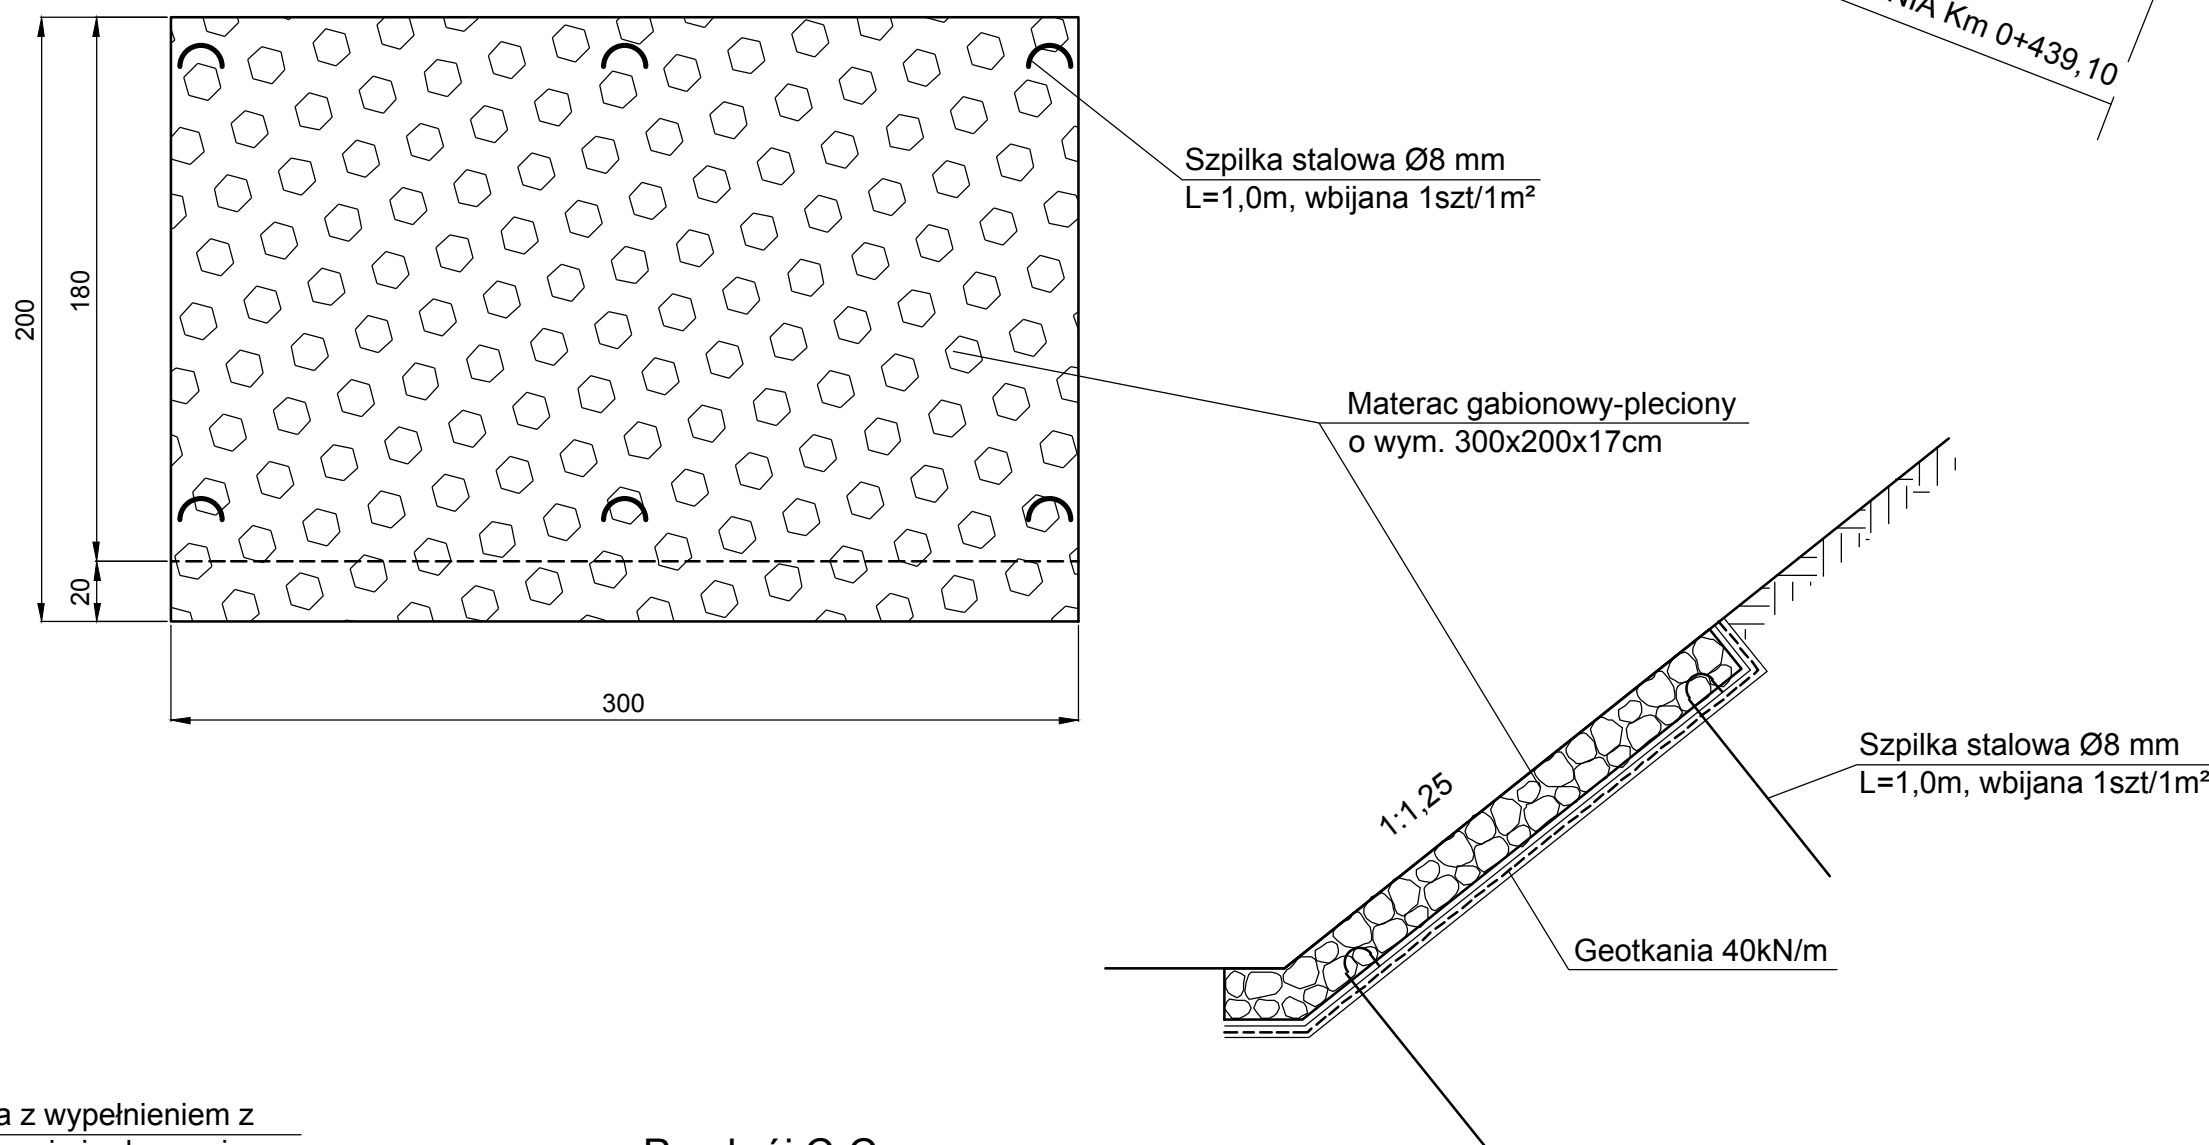

Przekrój C-C
skala 1:25

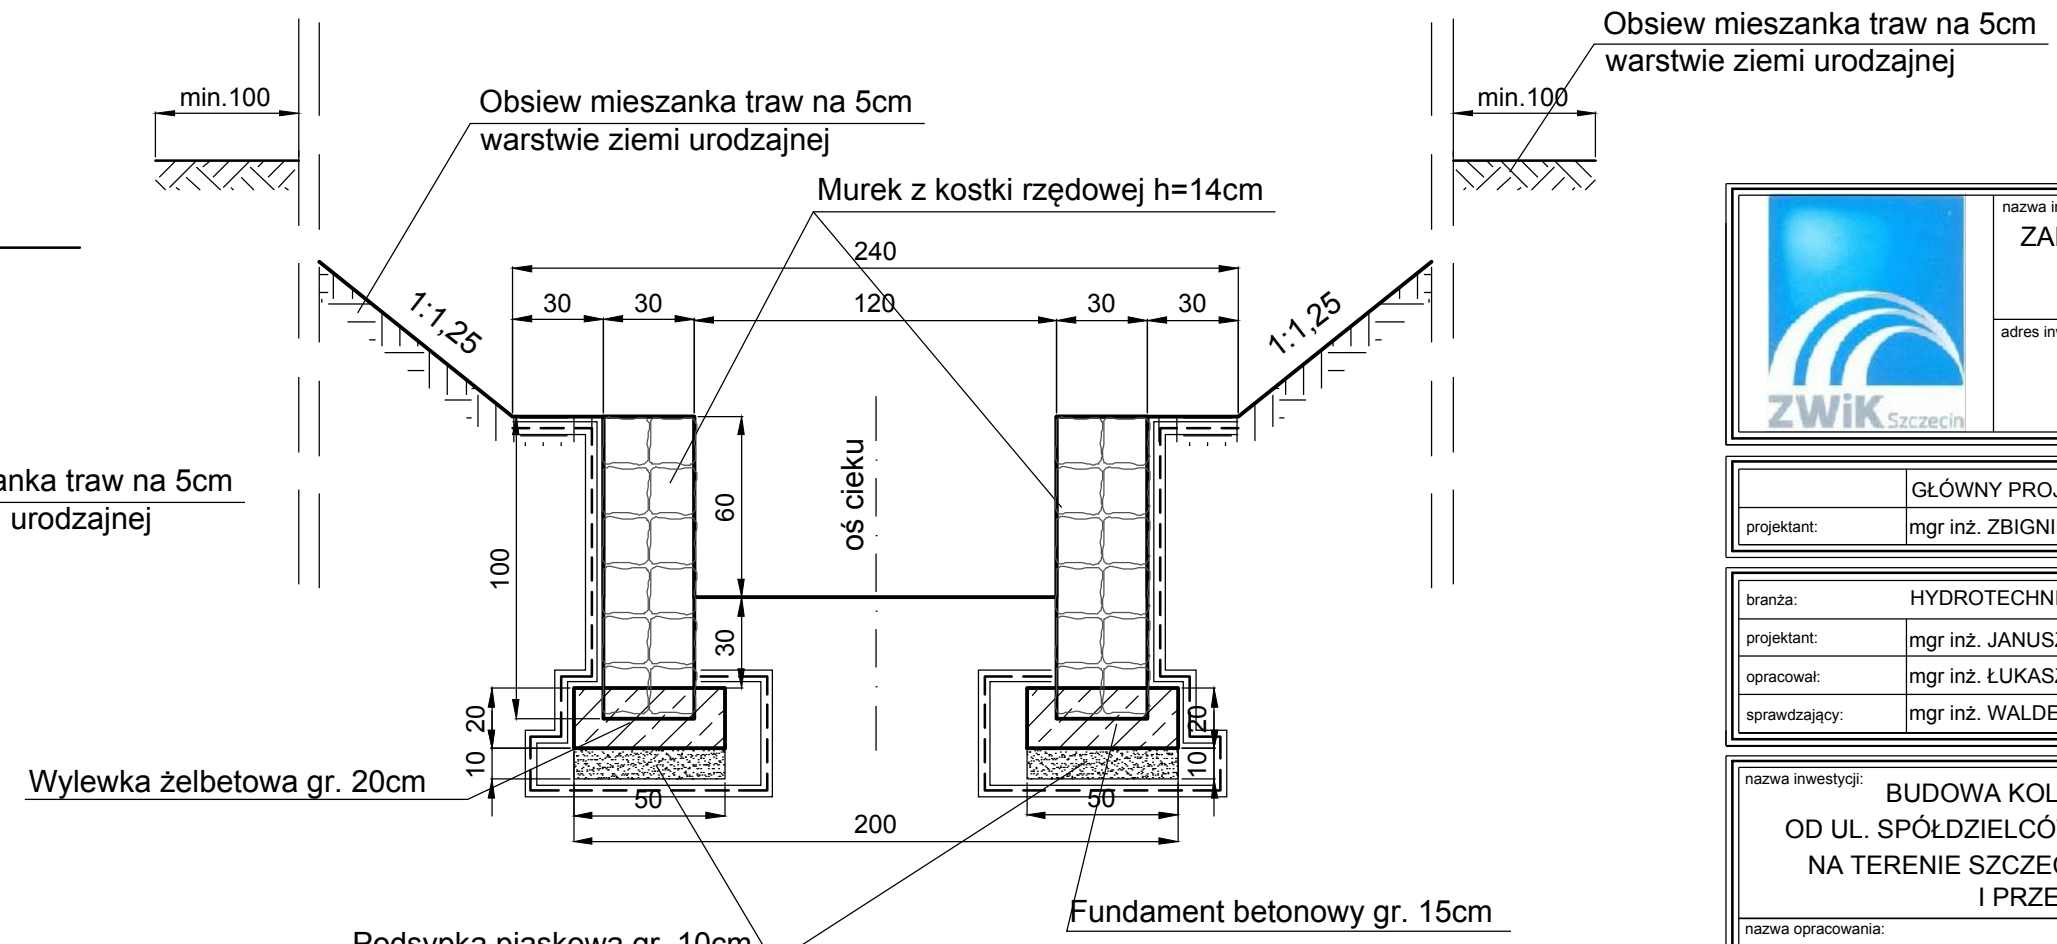

		nazwa inwestora: ZAKŁAD WODOCIEGÓW I KANALIZACJI SPÓŁKA Z O.O. 71-682 SZCZECIN, UL. GOLISZA 10 adres inwestycji: GMINA DOBRA - MIERZYN MIASTO SZCZECIN	
GŁÓWNY PROJEKTANT			
projektant:	mgr inż. ZBIGNIEW WOŹNIAK - specjalność: instal. - inż.	282/Sz/83	
branża: HYDROTECHNIKA			
projektant:	mgr inż. JANUSZ MYŚLEWSKI - specjalność: konstrukcyjna bud.	ZAP.0014/PDOK.09	
opracował:	mgr inż. ŁUKASZ KALINOWSKI		
sprawdzał:	mgr inż. WALDEMAR BURY - specjalność: konstr. - inż.	227/Sz/86	
nazwa inwestycji:		BUDOWA KOLEKTORA DESZCZOWEGO Ø1,40m NA ODCINKU OD UL. SPÓŁDZIELCÓW W MIERZYNIE DO PRZEPUSTU NA CIEKU WIERZBAK NA TERENIE SZCZECINA WRAZ Z PODŁĄCZENIEM KANAŁÓW BOCZNYCH I PRZEBUDOWĄ KOLIDUJĄCEGO UZBROJENIA	
nazwa opracowania:		TOM I - KANALIZACJA DESZCZOWA	
nazwa rysunku:		WYLOT WL1 - RYSUNEK TECH. - KONSTR.	
Biuro Projektów "INBUD" s.c. ul. Dąbrowskiego 1a 70-100 Szczecin tel./fax +48 (091) 485 33 95		numer rysunku: P-878/2017 - P-603/2011 stadium oprac.: PROJEKT WYKONAWCZY data oprac.: PAŹDZIERNIK 2017r.	numer arkusza: 1:50 5