

Nr rej. *II-4M/44889/17*

Zakład Wodociągów i Kanalizacji Spółka z o.o.
w Szczecinie Dział Techniczny uzgadnia niniejszy
projekt budowlany-wykonawczy (konceptję programową)
w zakresie przyłączenia instalacji wod.-kan. z siecią
miejską pod warunkiem uwzględnienia w nim
powyższych uwag.

Dział Techniczny
Starszy Specjalista
Dział Techniczny
(Uzgadniający)
mgr inż. Jolita Gabryluk
Szczecin, dnia *06.11.2017r.*

Kierownik
Działu Technicznego
mgr inż. Jolanta Pomyślik
(Kierownik Działu)

Uwagi:

*Uzgodniono przebieg sieci wodoc. z przyłączeniem
zobacz proj. przebudowy*

OZNACZENIA:

PROJ. WODOCIĄG ROZBIORCZY

PROJ. PRZYŁĄCZE WODOCIĄGOWE

PROJ. ZASUWA / HYDRANT P-POŻ. NADZIEMNY

PROJ. HYDRANT EKSPLOATACYJNY PODZIEMNY

ISTN. SIEĆ WODOCIĄGOWA

ISTN. SIEĆ WODOCIĄGOWA DO LIKWIDACJI

LOKALIZACJA I NUMER OTWORU GEOLOGICZNEGO

Ø200mm

Ø63mm

HP1

He1


ISTN. SIEĆ WODOCIĄGOWA

ISTN. SIEĆ WODOCIĄGOWA DO LIKWIDACJI

LOKALIZACJA I NUMER OTWORU GEOLOGICZNEGO

1

tn. żeliwny wodociąg Ø250mm
zainwentaryzowany na wtórniku
wg zasobów ZWIK/

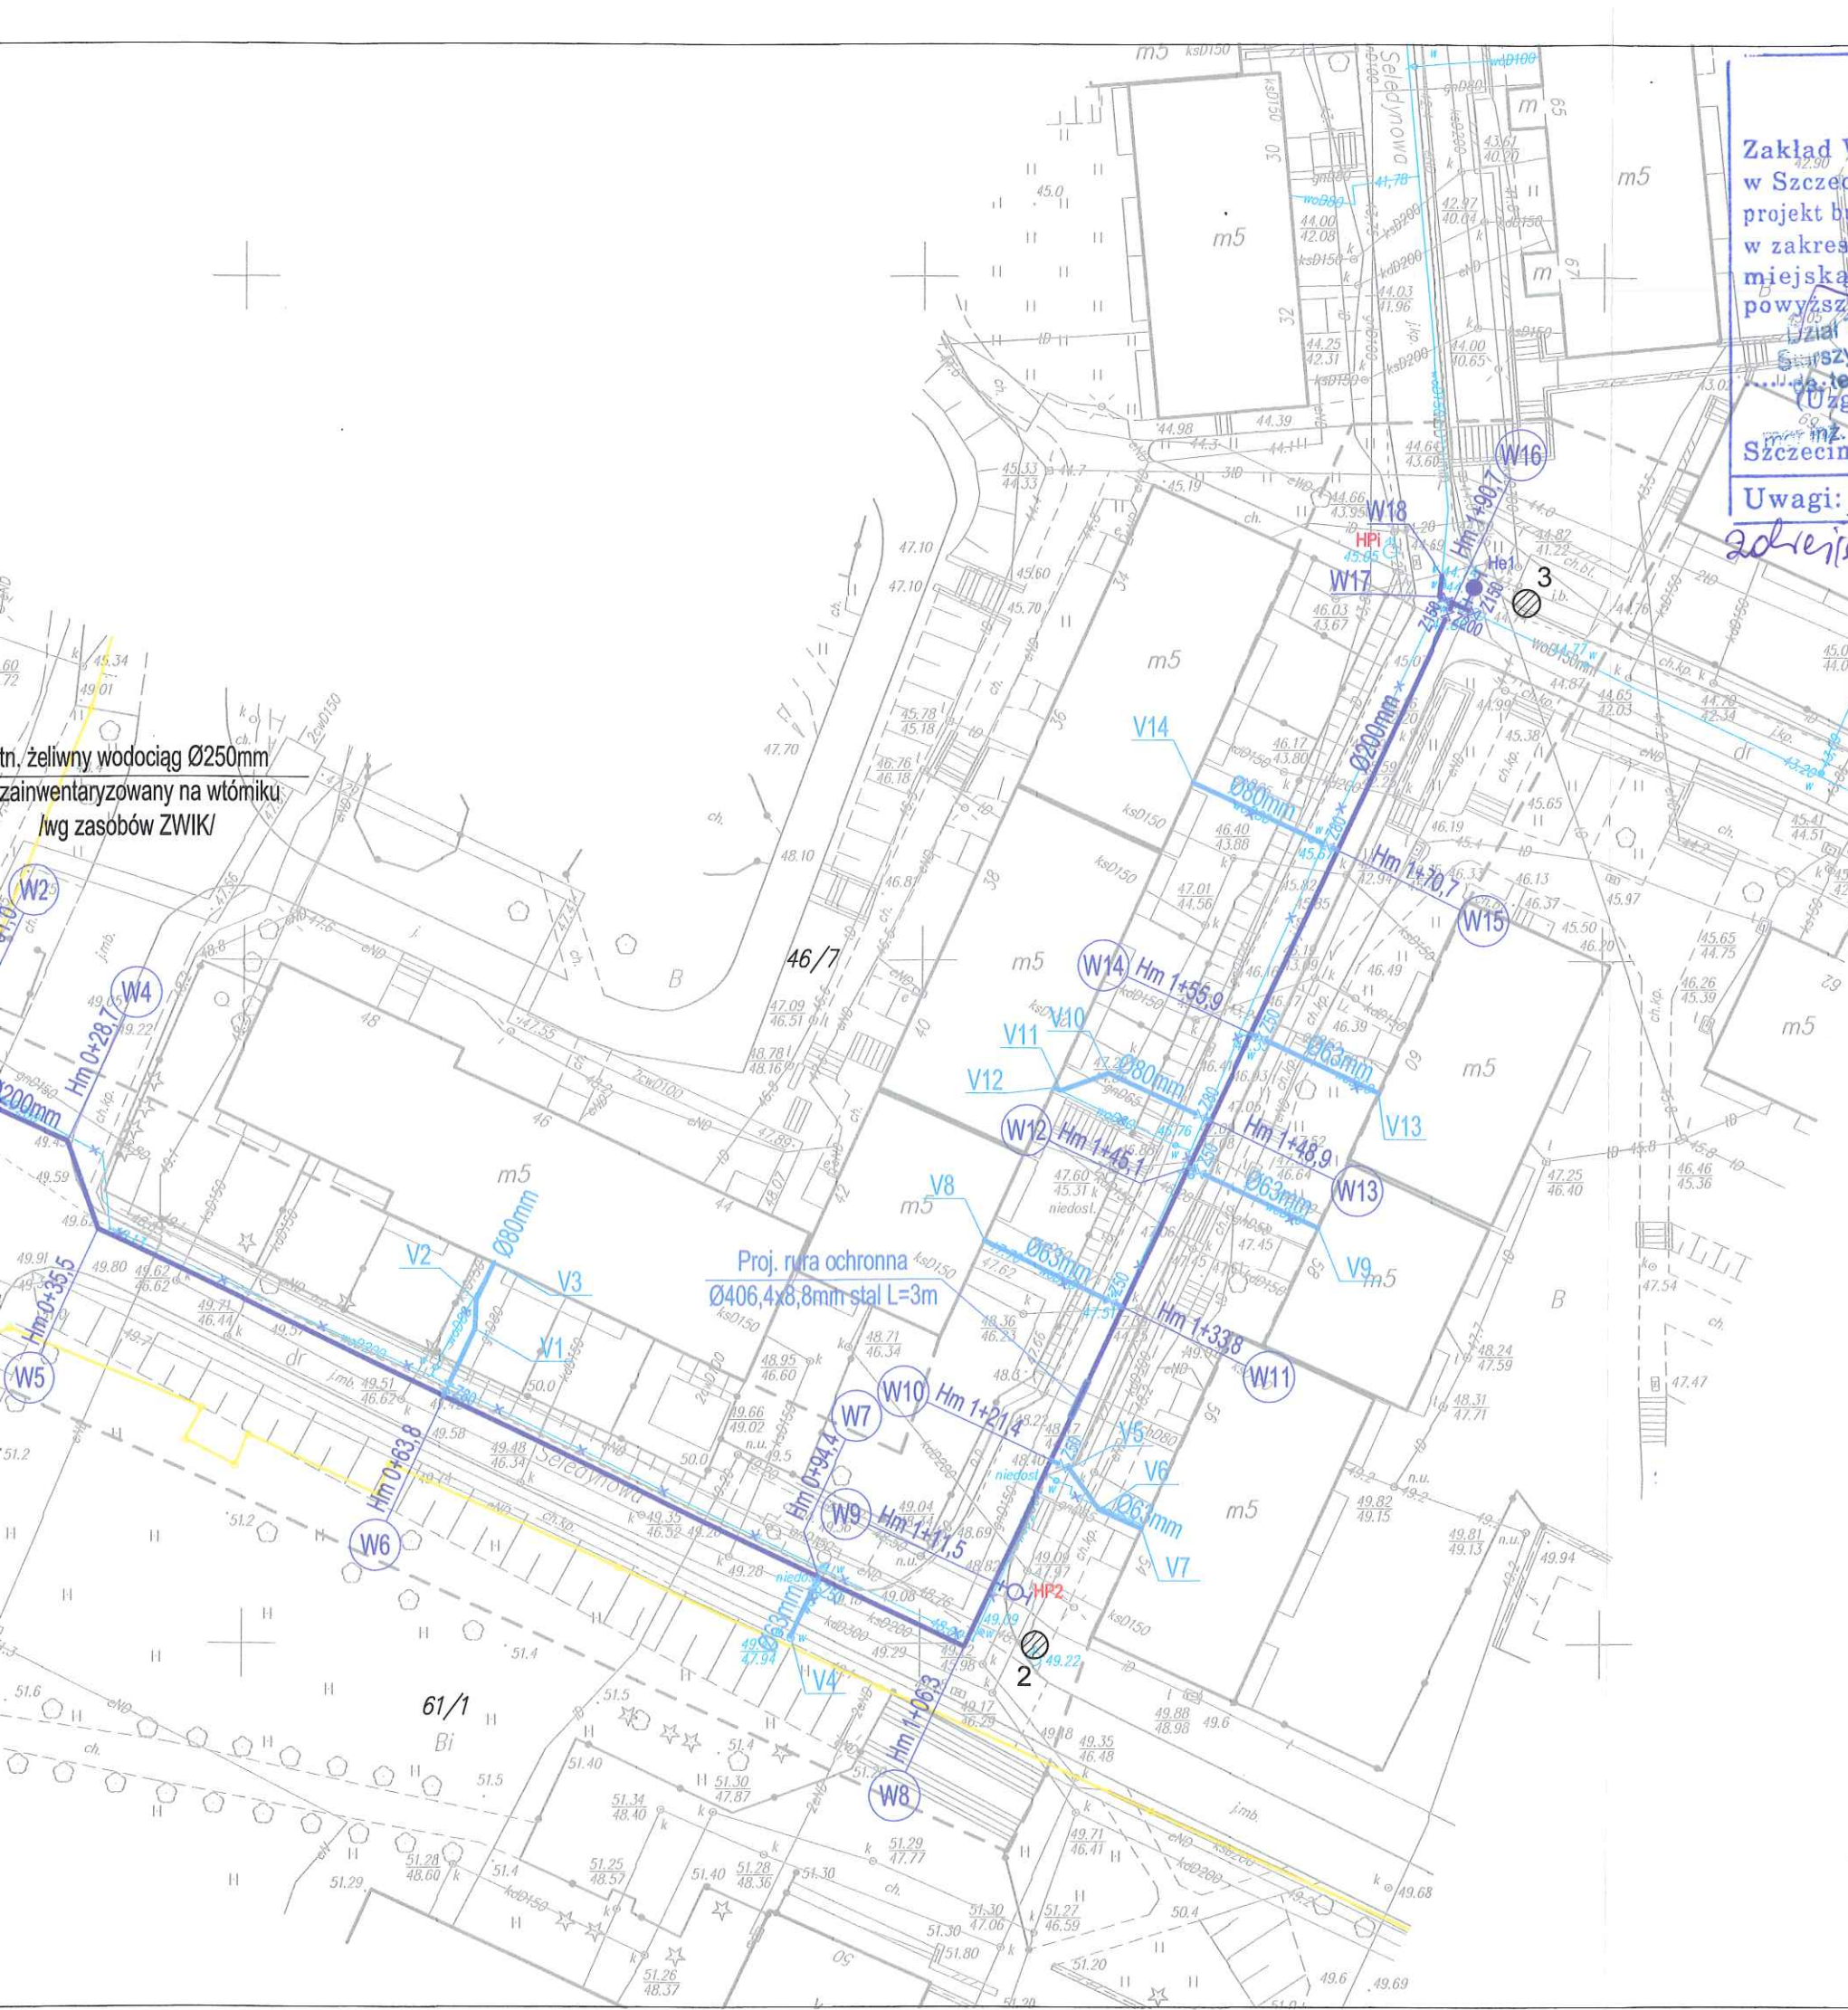

nazwa inwestora:
ZAKŁAD WODOCIĄGÓW I KANALIZACJI SPÓŁKA Z O.O.
71-682 SZCZECIN; UL. GOLISZA 10
adres inwestycji:
MIASTO SZCZECIN
UL. SELEDYNOWA, KOLOROWYCH DOMÓW

GŁÓWNY PROJEKTANT			
projektant:	mgr inż. DARIUSZ SKUZA	583/Sz/94	
branża:	SIECI WOD.-KAN.		
projektant:	mgr inż. PIOTR SOŁTYS	ZAP/0072/POOS/08	<i>Sobin</i>
sprawdzający:	mgr inż. ZBIGNIEW WOŹNIAK	282/Sz/83	

nazwa inwestycji: PRZEBUDOWA SIECI WODOCIĄGOWEJ W UL. SELEDYNOWEJ OD POSESJI NR 34 DO UL. KOLOROWYCH DOMÓW I OD SELEDYNOWEJ 81 DO UL. CZERWONEJ W SZCZECINIE.			
nazwa opracowania: PROJEKT BUDOWLANO-WYKONAWCZY			
nazwa rysunku: PLAN ZAGOSPODAROWANIA TERENU			
Biuro Projektów "INBUD" Rok założenia 1991 ul. Kwiatkowskiego 32/13; 71-004 Szczecin tel. +48 (091) 485 33 95	nr umowy / oprac:	P-893/2017	skala: 1:500 rysunek nr: 1.1
	stadium oprac:	PROJEKT BUDOWLANY	
	data oprac:	SIERPIEŃ 2017r.	

geodezyjnej
t. 1 pkt 3
27.05.2017r.
8.2017r.
technicznym
2017r.



Nr rej. *T-4M/44889/18*

Zakład Wodociągów i Kanalizacji Spółka z
w Szczecinie Dział Techniczny uzgadnia ninie
projekt budowlany-wykonawczy (konceptę program
w zakresie projektowania instalacji wod.-kan. z siecią
miejską Starym Specjalista ds. technicznych
mgr inż. Julita Gabryluk
(Uzgadniający) Kierownik Działu Technicznego
Kierownik Działu Technicznego
Szczecin, dnia *06.11.2017r.*
Uwagi: *Uzgodniono z rolniczymi, proj. przebudowy
niei wodociągowej z pływaniem*

OZNACZENIA:

- Ø150mm PROJ. WODOCIĄG ROZBIORCZY
- Ø150 HP4 PROJ. ZASUWA / HYDRANT P-POŻ.
- ISTN. SIEĆ WODOCIĄGOWA
- ISTN. SIEĆ WODOCIĄGOWA DO LIKWIDACJI
- LOKALIZACJA I NUMER OTWORU GEOLOGICZNEGO

nazwa inwestora:

ZAKŁAD WODOCIĄGÓW I KANALIZACJI SPÓŁKA Z O.O.

71-682 SZCZECIN; UL. GOLISZA 10

adres inwestycji:

MIASTO SZCZECIN

UL. SELEDYNOWA, KOLOROWYCH DOMÓW

GŁÓWNY PROJEKTANT

projektant:

mgr inż. DARIUSZ SKUZA

583/Sz/94

branża:

SIECI WOD.-KAN.

projektant:

mgr inż. PIOTR SOŁTYS

ZAP/0072/POOS/08

sprawdzający:

mgr inż. ZBIGNIEW WOŹNIAK

282/Sz/83

nazwa inwestycji:

PRZEBUDOWA SIECI WODOCIĄGOWEJ W UL. SELEDYNOWEJ
OD POSESJI NR 34 DO UL. KOLOROWYCH DOMÓW
I OD SELEDYNOWEJ 81 DO UL. CZERWONEJ W SZCZECINIE.

nazwa opracowania:

PROJEKT BUDOWLANO-WYKONAWCZY

nazwa rysunku:

PLAN ZAGOSPODAROWANIA TERENU

Biuro Projektów

"INBUD"

Rok założenia 1991

ul. Kwiatkowskiego 32/13;

71-004 Szczecin

tel. +48 (091) 485 33 95

nr umowy / oprac:

P-893/2017

stadium oprac:

PROJEKT BUDOWLANY

data oprac:

SIERPIEŃ 2017r.

skala:

1:500

rysunek nr:

2.1