


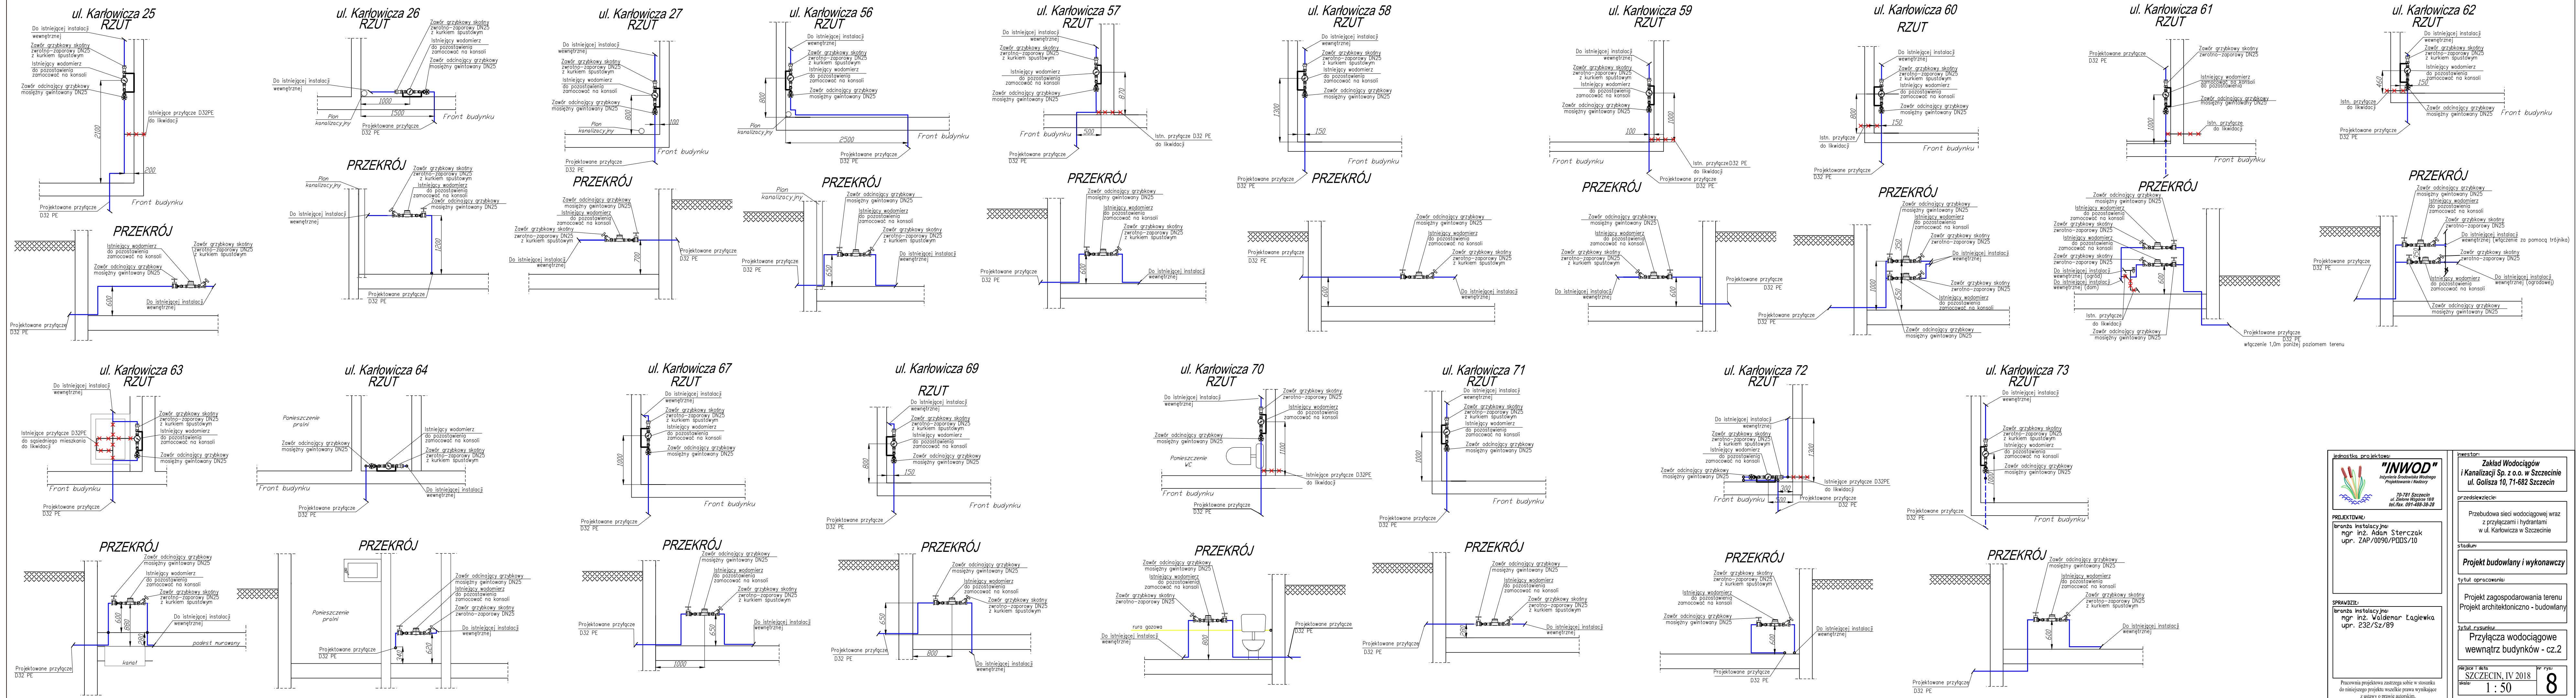

Instytut projektowy: "INWOD" Instytut Specjalistyczny Wodociągów Projektowania i Montażu 70-781 Szczecin ul. Zielona Wapnia 16B tel./fax. 091-488-58-32	
PROJEKTOWAŁ: branża Instalacyjna mgr inż. Adam Sterczak upr. ZAP/0090/PD05/10	
SPRAWDZIŁ: branża Instalacyjna mgr inż. Waldemar Tagiewka upr. 232/Sz/89	
Pracownia projektowa zastrzega sobie w stosunku do niniejszego projektu wszelkie prawa wynikające z ustawy o prawie autorskim.	
inwestor: Zakład Wodociągów i Kanalizacji Sp. z o.o. w Szczecinie ul. Golisz 10, 71-682 Szczecin	przedstawiciel: Przebudowa sieci wodociągowej wraz z przyłączami i hydrantami w ul. Karłowicza w Szczecinie
stadium: Projekt budowlany i wykonawczy	
tytuł opracowania: Projekt zagospodarowania terenu Projekt architektoniczno - budowlany	
tytuł rysunku: Przyłącza wodociągowe wewnątrz budynków - cz.2	
rysunek i data: SZCZECIN, IV 2018	nr rys.: 8
skala: 1 : 50	