

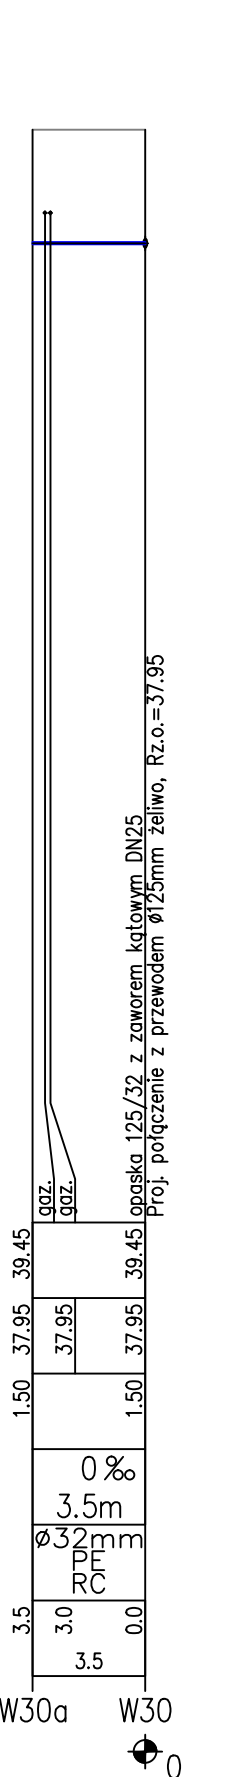
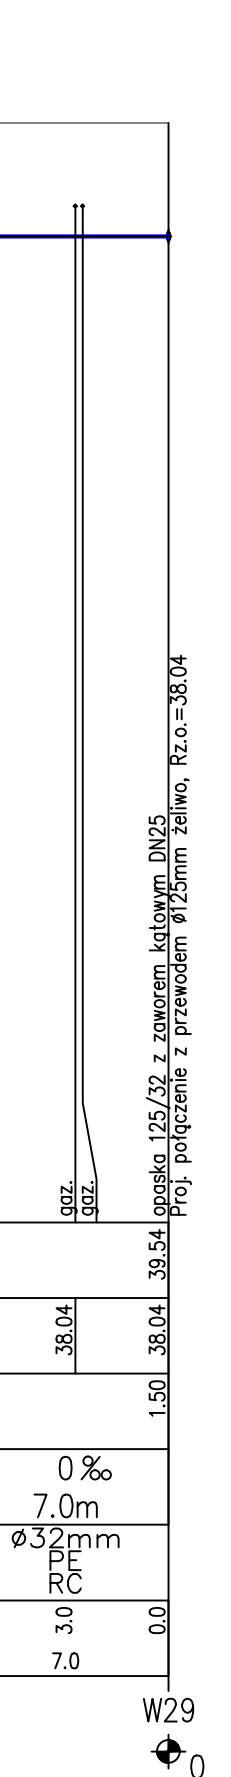
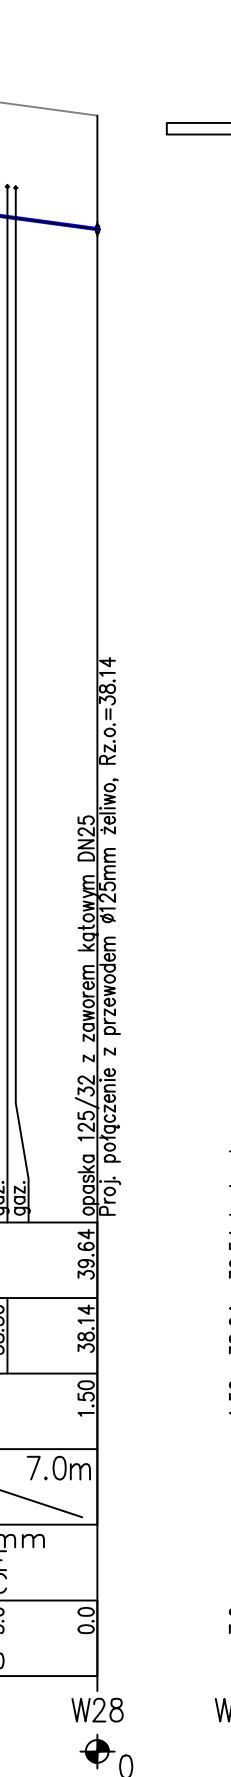
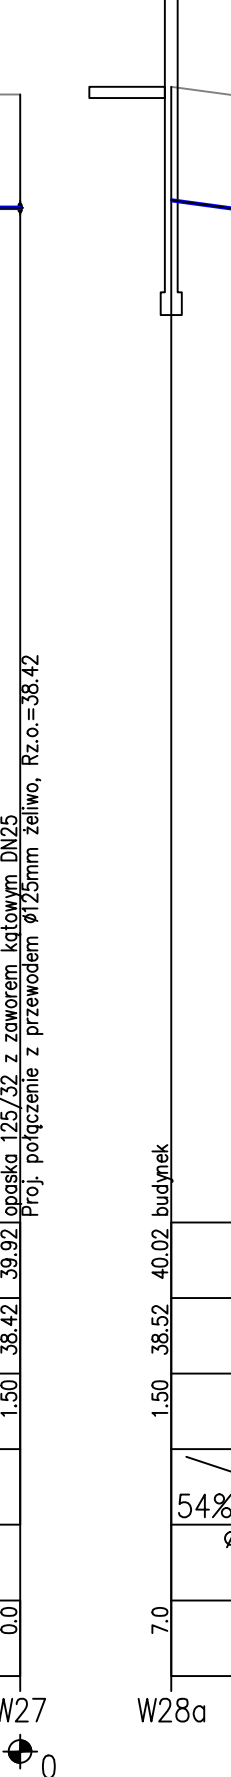
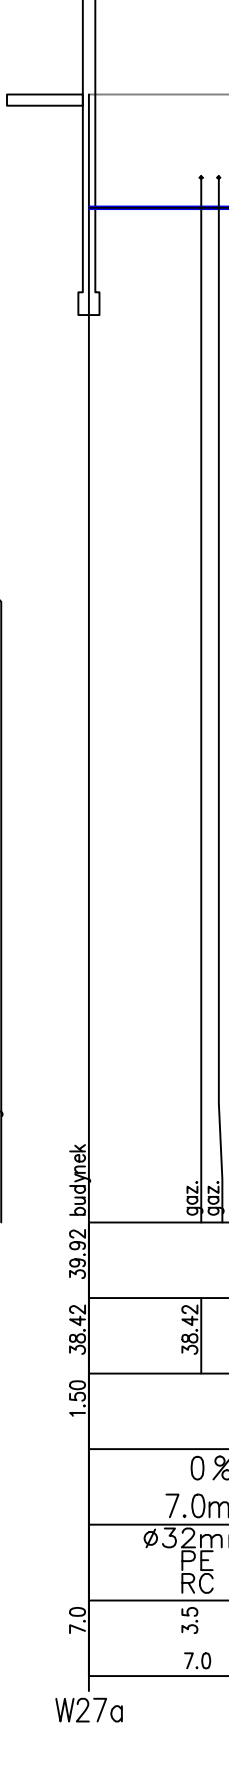
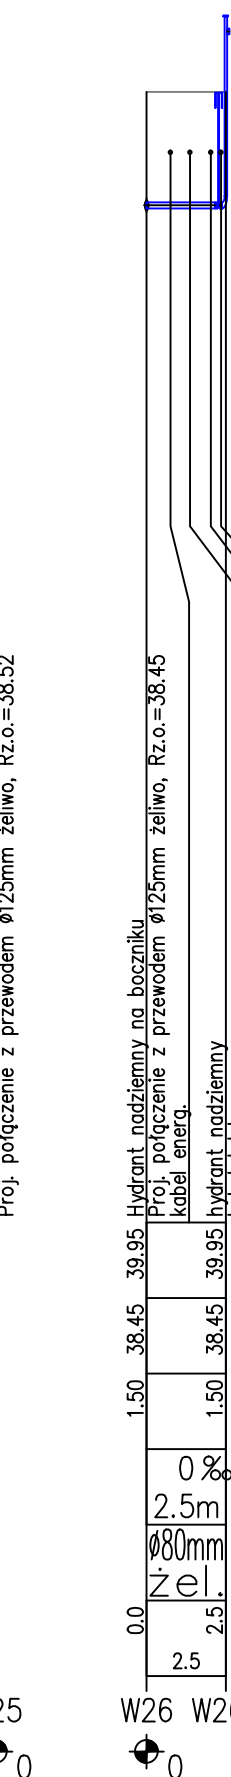
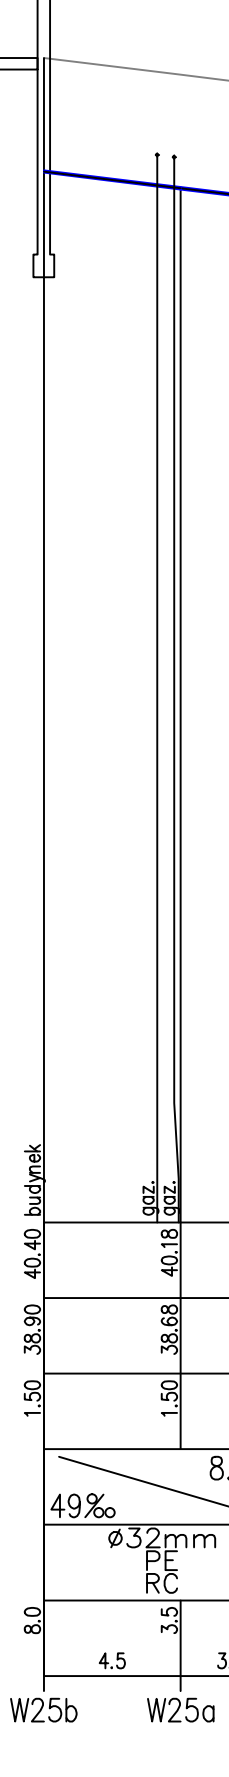
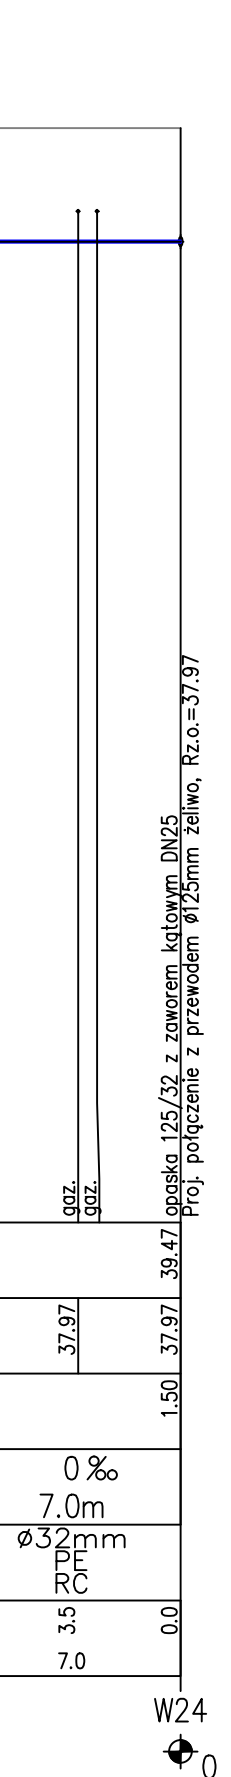
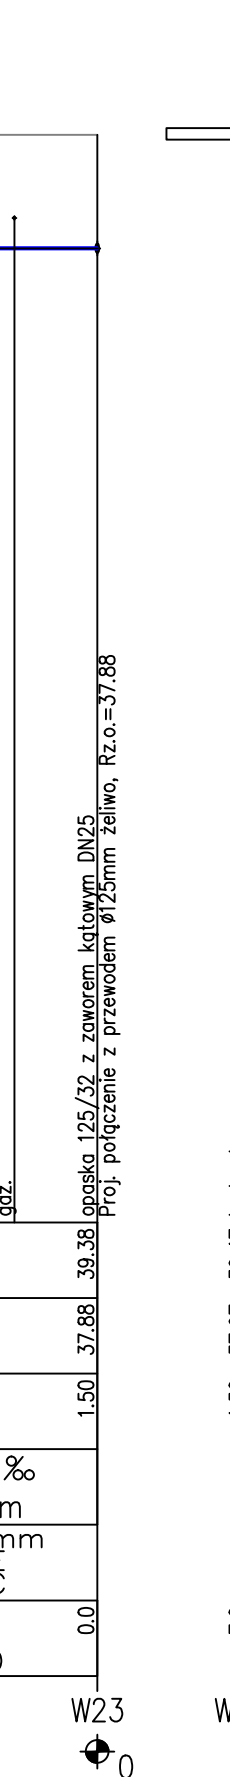
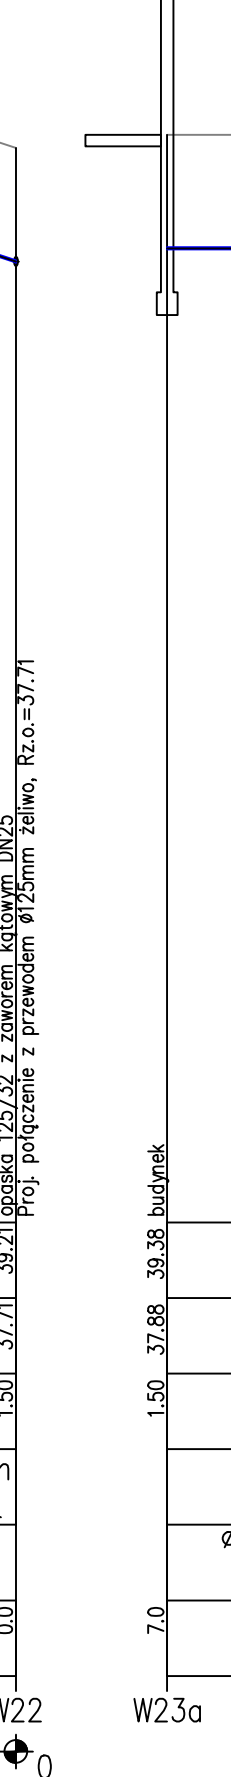
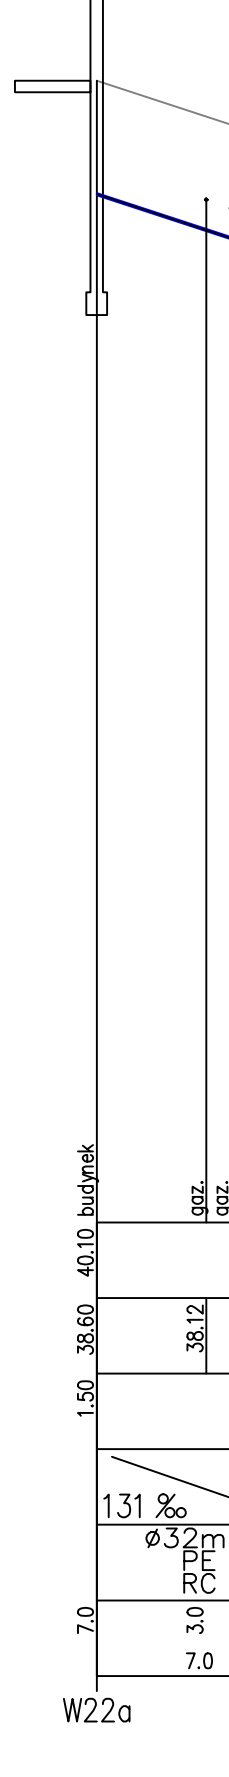
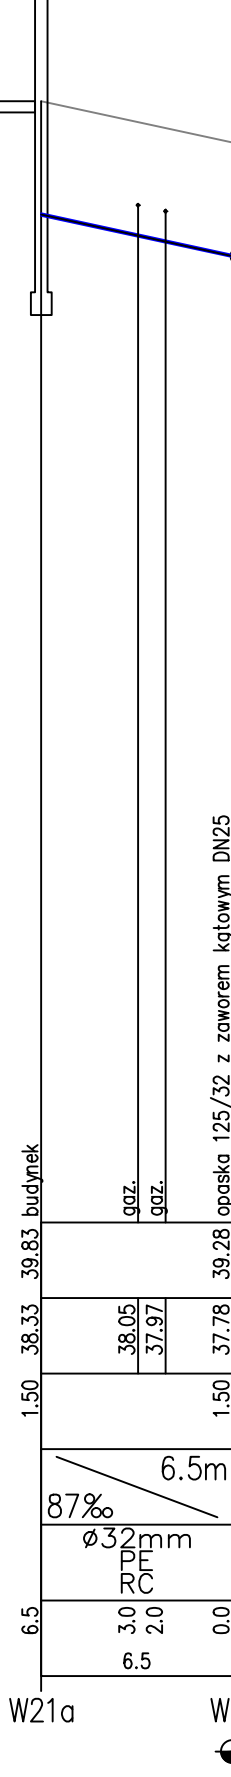
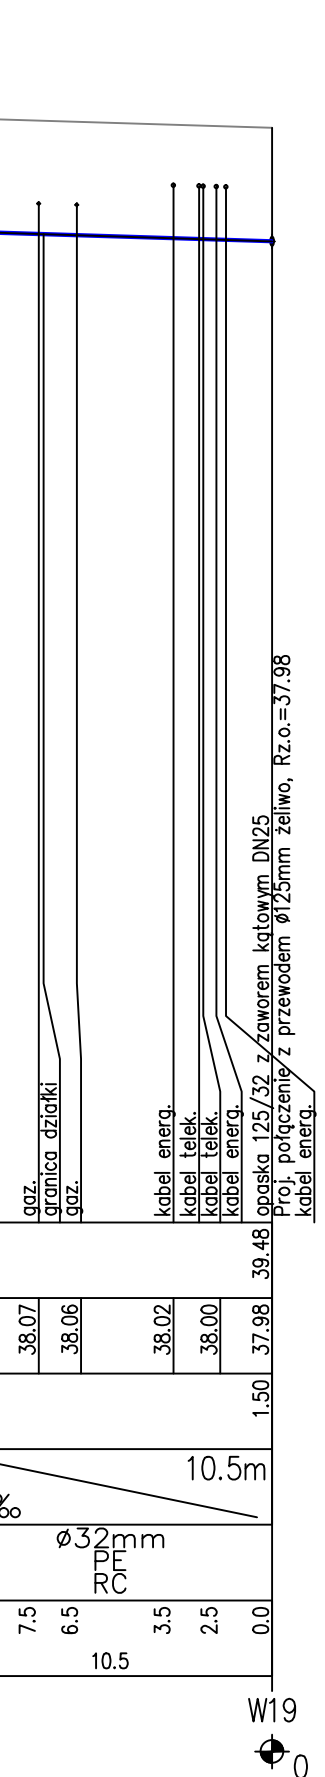
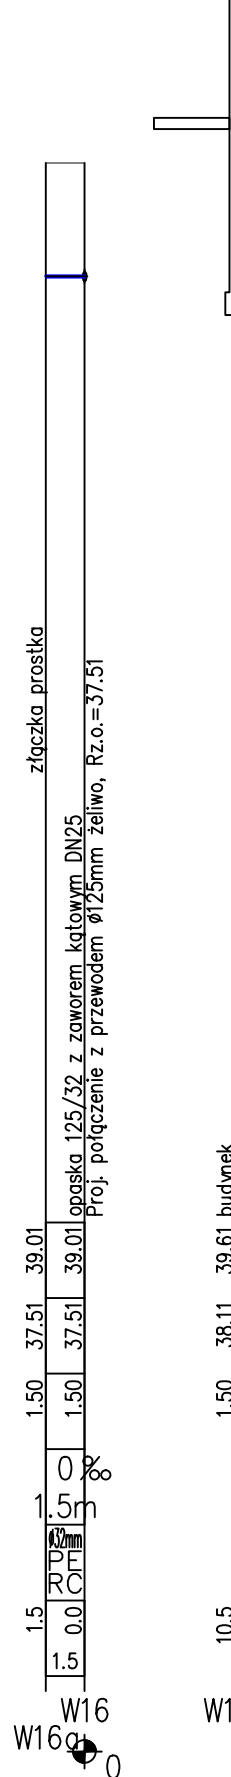
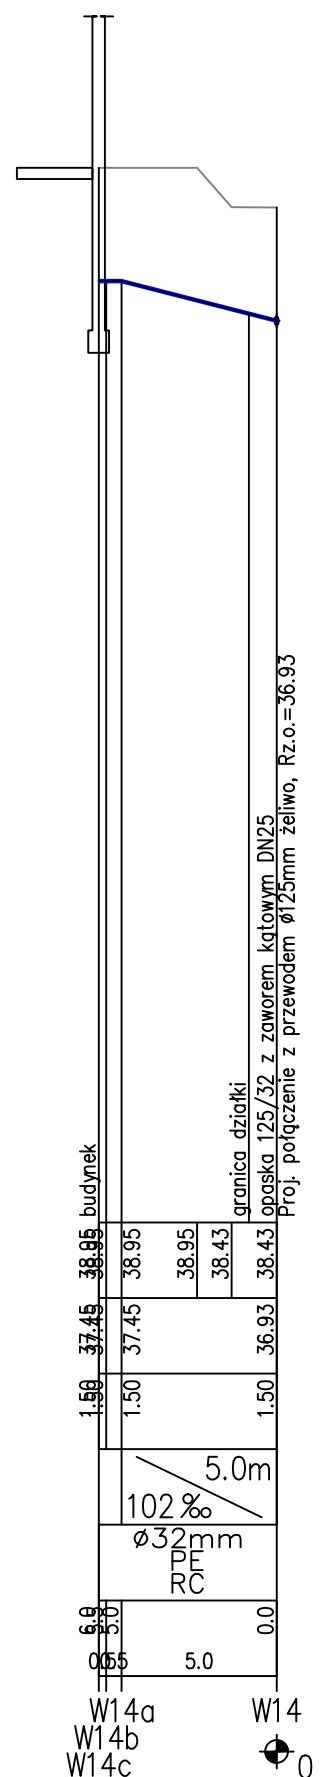
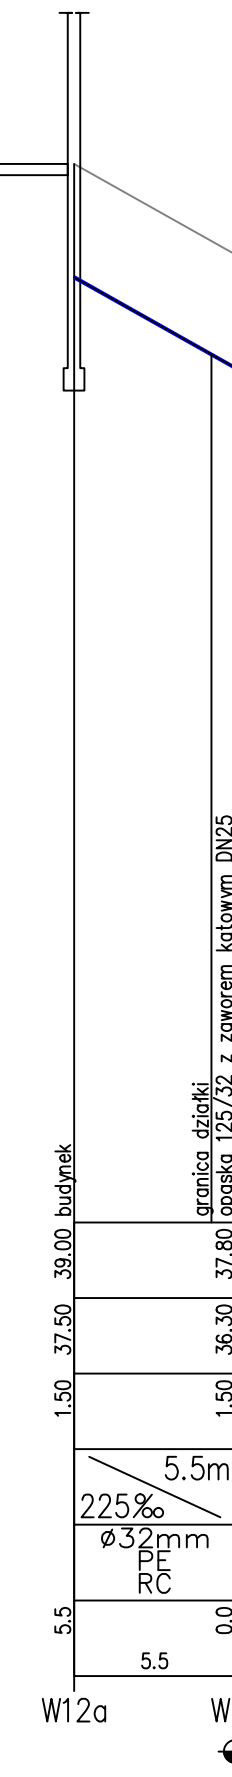
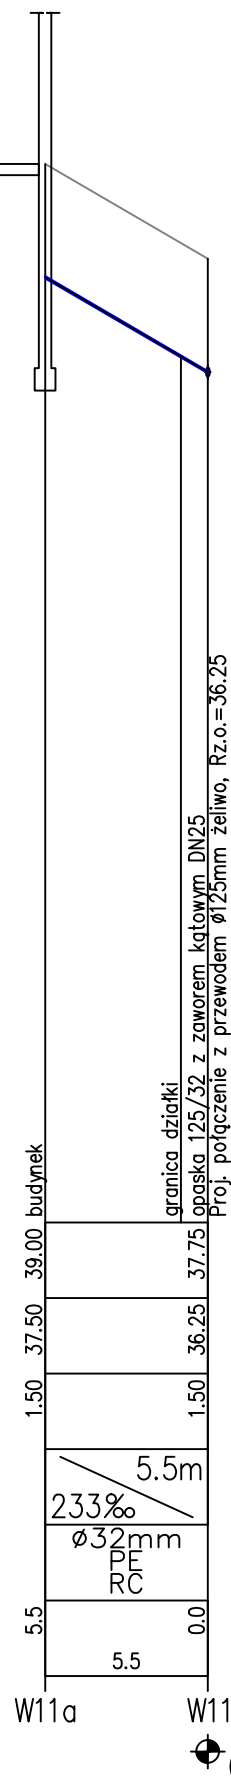
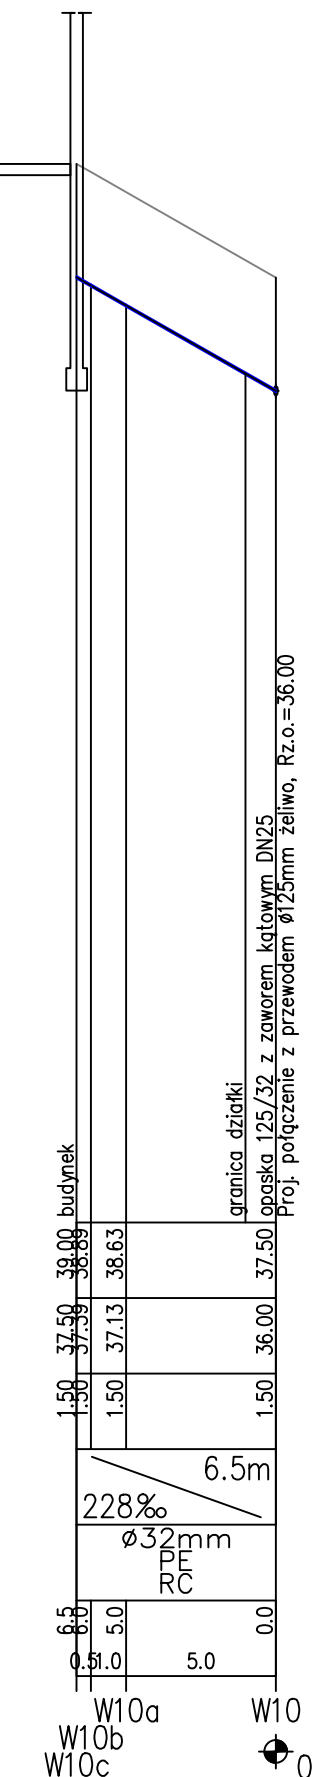
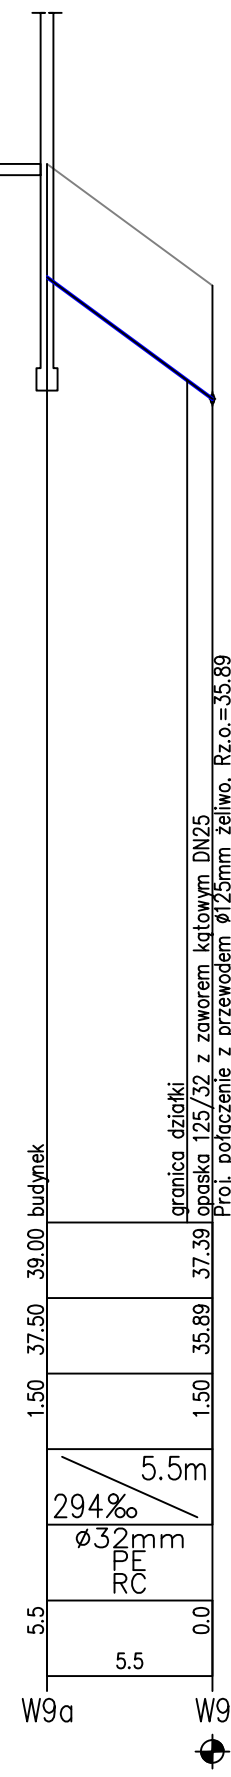


| POZIOM PORÓWNAWCZY        | 25.00 m n.p.m. |
|---------------------------|----------------|
| RZĘDNA TERENU ISTN.       |                |
| RZĘDNA OSI RUROCIĄGU      |                |
| ZAGŁĘBIENIE OSI RUROCIĄGU |                |
| SPADKI, DŁUGOŚCI          |                |
| ŚREDNICA, MATERIAŁ        |                |
| ODLEGŁOŚCI                |                |
| HEKTOMETRY                |                |

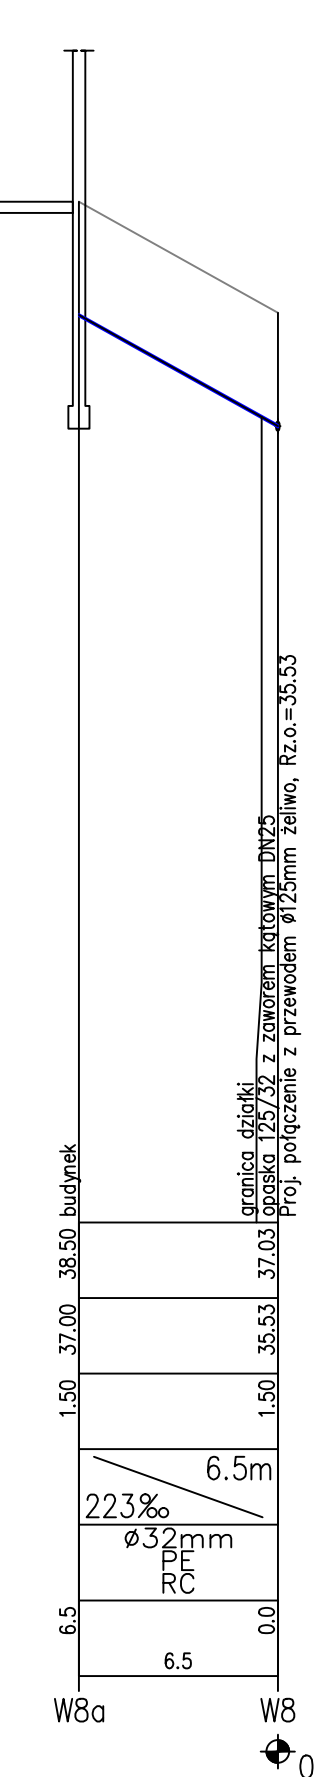

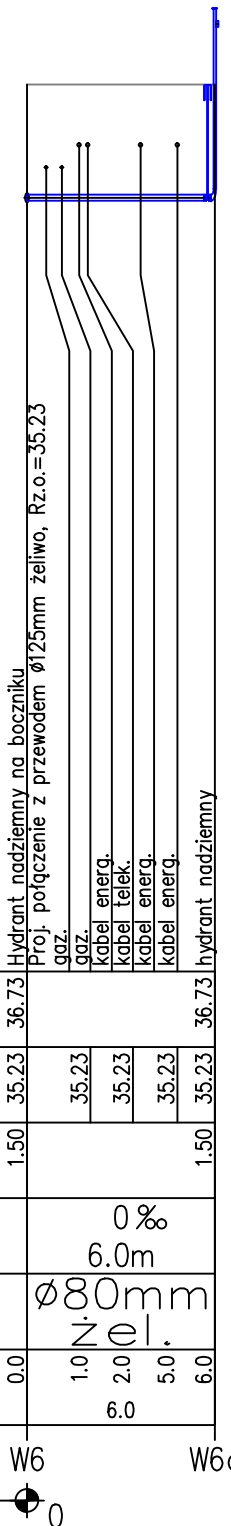

**"INWOD"**  
Instytut Inżynierski  
Projektowanie i Budownictwo

**PROJEKTOWAŁ:**  
branża instalacyjna  
mgr inż. Adam Sterczak  
upr. nr ZAP/0090/POOS/10

**SPRAWDZIŁ:**  
branża instalacyjna  
mgr inż. Waldemar Łągiewka  
upr. nr 232/Sz/89

Pracownia projektowa zastrzega sobie w stosunku do niniejszego projektu wszelkie prawa wynikające z ustawy o prawie autorskim.

**INWESTOR:**  
Zakład Wodociągów  
i Kanalizacji Sp. z o.o. w Szczecinie  
ul. Gołusza 10, 71-682 Szczecin

**PRZEDSIĘWZIĘCIE:**  
Przebudowa sieci wodociągowej wraz z przyłączami i hydrantami w ul. Kartkiewicz w Szczecinie

**STADIUM:**  
Projekt budowlany i wykonawczy

**Tytuł opracowania:**  
Projekt zagospodarowania terenu  
Projekt architektoniczno - budowlany

**Tytuł rysunku:**  
Profil podłużny - odejścia boczne od wodociągu południowego

**Skala:**  
1 : 100/250

**nr rys.:**  
4