


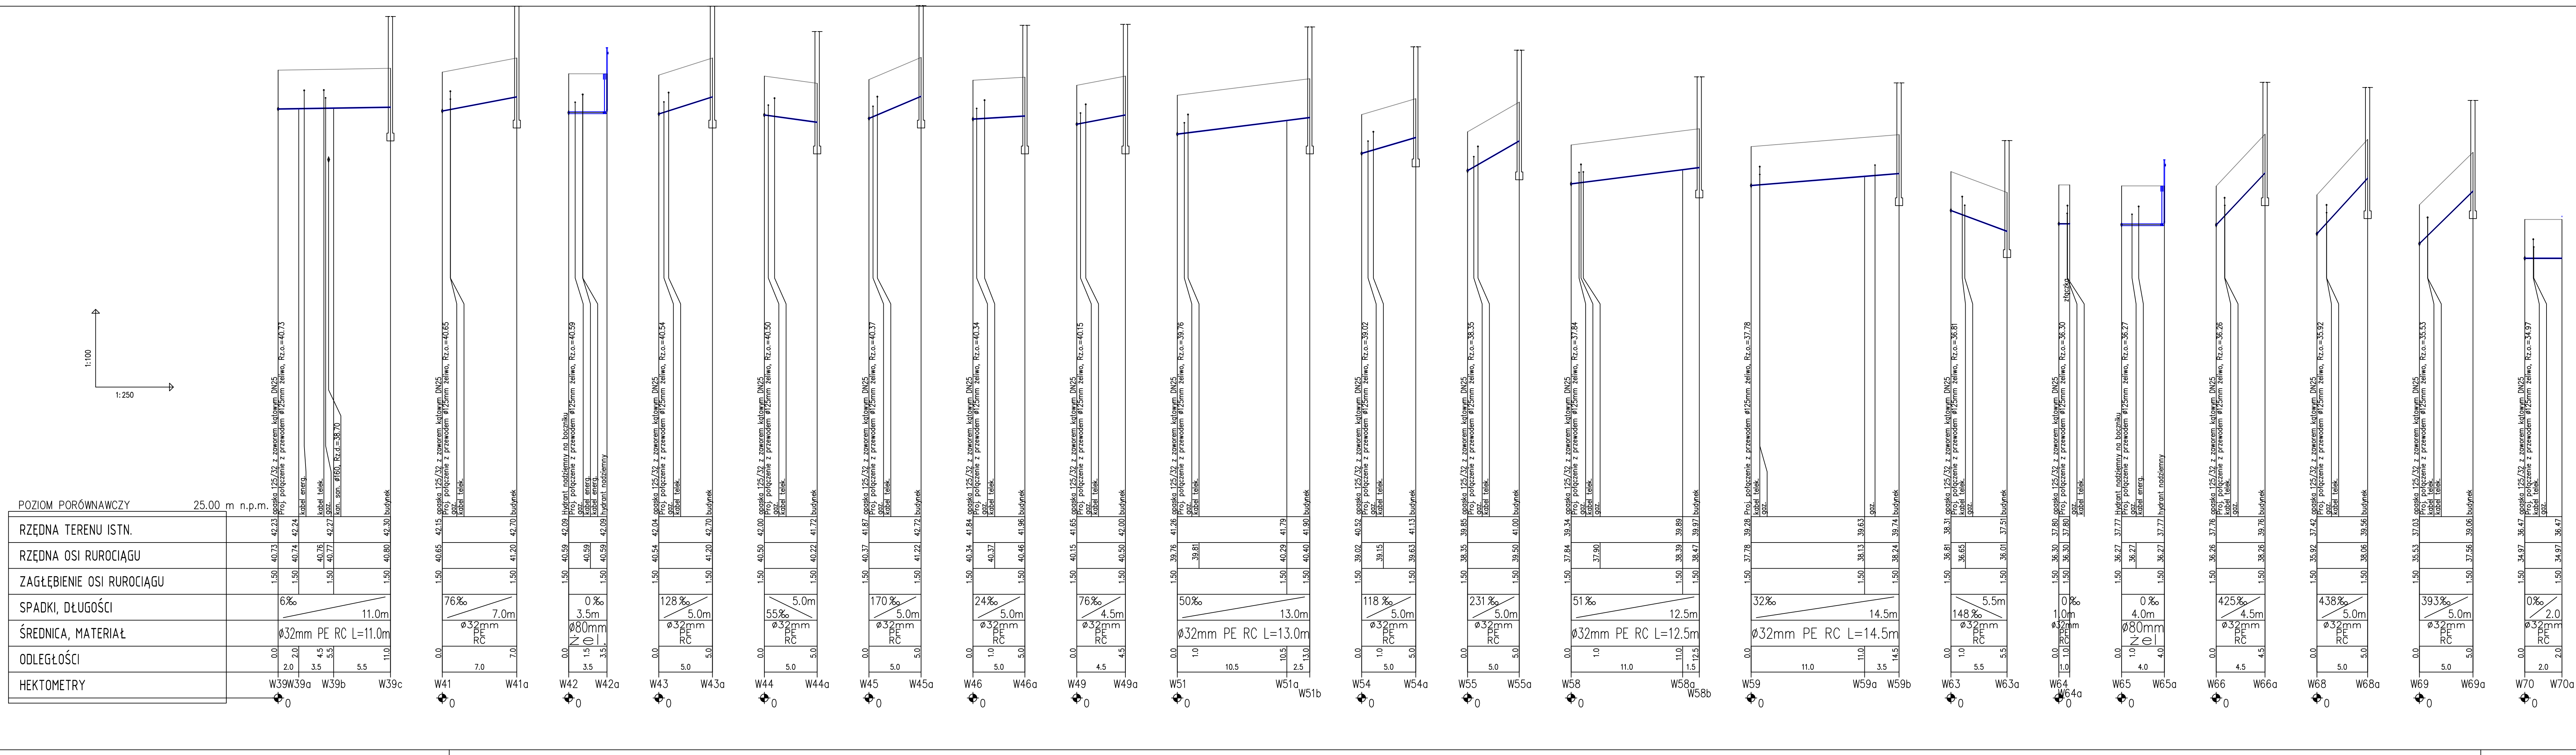



"INWOD"
Instalacje Wodociągowe i Kanalizacyjne
70-781 Szczecin
ul. Żelazna 18/19
tel./fax. 091-488-36-28

PROJEKTOWAŁ:
branża instalacyjna
mgr inż. Adam Sterczak
upr. nr ZAP/0090/POOS/10

SPRAWIZYŁ:
branża instalacyjna
mgr inż. Waldemar Łągiewka
upr. nr 232/Sz/89

Pracownia projektowa zastrzega sobie w stosunku do niniejszego projektu wszelkie prawa wynikające z ustawy o prawie autorskim.

Investor:
Zakład Wodociągów i Kanalizacji Sp. z o.o. w Szczecinie
ul. Goliszka 10, 71-682 Szczecin

przebieg w terenie:
Przebudowa sieci wodociągowej wraz z przyłączami i hydrantami w ul. Kartkiewiczza w Szczecinie

stadum:
Projekt budowlany i wykonawczy

tytuł opracowania:
Projekt zagospodarowania terenu
Projekt architektoniczno - budowlany

tytuł rysunku:
Profil podłużny - odcinka boczne od wodociągu północnego

data:
SZCZECIN, IV 2018

skala:
1 : 100/250

nr rys.:
5