


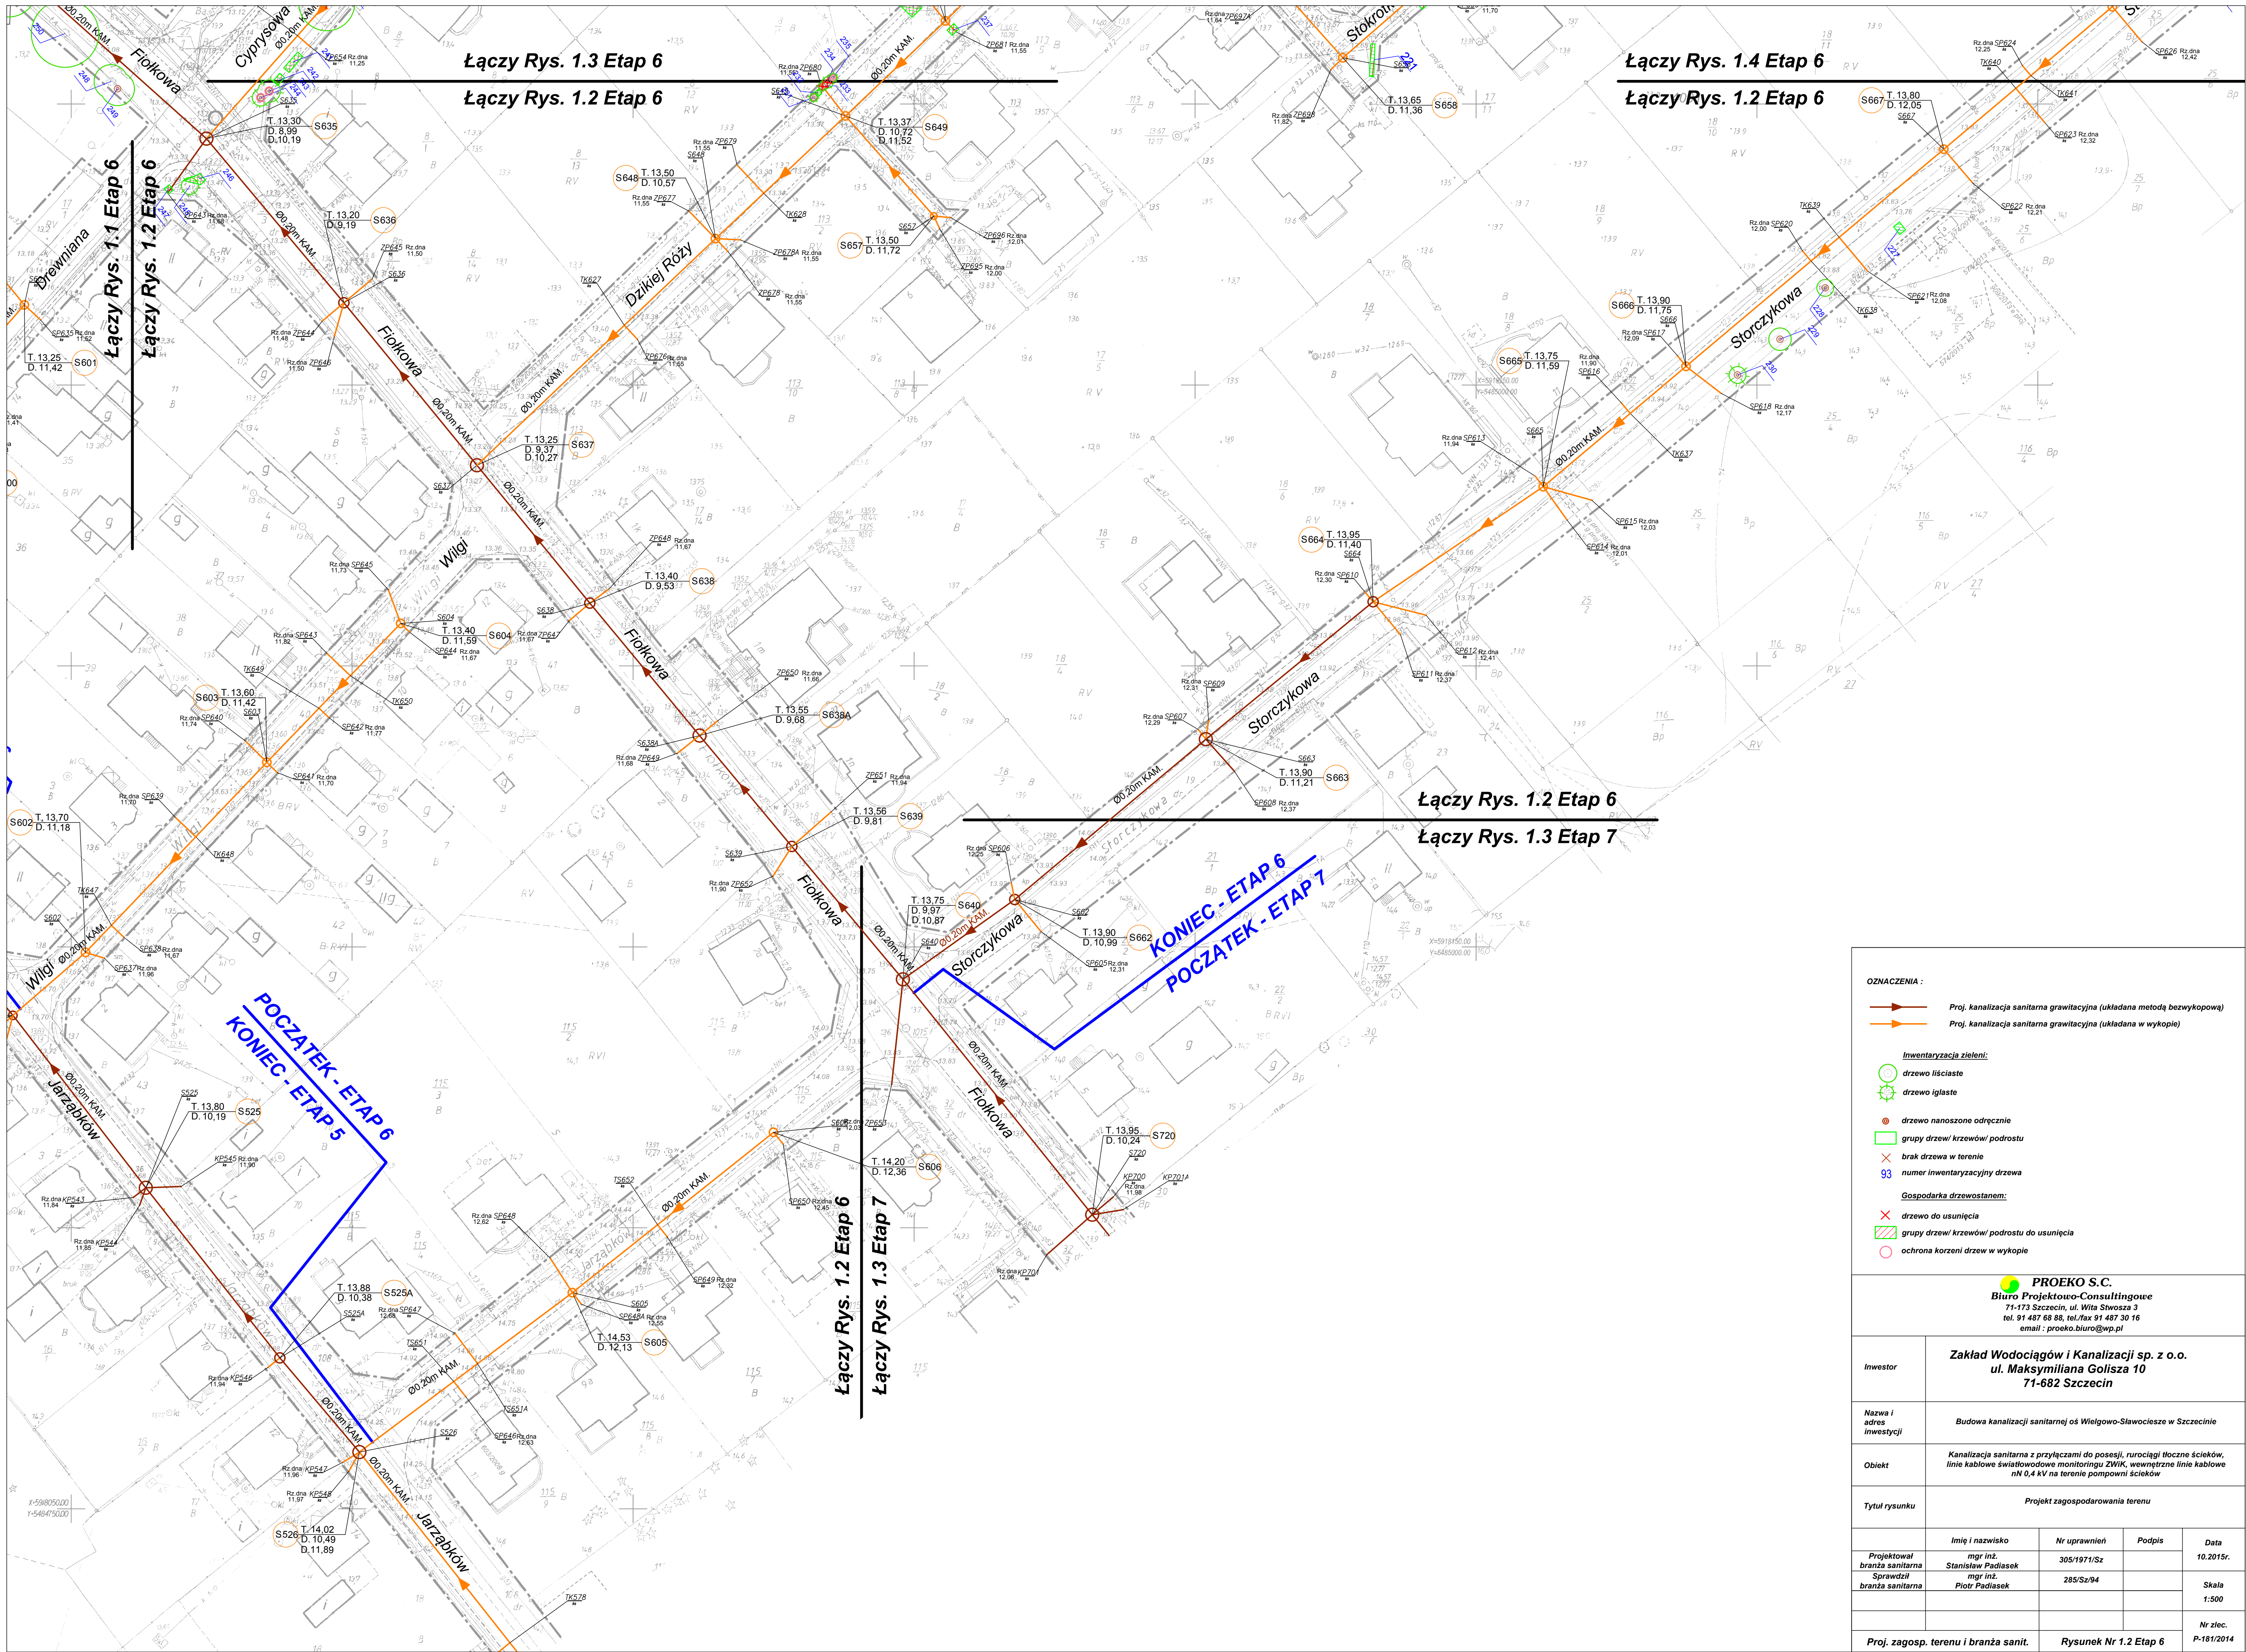

- OZNACZENIA :**
- Proj. kanalizacja sanitarna grawitacyjna (układana metodą bezwykopową)
 - Proj. kanalizacja sanitarna grawitacyjna (układana w wykopie)
- Inwentaryzacja zieleni:**
- drzewo liściaste
 - drzewo iglaste
 - drzewo nanoszone odręcznie
 - grupy drzew/krzewów podrostu
 - brak drzewa w terenie
 - 93 numer inwentaryczny drzewa
- Gospodarka drzewostanem:**
- drzewo do usunięcia
 - grupy drzew/krzewów podrostu do usunięcia
 - ochrona korzeni drzew w wykopie

PROEKO S.C. Biuro Projektowo-Consultingowe 71-173 Szczecin, ul. Wita Stwosza 3 tel. 91 487 88 88, tel./fax 91 487 30 16 email : proeko.biuro@wp.pl				
Inwestor	Zakład Wodociągów i Kanalizacji sp. z o.o. ul. Maksymiliana Goliśza 10 71-682 Szczecin			
Nazwa i adres inwestycji	Budowa kanalizacji sanitarnej os. Wielgo-Sławociszew w Szczecinie			
Obiekt	Kanalizacja sanitarna z przyłączami do posesji, rurociągi tłoczne ścieków, linie kablowe światłowodowe monitoringu ZWiK, wewnętrzne linie kablowe nN 0,4 kV na terenie pompowni ścieków			
Tytuł rysunku	Projekt zagospodarowania terenu			
Projektował branża sanitarna Sprawdził branża sanitarna	Imię i nazwisko	Nr uprawnień	Podpis	Data
	mgr inż. Stanisław Padiasek	305/1971/Sz		10.2015r.
	mgr inż. Piotr Padiasek	285/Sz/94		Skala 1:500
Proj. zagosp. terenu i branża sanit.				Nr zlec. P-181/2014
Rysunek Nr 1.2 Etap 6				