




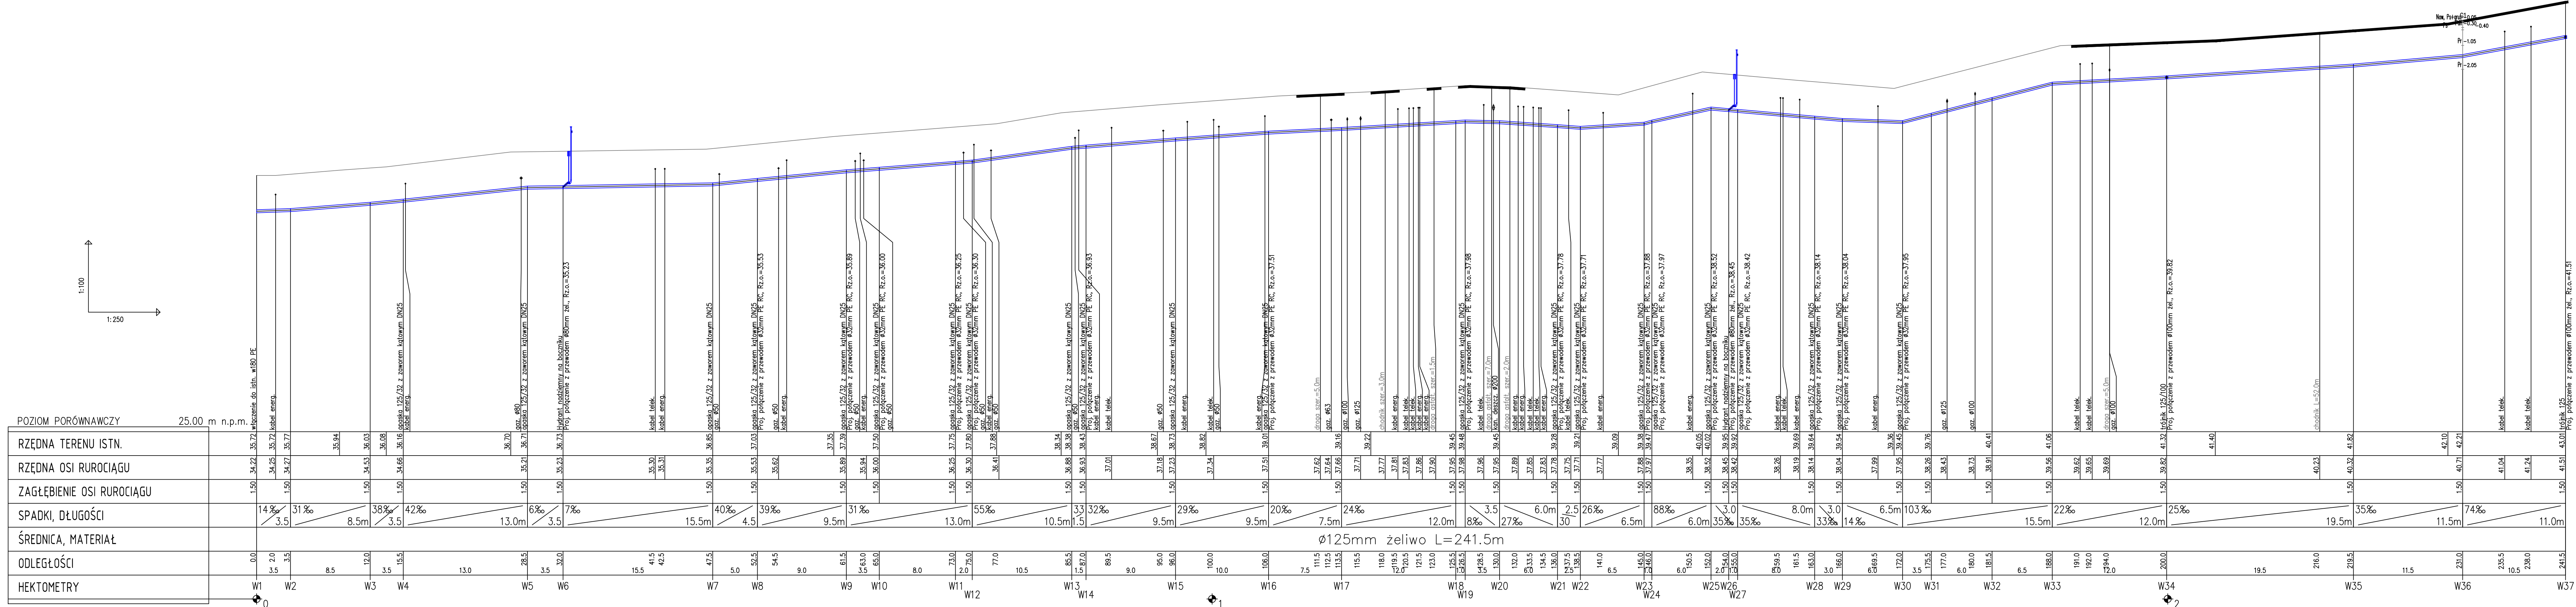

INWOD
Instalacje Wodociągowe i Kanalizacyjne
Projektowanie i Wykonawstwo

PRZEDSIĘWZIECIE:
Zakład Wodociągów i Kanalizacji Sp. z o.o. w Szczecinie
ul. Goliszka 10, 71-682 Szczecin

PROJEKTOWAŁ:
mgr inż. Adam Sterczak
upr. nr ZAP/0090/POOS/10

SPRAWDZIŁ:
mgr inż. Waldemar Łagiewka
upr. nr 232/Sz/89

INWESTOR:
Zakład Wodociągów i Kanalizacji Sp. z o.o. w Szczecinie
ul. Goliszka 10, 71-682 Szczecin

STADIUM:
Projekt budowlany i wykonawczy

Tytuł opracowania:
Projekt zagospodarowania terenu
Projekt architektoniczno - budowlany

Pracownia projektowa zastrzega sobie w stosunku do niniejszego projektu wszelkie prawa wynikające z ustawy o prawie autorskim.

WZGLĘDNY SKALA:
1 : 100/250

WZGLĘDNY SKALA:
1 : 100/250

WZGLĘDNY SKALA:
1 : 100/250