
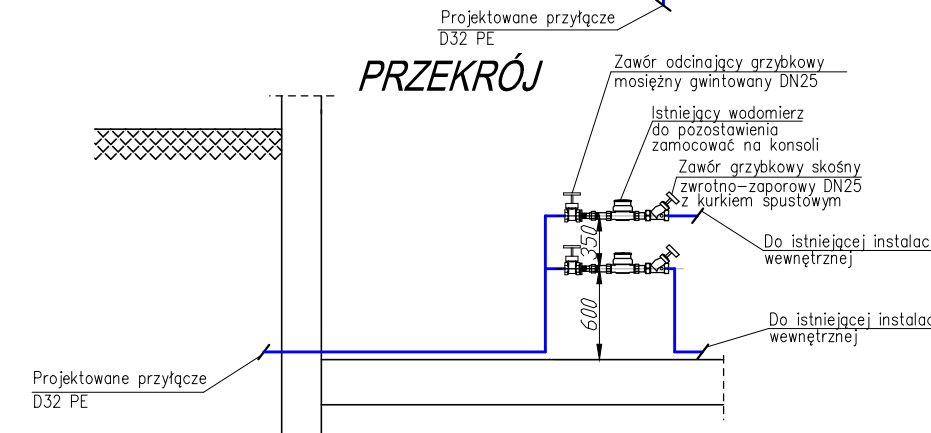
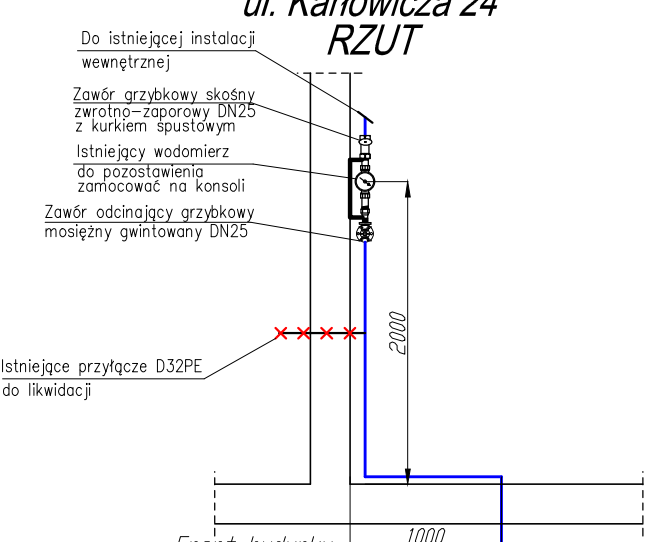
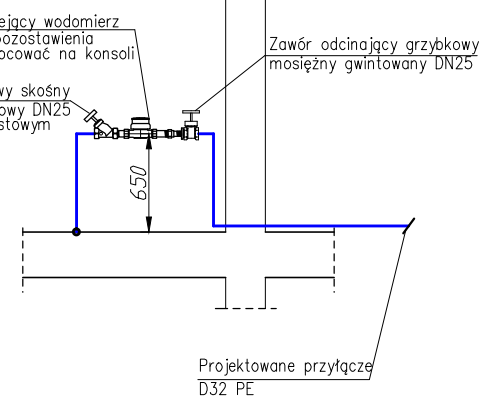


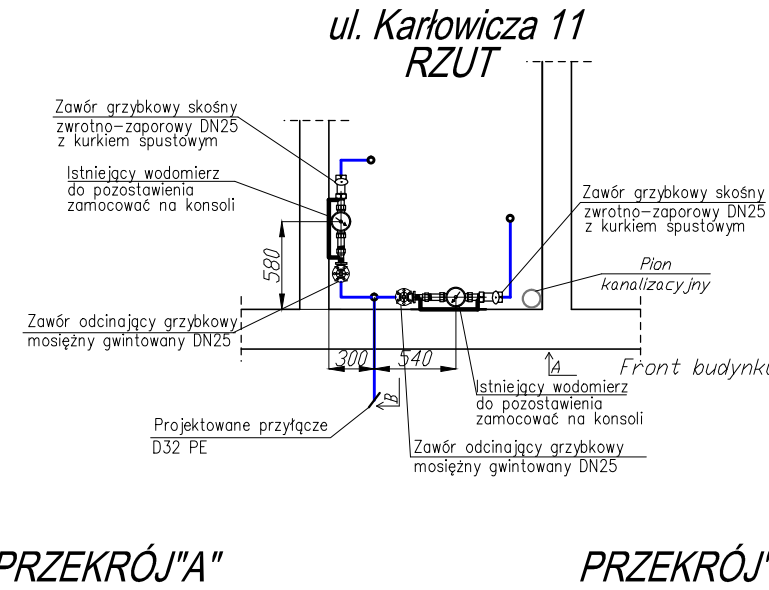

Jednostka projektowa: "INWOD" <i>Inżyniera Stosowna Wodnego</i> <i>Projektowanie i Nadzory</i> 70-781 Szczecin <i>ul. Zielona Wiosna 168</i> <i>tel./fax. 091-488-30-28</i> PRZEDKŁADUJĄCY: branża: instalacja jno; mgr inż. Adam Sterczak upr. ZAF/0090/PDO/S/10	Inwestor: Zakład Wodociągów i Kanalizacji Sp. z o.o. w Szczecinie ul. Gołiszka 10, 71-682 Szczecin przedsiewzięcie: Przebudowa sieci wodociągowej wraz z przyłączami i hydrantami w ul. Kartowicza w Szczecinie studium: Projekt budowlany i wykonawczy tytuł opracowania: Projekt zagospodarowania terenu Projekt architektoniczno - budowlany tytuł rysunku: Przyłącza wodociągowe wewnątrz budynków - cz.1
SPRAWDZILI: branża: instalacja jno; mgr inż. Waldemar Łagiewka upr. 238/Sz/89	niejace i data: SZCZECIN, IV 2018 skala: 1 : 50 nr rys: 7
Pracownia projektowa zastrzega sobie w stosunku do niniejszego projektu wszelkie prawa wynikające z ustawy o prawie autorskim.	