




PRZĘKRÓJ A-A

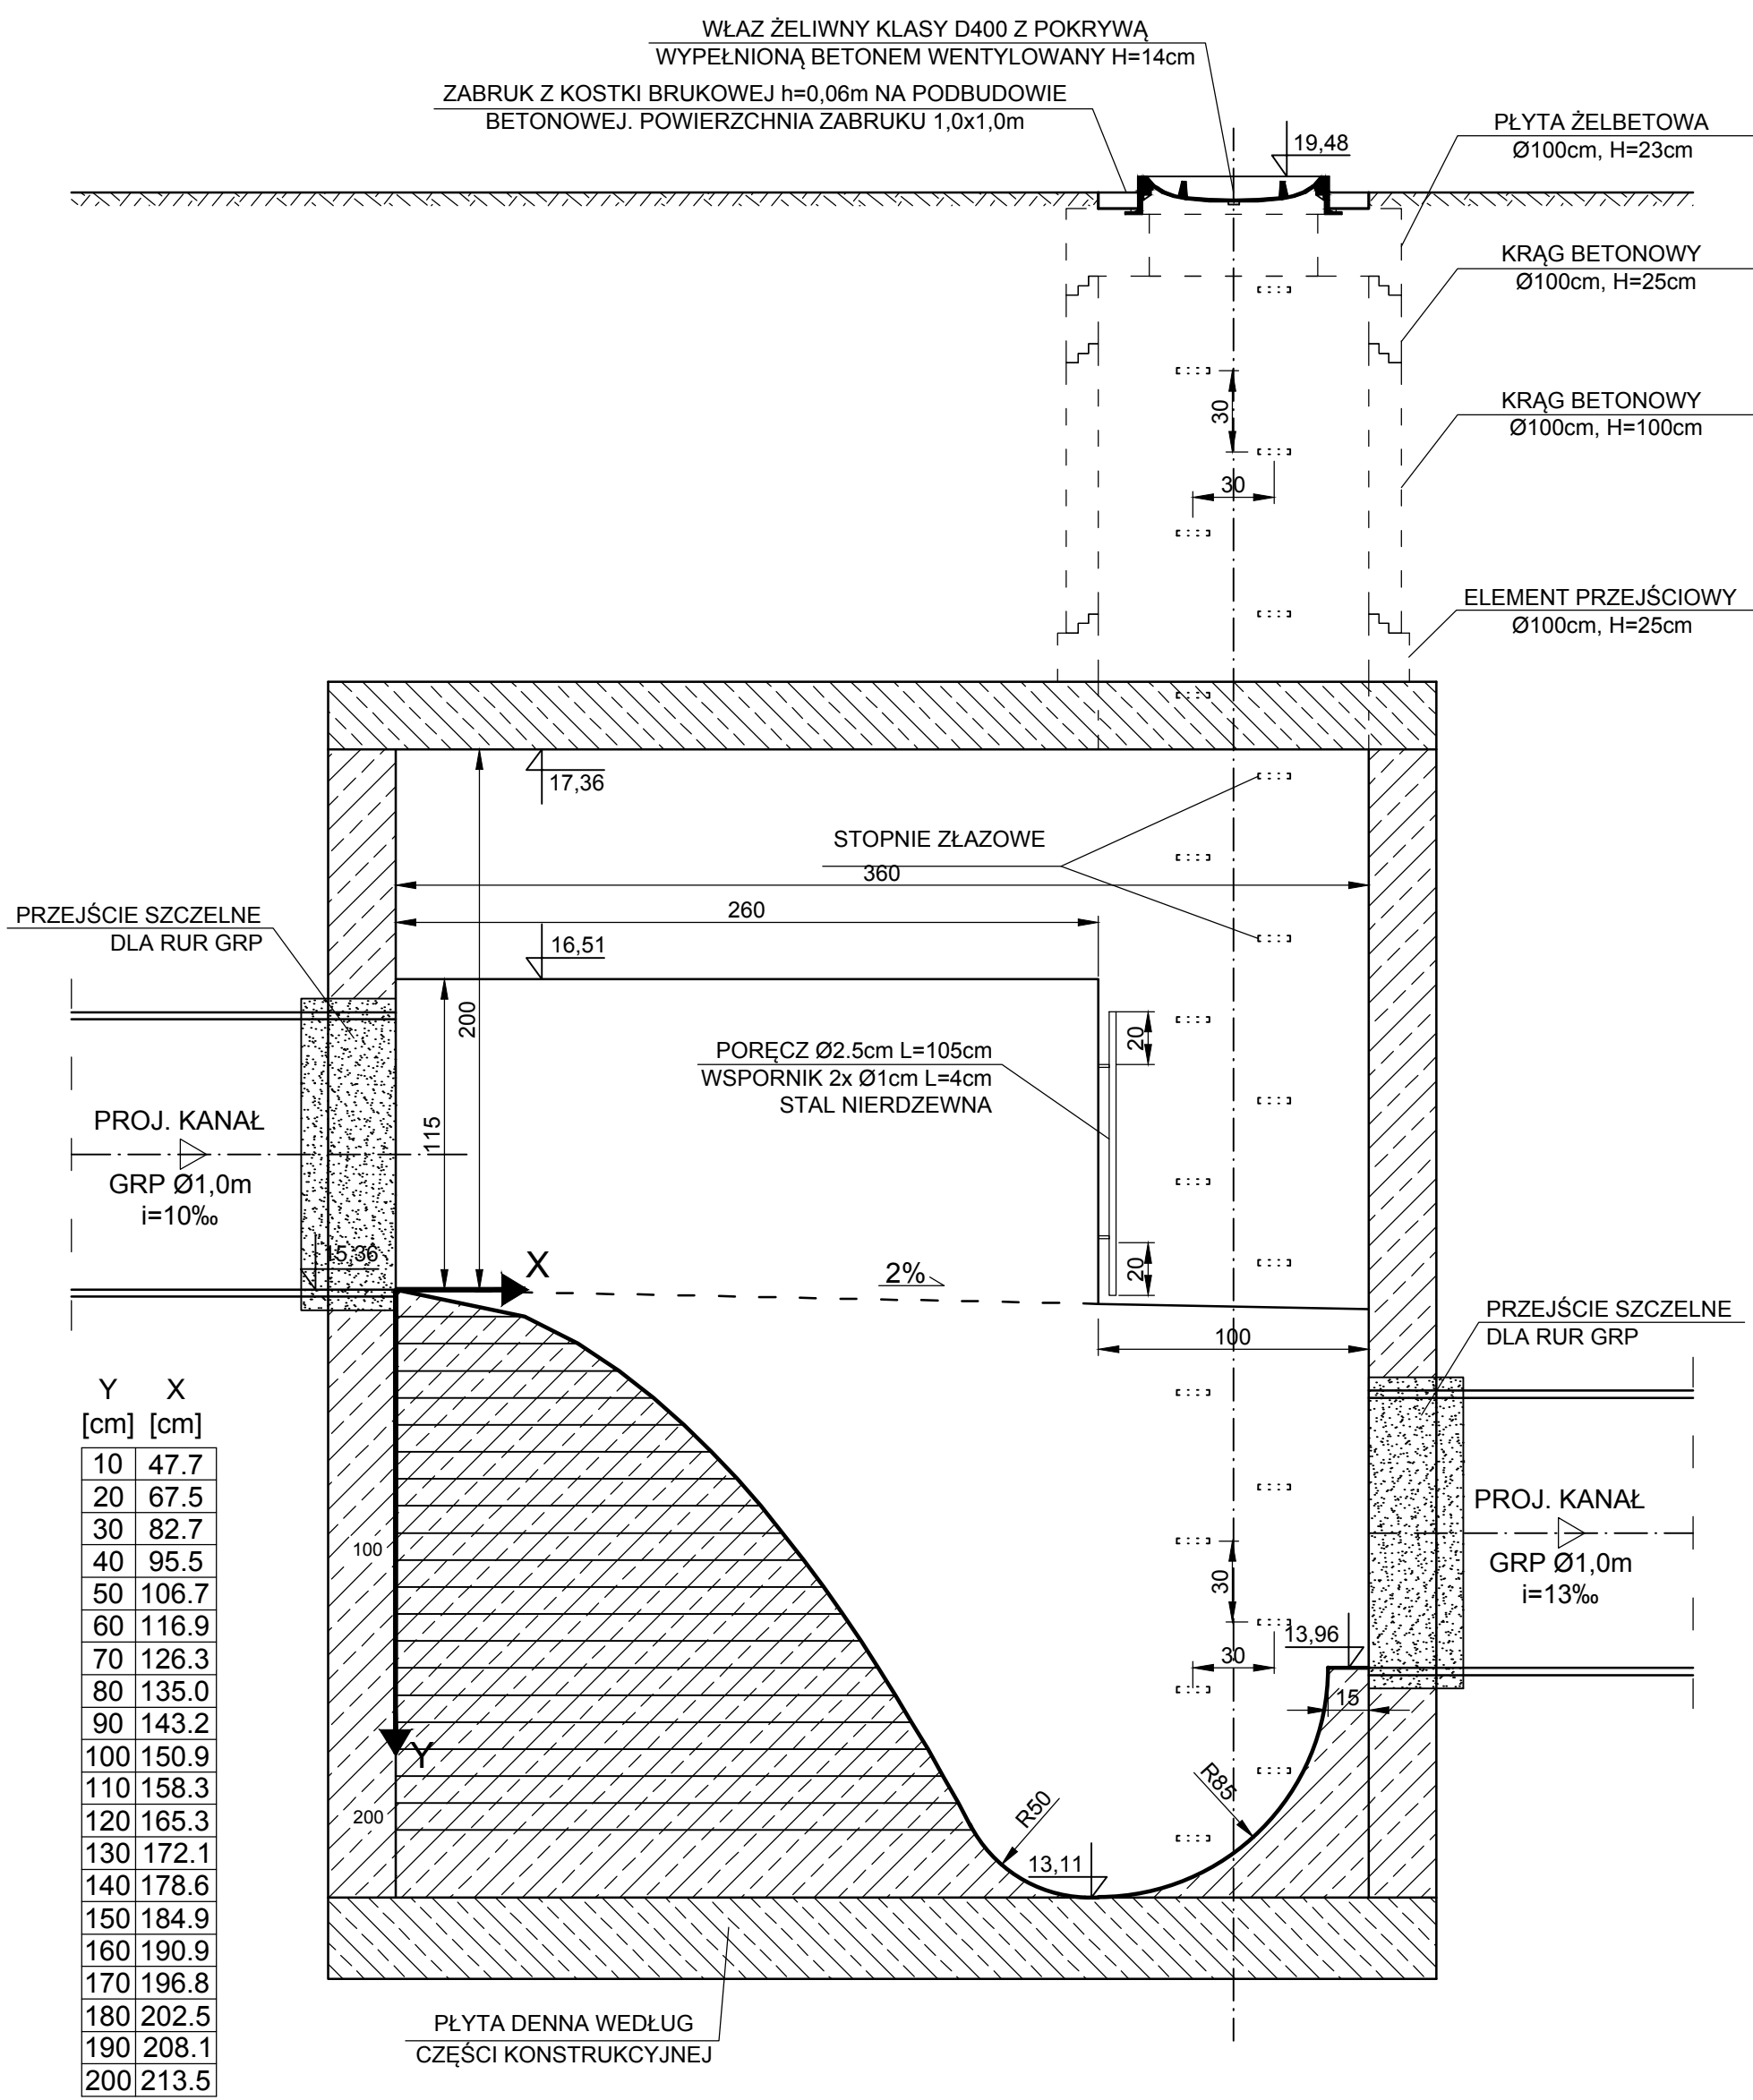

PRZĘKRÓJ B-B

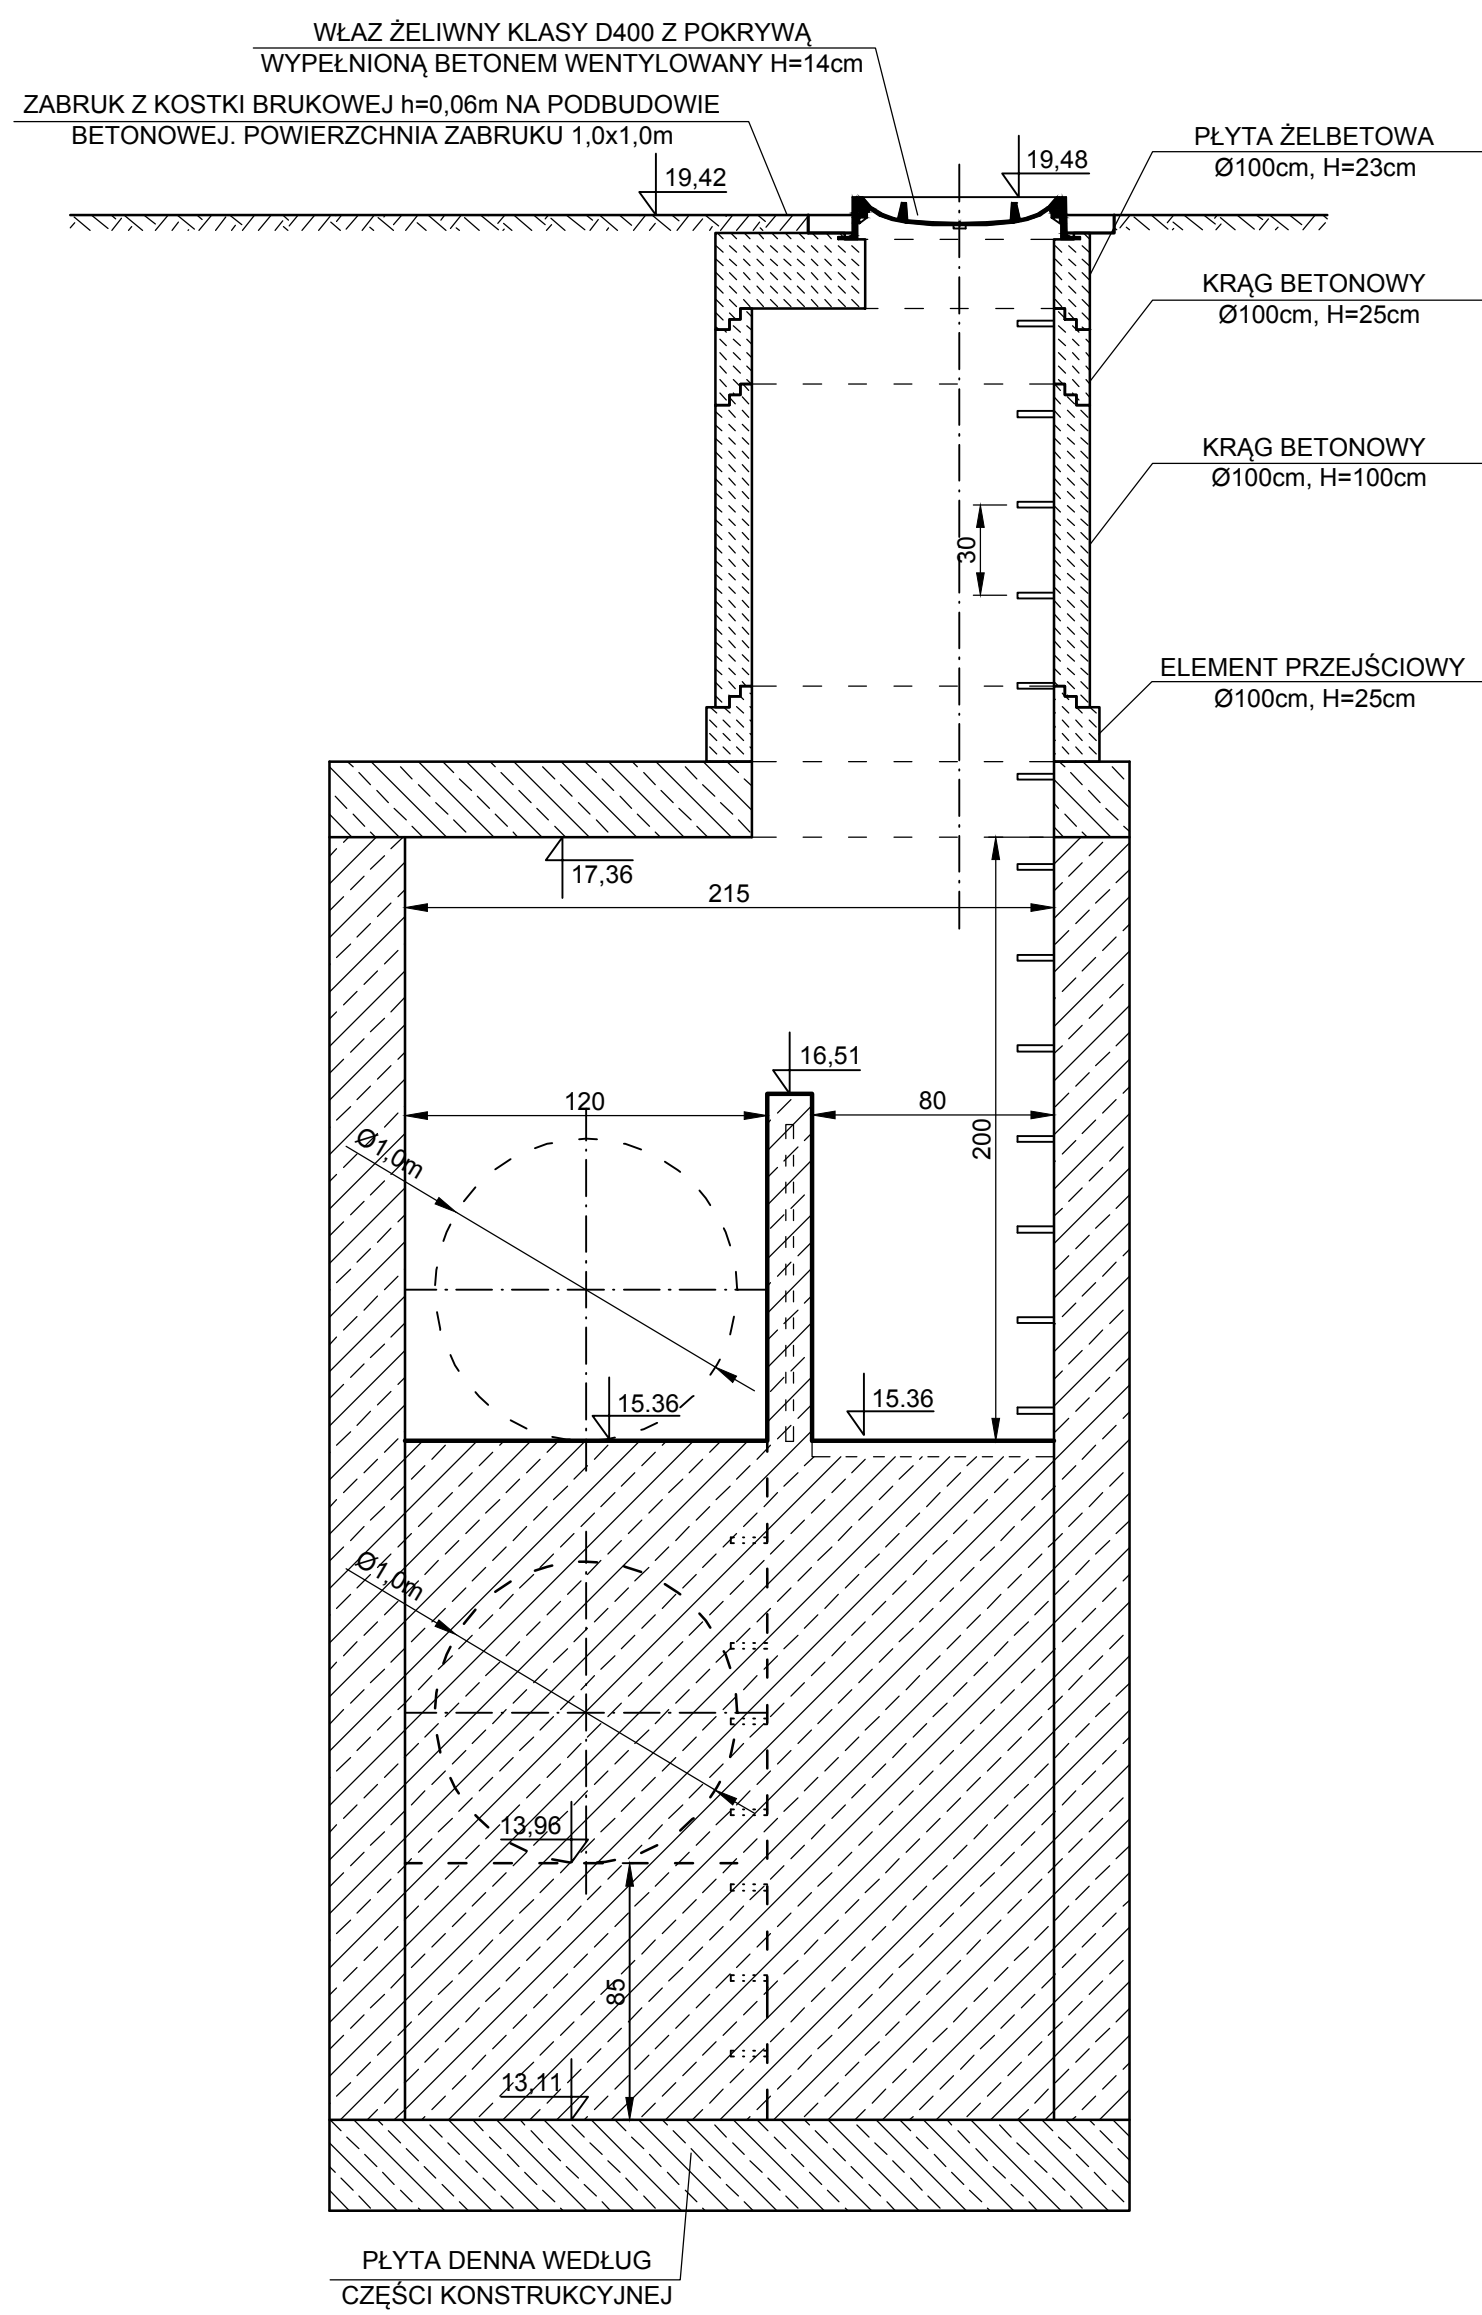

RZUT POZIOMY

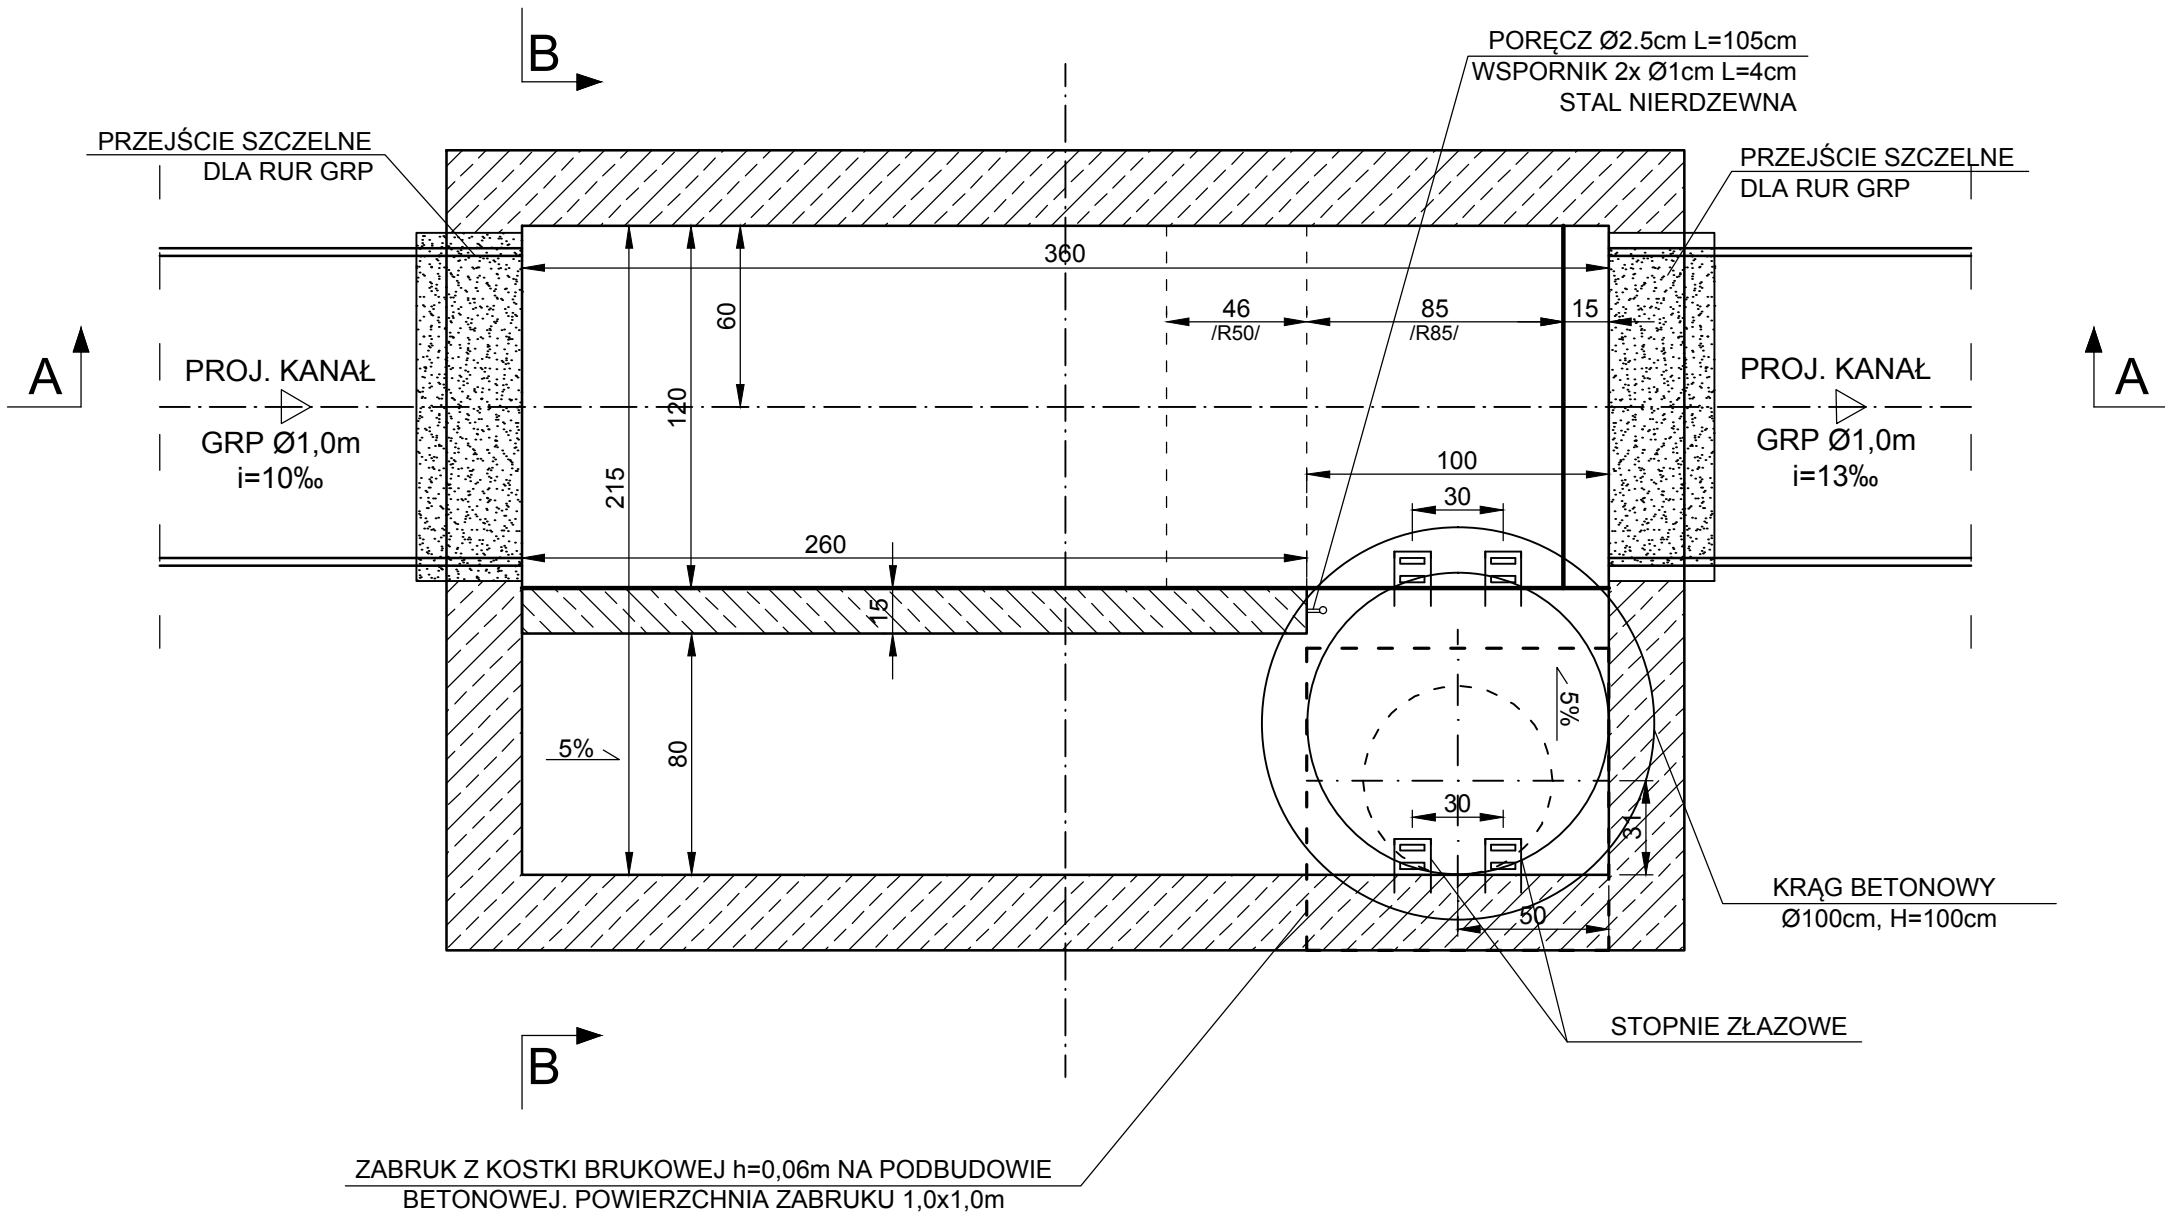

		Nazwa inwestora: ZAKŁAD WODOCIĄGÓW I KANALIZACJI SPÓŁKA Z O.O. 71-682 SZCZECIN; UL. GOLISZA 10	
		adres inwestycji: MIASTO SZCZECIN ULICA WILCZA, KOMUNY PARYSKIEJ, SZCZANIECKIEJ	
GŁÓWNY PROJEKTANT			
projektant:		mgr inż. ZBIGNIEW WOŹNIAK - spec. instal.-inżynieryjna 282/Sz/83	
branda: SIECI WOD-KAN			
projektant:		mgr inż. MARCIN OLEK - spec. instalacyjna bto ZAP/0218/POOS/13	
sprawdzający:		mgr inż. DARIUSZ SKUZA - spec. instal.-inżynieryjna 583/Sz/94	
nazwa inwestycji: BUDOWA ODCINKA KOLEKTORA OGÓLNOSPŁAWNEGO W REJONIE UL. KOMUNY PARYSKIEJ - SZCZANIECKIEJ W SZCZECINIE			
nazwa opracowania: PROJEKT BUDOWLANY WIELOBRANŻOWY			
nazwa rysunku: KOMORA KASKADOWA			
Biuro Projektów "INBUD" s.c. ul Kwiatkowskiego 20/13, 71-004 Szczecin tel./fax: +81 (0)71 455 33 55 e-mail: inbud@gryfnet.pl		nr umowy / oprac.: P-925/2017 stadium oprac.: PROJEKT BUDOWLANY data oprac.: LIPIEC 2018r.	skala: 1:25 rysunek nr: 4