




PRZEKRÓJ A-A

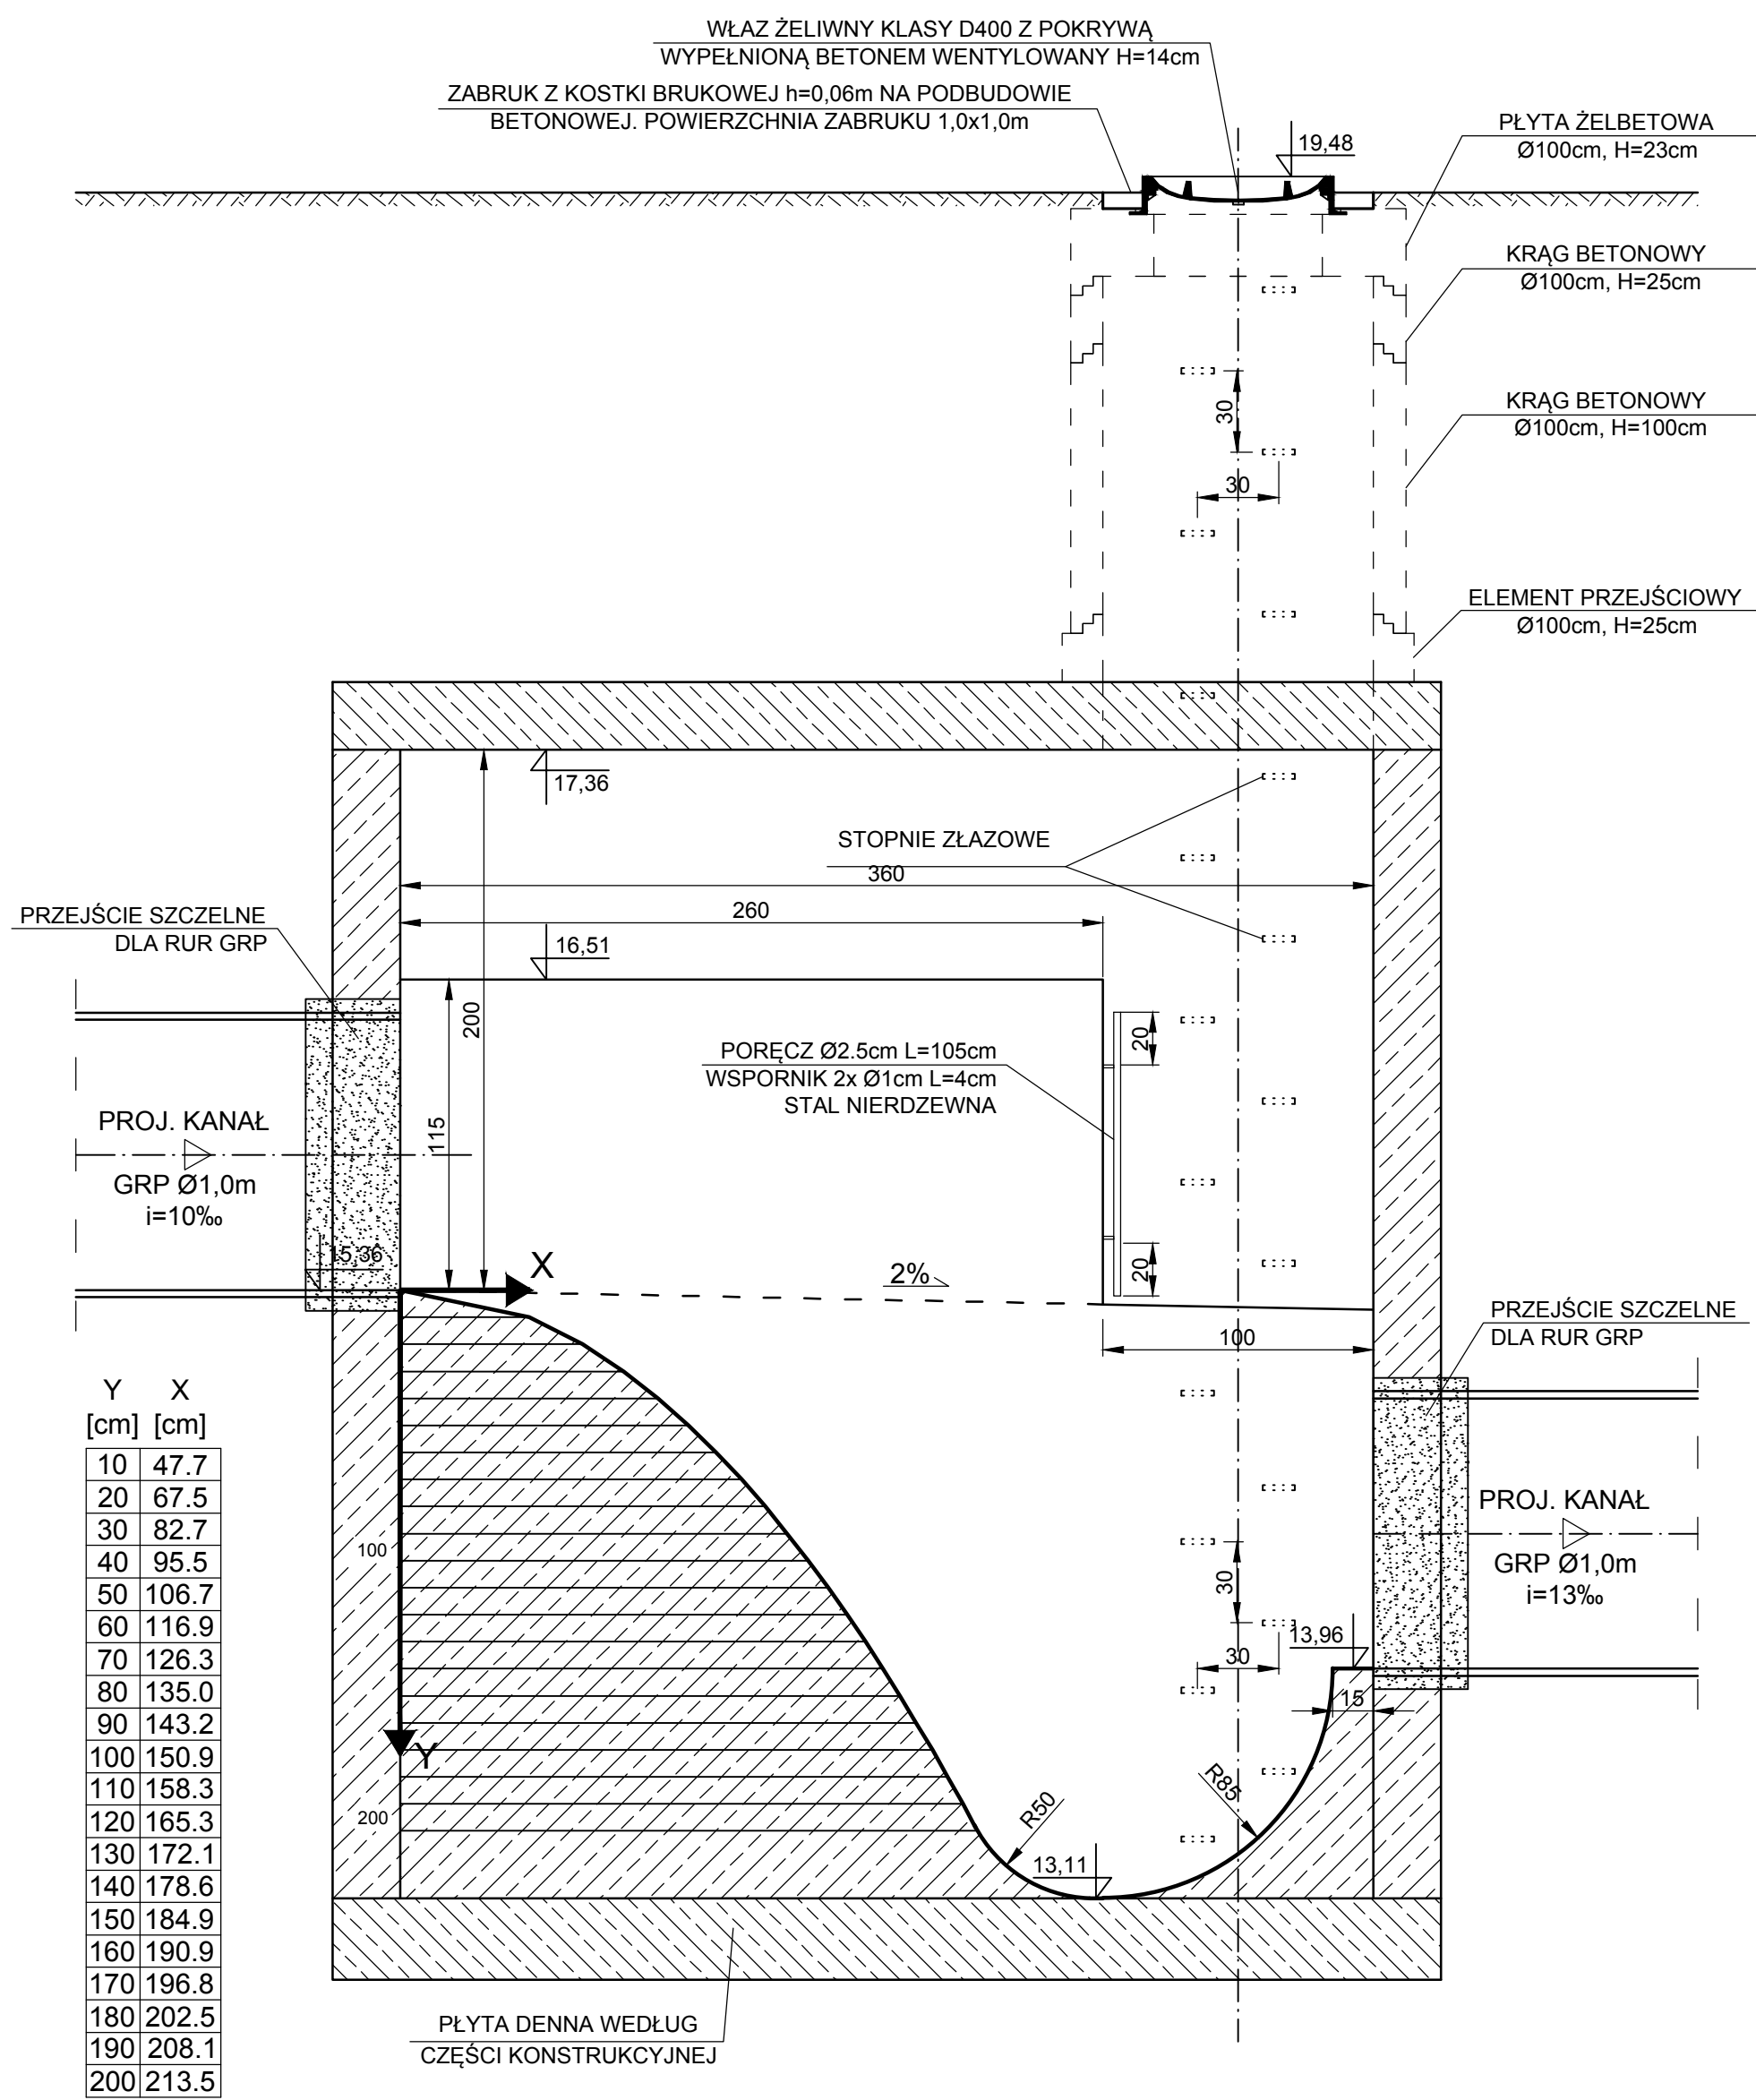

PRZEKRÓJ B-B

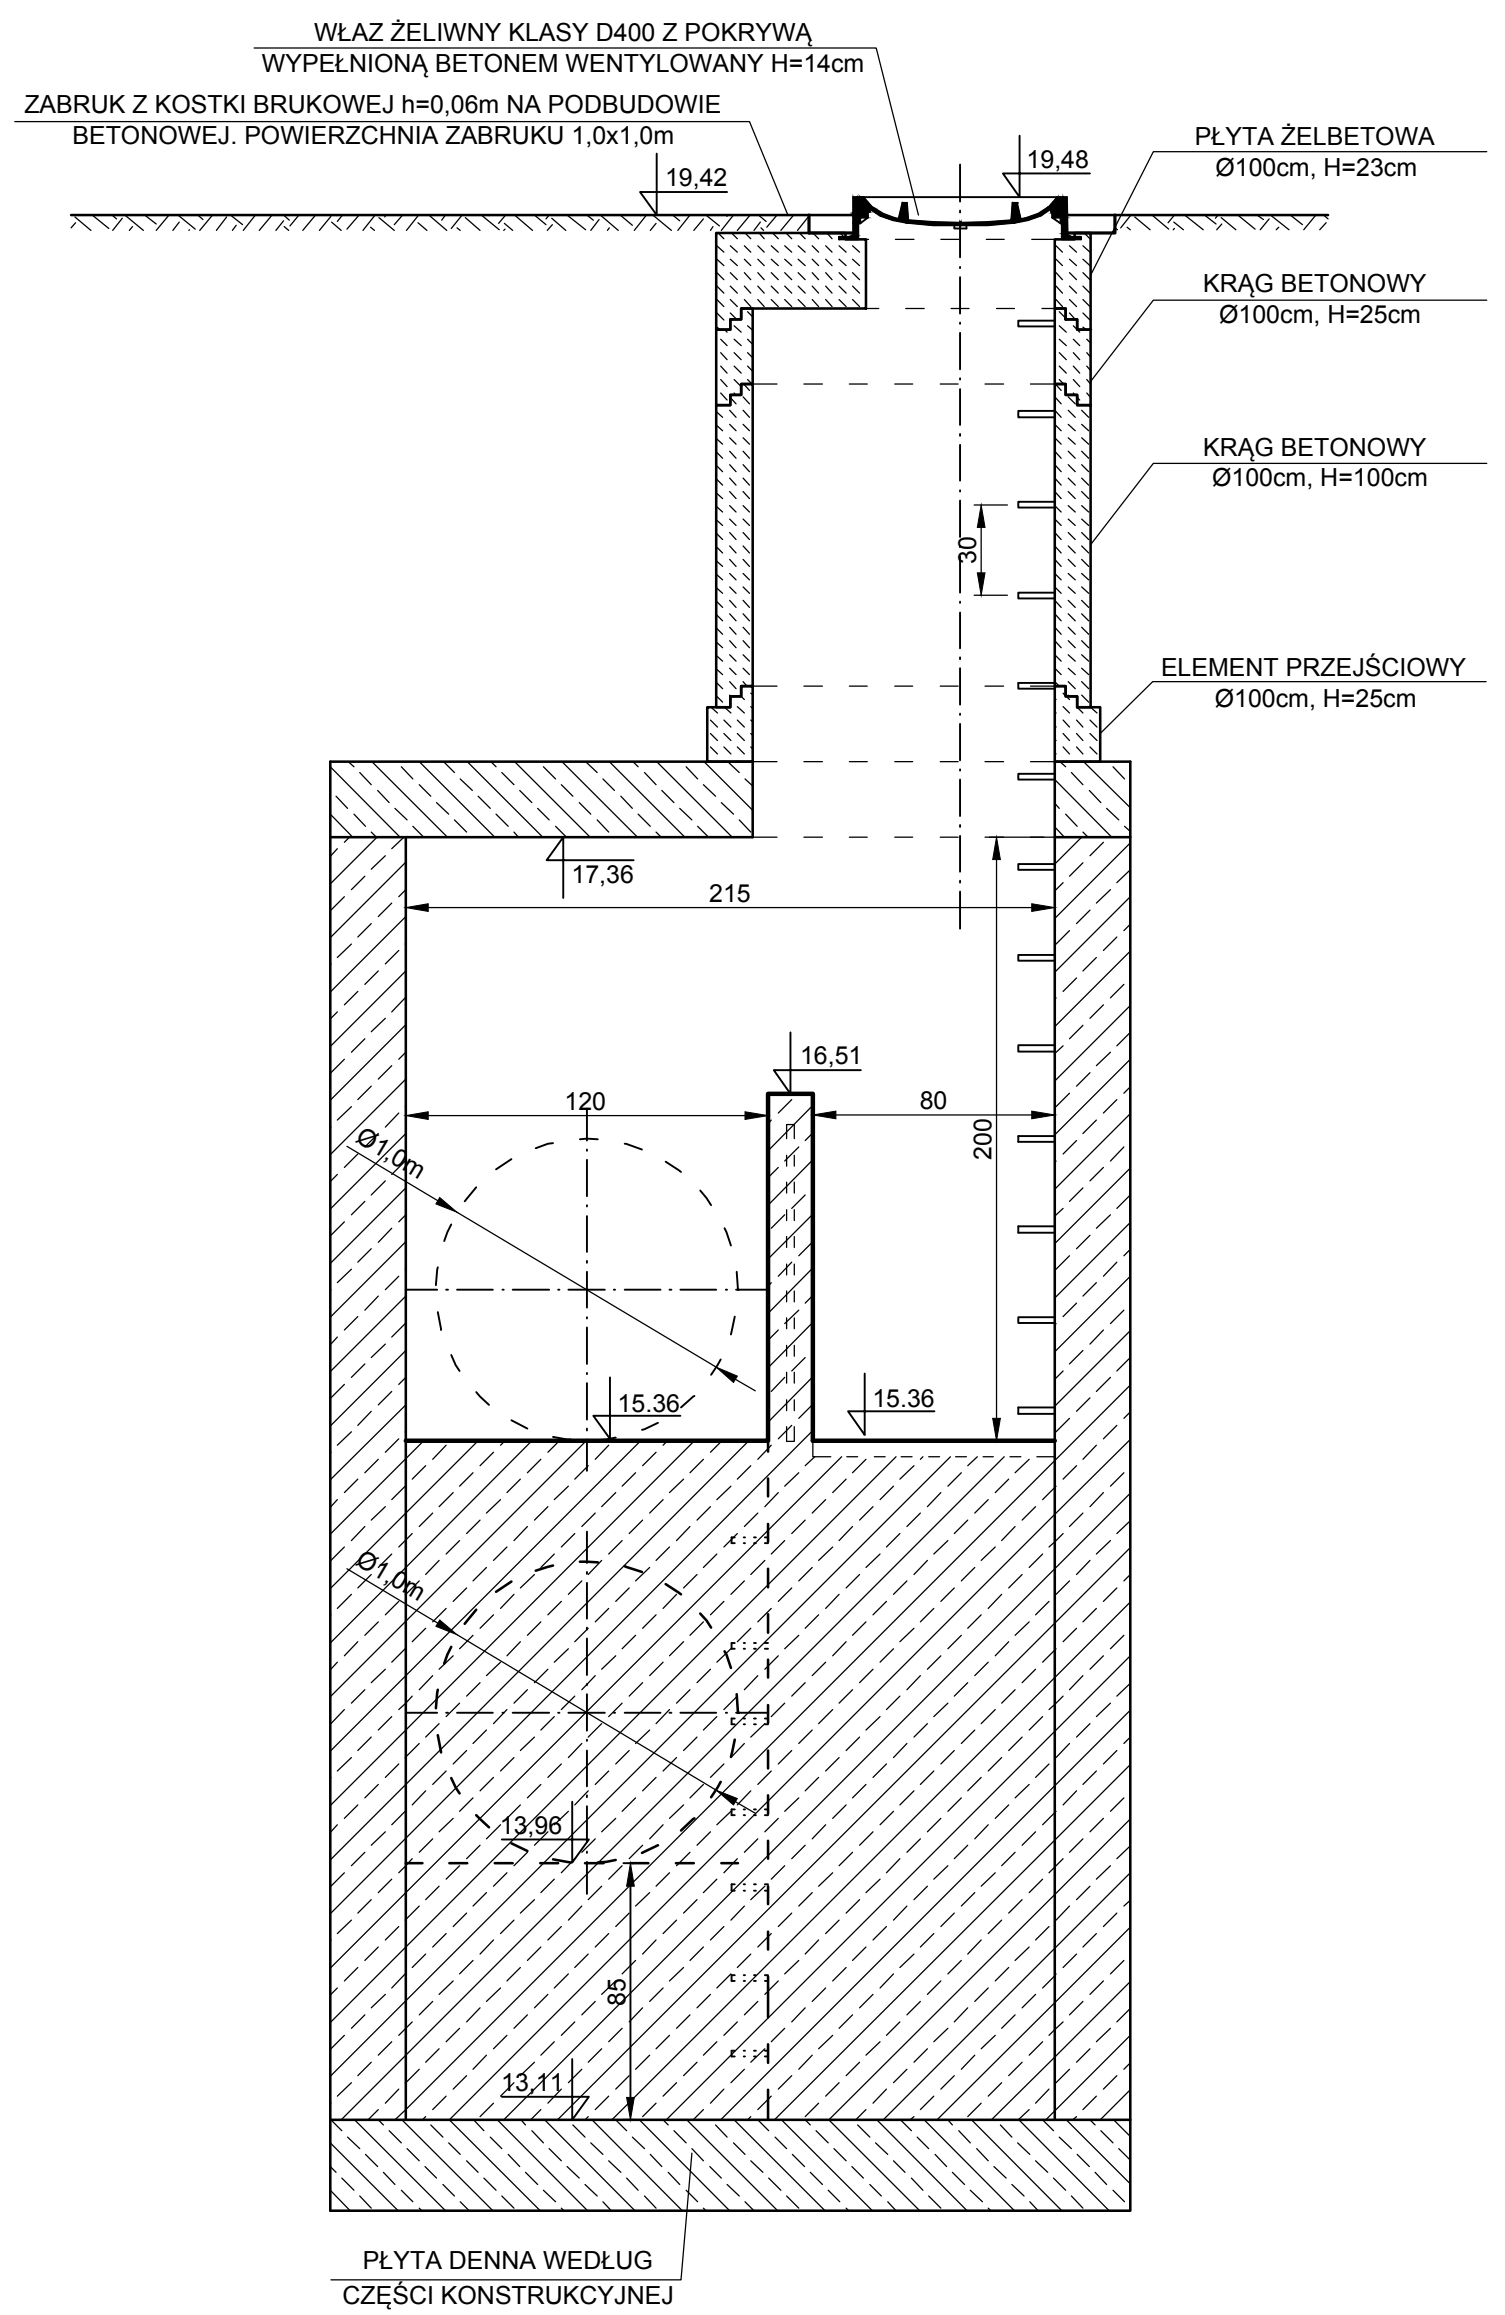

RZUT POZIOMY

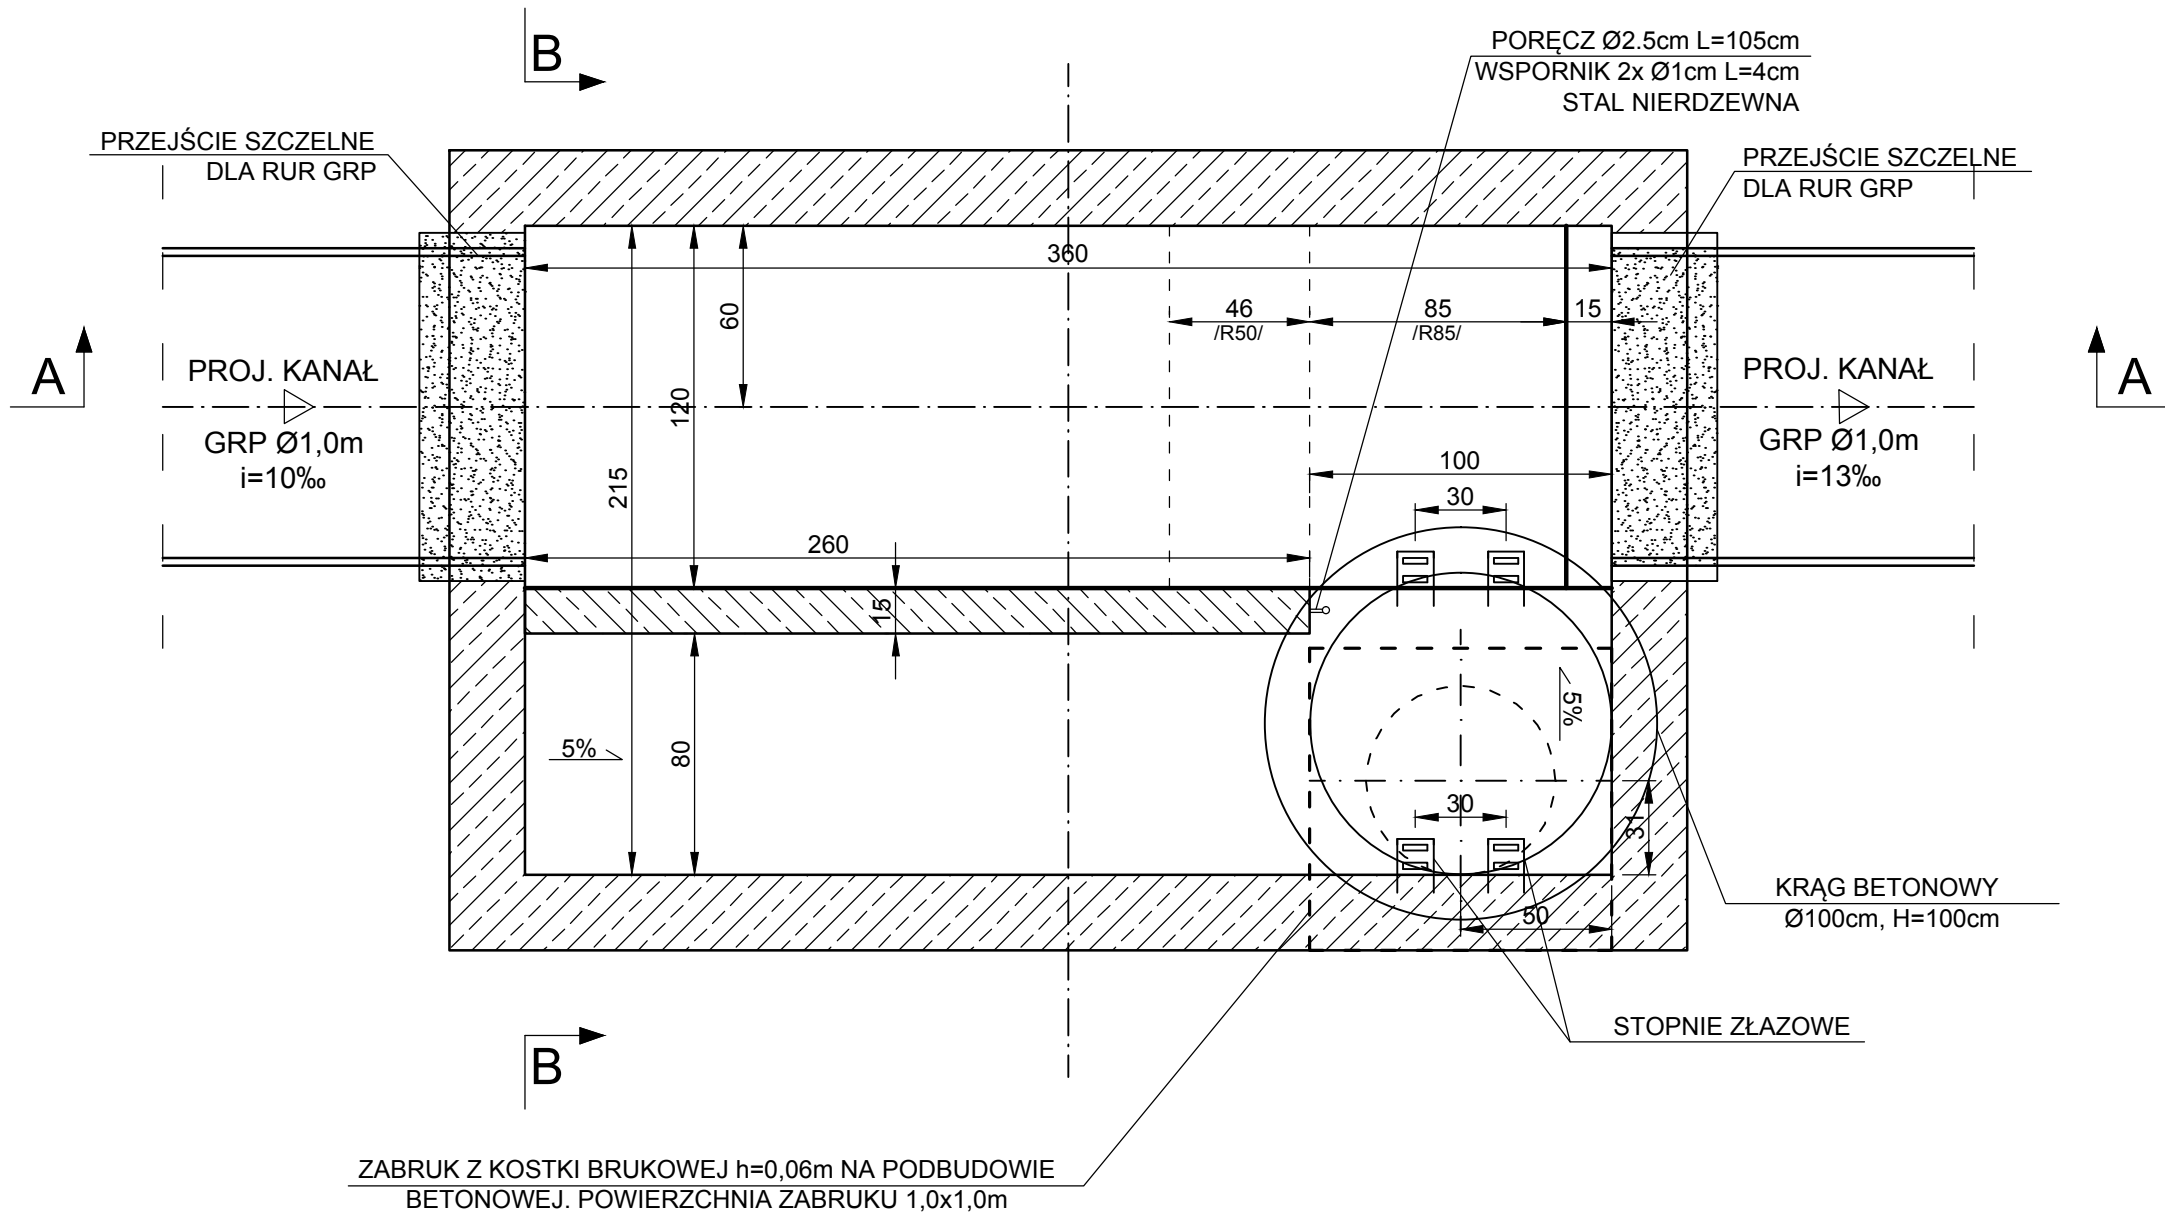

	nazwa inwestora: ZAKŁAD WODOCIĄGÓW I KANALIZACJI SPÓŁKA Z O.O. 71-682 SZCZECIN; UL. GOLISZA 10		
	adres inwestycji: MIASTO SZCZECIN ULICA WILCZA, KOMUNY PARYSKIEJ, SZCZANIECKIEJ		
GŁÓWNY PROJEKTANT			
projektant:	mgr inż. ZBIGNIEW WOŹNIAK	- spec.: instal.-inżynieryjna	282/Sz/83
branża:	SIECI WOD-KAN		
projektant:	mgr inż. MARCIN OLEK	- spec.: instalacyjna bto	ZAP/0218/PODS/13
sprawdzający:	mgr inż. DARIUSZ SKUZA	- spec.: instal.-inżynieryjna	583/Sz/94
nazwa inwestycji: BUDOWA ODCINKA KOLEKTORA OGÓLNOSPŁAWNEGO W REJONIE UL. KOMUNY PARYSKIEJ - SZCZANIECKIEJ W SZCZECINIE			
nazwa opracowania: TOM I - KANALIZACJA OGÓLNOSPŁAWNA			
nazwa rysunku: KOMORA KASKADOWA			
Biuro Projektów "INBUD" s.c. ul. Kwiatkowskiego 32/13, 71-004 Szczecin tel./fax +48 (091) 485 33 95 e-mail: inbud@gryfnet.pl		nr umowy / oprac.: P-925/2017 stadium oprac.: PROJEKT WYKONAWCZY data oprac.: LIPIEC 2018r.	skala: 1:25 rysunek nr: 4