

OBIEKT:
Szczecin, ul. Wiosny Ludów
Jednostka ewidencyjna: 326201_1 m. Szczecin
Dz. nr ewidencyjny: 326201_1.2036
Działka: 7, 8/14, 18/6, 18/7

SKALA 1:500
Układ współrzędnych: państwowy 2000/15
Poziom odniesienia wysokości: Amsterdam

"GEONOVA"
mgr inż. Bartosz Woźniczko
ul. Monte Cassino 18a/12
70-467 Szczecin
tel. 507 103 897

(Jednostka wykonawstwa geodezyjnego)

Kierownik roboty:
Bartosz Woźniczko, upr. nr 19606 (1.2)
(mgr, nazwisko, nr i zakres uprawnień)


Wykonano metodą: a) rastrowo b) wektorowo
Nazwa pliku _____
Wielkość pliku _____ data _____

- Mapę do celów projektowych sporządzono przy wykorzystaniu:
- Cyfrowej mapy zasadniczej w skali 1:500 nr arkusza w układzie 2000/15 5.200.17.01.1.4; -17.01.2.1; -17.01.2.3; -17.01.3.2
 - Uzbrojenie podziemne opracowane na podstawie:
a) Bezpośredniego pomiaru powykonawczego na ośniew - bez filtry
b) Pomiaru wykrywcami przewodów - z literą A
c) Digitalizacji i wektorizacji rastrowej mapy - z literą D
d) Pomiarów fotogrametrycznych - z literą F
e) Pomiar w oparciu o elementy mapy lub dane projektowe - z literą M
f) W oparciu o dane branżowe - z literą B
g) Inne - z literą I
h) Nieokreślone (np. wskazanie przebiegu przez wykawce) - z literą X
i) Pozwolenie na budowę - z literą P
j) Zgłoszenie budowy - literą Z
 - Dokumentacja z wytyczenia obiektu - literą T
 - Pomiaru zieleni wysokiej i pomników przyrody
 - Opracowanych geodezyjnie elementów planu zagospodarowania przestrzennego (linie rozgraniczające, linie regul., osie ulic)
 - Nie wyklucza się istnienia w terenie również uzbrojenia o którym brak było informacji branżowych i nie zostały odnotowane w czasie inwentaryzacji geodezyjnej

- Na mapie do celów projektowych wskazano następujące projekty sieci uzbrojenia terenu skoordynowane na Naradzie Koordynacyjnej w MODGIK:
- 6/2018 kd, w
 - 410/2011 e
 - 1621/2009 e
 - POZ.NA BUD.472/15

- Informacje dodatkowe:
- zakres pomiaru
- Redakcja mapy zgodna z rozporządzeniem MAiC z dnia 21.10.2015r. (Dz. U. 2015, poz. 1938)
 - z dnia 02.11.2015r. (Dz. U. 2015, poz. 2028)
 2. Mapa sporządzona została zgodnie z rozporządzeniem MSWiA z dnia 09.11.2011r. (Dz. U. nr 263, poz. 1572)
 - 3.1. Opracowanie nie dotyczy przypadku opisanego w §79 ust.5 rozporządzenia MSWiA z dnia 09.11.2011r. (Dz. U. nr 263, poz. 1572)
 - 3.2. Mapa zgodna z przepisami §79 ust.6 rozp. i w.
 4. Nie ustalono służebności gruntowej określonej §80 ust.4 rozp. MSWiA z dnia 09.11.2011r. (Dz. U. 263, poz. 1572)
 5. Mapa nadaje się do celów projektowych w zakresie pomiaru
 6. Wszystkie trwałe obiekty budowlane podlegają wytyczeniu przez jednostkę wykonawstwa geodezyjnego.

Bartosz Woźniczko
(kierownik jednostki wykonawstwa geodezyjnego)

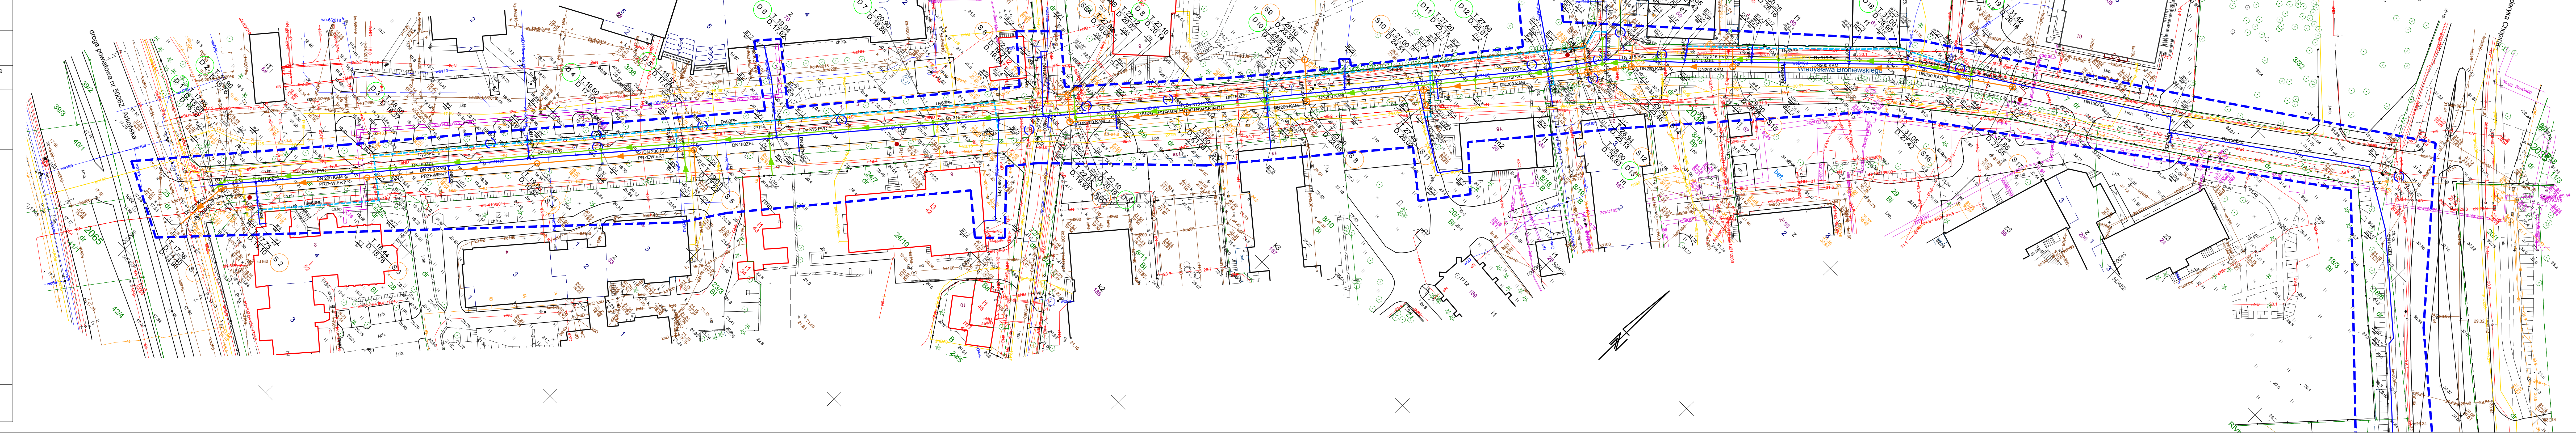

- OZNACZENIA :
- DN150 żel. Proj. sieć wodociągowa /wymiana po trasie istn. wodociągów/
 - DN200 KAM Proj. kanał sanitarny grawitacyjny z rur kamionkowych
 - Proj. studnie kanalizacji sanitarnej DN1000 /studnie S2, S3, S4, S5 oraz S11 i S13/
 - Proj. studnie kanalizacji sanitarnej DN1200 /studnie S6A, S6C, S7, S8, S9, S10, S12, S14, S15, S16, S17/
 - Dy 315 PVC Proj. kanał deszczowy grawitacyjny
 - Proj. studnie kanalizacji deszczowej DN800
 - Proj. wpusty kanalizacji deszczowej
 - Proj. wodociąg Dy 63mm PE - układowy na powierzchni terenu na czas wymiany sieci wodociągowej DN150 służący do zasilania w wodę przyległych budynków
 - Istn. gazociąg DN80 - nieczynny
 - G1 Lokalizacja otworu wg dokumentacji geologicznej

PROEKO S.C.
Biuro Projektowo-Consultingowe
71-173 Szczecin, ul. Wiosny Ludów 3
tel. 91 487 68 88, tel/fax 91 487 30 16
email: proeko.biurowp@wp.pl

Investor	Zakład Wodociągów i Kanalizacji Sp. z o.o. ul. Maksymiliana Goliśa 10 71-682 Szczecin		
Nazwa inwestycji	Budowa sieci wodociągowej z przyłączami, sieci kanalizacji sanitarnej z przyłączami i sieci kanalizacji deszczowej z przyłączami w ul. Broniewskiego oraz budowa kanalizacji sanitarnej w rejonie ul. Zdrojowej w Szczecinie		
Adres inwestycji	Szczecin, dz. nr 139/29, 139/45, 139/54 [2033] Szczecin, dz. nr 3/10, 3/15, 3/36, 5/1, 6/5, 6/6, 7, 8/8, 8/10, 8/14, 18/6, 18/8, 20/1, 23/2, 24/7, 24/10, 25, 28 [2036] ul. Arkońska, W. Broniewskiego, F. Chopina, Doktora Judy, Wiosny Ludów, Zdrojowa		
Obiekt	Sieć wodociągowa DN150mm żel. sferoid z przyłączami Kanalizacja sanitarne DN200mm kam. z przyłączami Kanalizacja deszczowa Dy 315mm PVC z przyłączami		
Tytuł rysunku	Projekt zagospodarowania terenu		
	Imię i nazwisko	Nr uprawnień, specjalność	Podpis
Projektował	mgr inż. Stanisław Padiasek	305197/Sz w specjalności mierzniarska	
Sprawił	mgr inż. Piotr Padiasek	285204/w spec. mierzniarsko-rytmicznej w zakresie sieci kanalizacji i inżynierii	
PROJEKT BUDOWLANY I WYKONAWCZY			Data 15.05.2019r.
branża sanitarna			Skala 1:500
Rysunek Nr 1.1			Nr zlec. P-198/2018