

OBIJEKT:

Szczecin, ul. Wiosny Ludów
Jednostka ewidencyjna: 326201_1 m. Szczecin
Obręb ewidencyjny: 326201_1.2036
Działka: 7, 8/14, 18/6, 18/7

SKALA 1:500

Układ współrzędnych: państwowy 2000/15

Poziom odniesienia wysokości: Amsterdam

Kierownik roboty	
------------------	--

Bartosz Woźniczko, upr. nr 19606 (1,2
(imię, nazwisko, nr i zakres uprawnień)

Mapę do celów projektowych sporządzono przy wykorzystaniu

- a) Cyfrowe mapy zasadniczej w skali 1:500 nr arkusza w układzie 2000/1
5.200.17.01.14; -17.01.21; -17.01.23; -17.01.32
- 2) Uzbrojenie podziemne opracowane na podstawie:
 - a) Bezpośredniego pomiaru powykonawczego na osnowę - bez litery
 - b) Pomiaru wykrywcą przewódów - z literą A
 - c) Digitalizacji i wektoryzacji rastra mapy - z literą D
 - d) Pomiarów fotogrametrycznych - z literą F
 - e) Pomiar w oparciu o elementy mapy lub dane projektowe - z literą M
 - f) W oparciu o dane branżowe - z literą B
 - g) Inne - z literą I
 - h) Nieokreślone (np. wskazanie przebiegu przez wykonawcę) - z literą X
- i) Dokumentacja z narady koordynacyjnej - z literą K
- j) Pozwolenie na budowę - z literą P
- k) Zgłoszenie budowy - literą Z
- l) Dokumentacja z wytyczenia obiektu - literą T
3. Pomiaru zieleni wysokiej i) pomników przyrody
4. Opracowanych geodezyjnie elementów planu zagospodarowania przestrzennego (linie rozgraniczające, linie regul., osie ulic)
5. Nie wyklucza się istnienia w terenie również uzbrojenia o którym brak był informacji branżowych i nie zostały odnaleziona w czasie inwentaryzacji geodezyjnej

Na mapie do celów projektowych wskazano następujące projekty sieci uzbrojenia terenu skoordynowane na Naradzie Koordynacyjnej w MODGiK:

1. 6/2018 kd, w
2. 410/2011 e
3. 1621/2009 e
4. POZ.NA BUD.472/15

Informacje dodatkowe

■ ■ ■ ■ ■ ■ ■ ■ - zakres pomiaru

1. Redakcja mapy zgodnie z rozporządzeniem MAiC z dnia 21.10.2015r. (Dz. U. 2015, poz. 1938)
2. z dnia 02.11.2015r. (Dz. U. 2015, poz. 2028)
3. Mapa sporządzona została zgodnie z rozporządzeniem MSWiA z dnia 09.11.2011r.(Dz. U. nr 263, poz 1572)
- 4.1. Opracowanie nie dotyczy przypadku opisanego w §79 ust.5 rozporządzenia MSWiA z dnia 09.11.2011r.(Dz. U. nr 263, poz. 1572)
5. 3.2. Mapa zgodnie z przepisami §79 ust.5 roz. i-w:--
6. Nie ustalono służebności gruntowej określonej §80 ust.4 rozp. MSWiA z dnia 09.11.2011r. (Dz. U. 263, poz 1572)
7. Mapa nadaje się do celów projektowych w zakresie pomiaru
8. Wszystkie linie obiekty budowlane podlegają wytyczeniu przez jednostkę wykonawstwa geodezyjnego.

"GEONOVA"
mgr inż. Bartosz Woźniczko
ul. Monte Cassino 18a/12
70-467 Szczecin
tel. 507 103 897

(Jednostka wykonawstwa geodezyjnego

Wykonano metodą: ~~a) rastrowo~~ b) wektorowo

Nazwa pliku
Wielkość pliku data

Wykonano w ramach pracy geodezyjnej:

Zgłoszonej w MODGiK w Szczecinie

W zakresie opracowania znajdują się punkty osnowy geodezyjne
nr: brak
Podlegające ochronie na podst. art. 15, art. 48 ust.1 pkt 3
Ustawy Prawo geodezyjne i kartograficzne

Granice i nr działek ewidencyjnych według danych MODGiK w Szczecinie
z dnia: 07.09.2018r


Aktualność mapy

1. Zgodność mapy z bazą BDOT 500 (wywiad terenowy i wykonywanie pomiarów) w dniu 21.09.2018r.
2. Zgodność mapy z bazą GESUT w dniu 07.09.2018r.
3. Zgodność mapy w treści ewidencyjnej z operatem technicznym – ID-
4. Zgodność mapy z bazą EGiB w dniu 07.09.2018r.

Rejestracja

Bartosz Woźniczko

(kierownik jednostki wykonawstwa geodezyjnego)

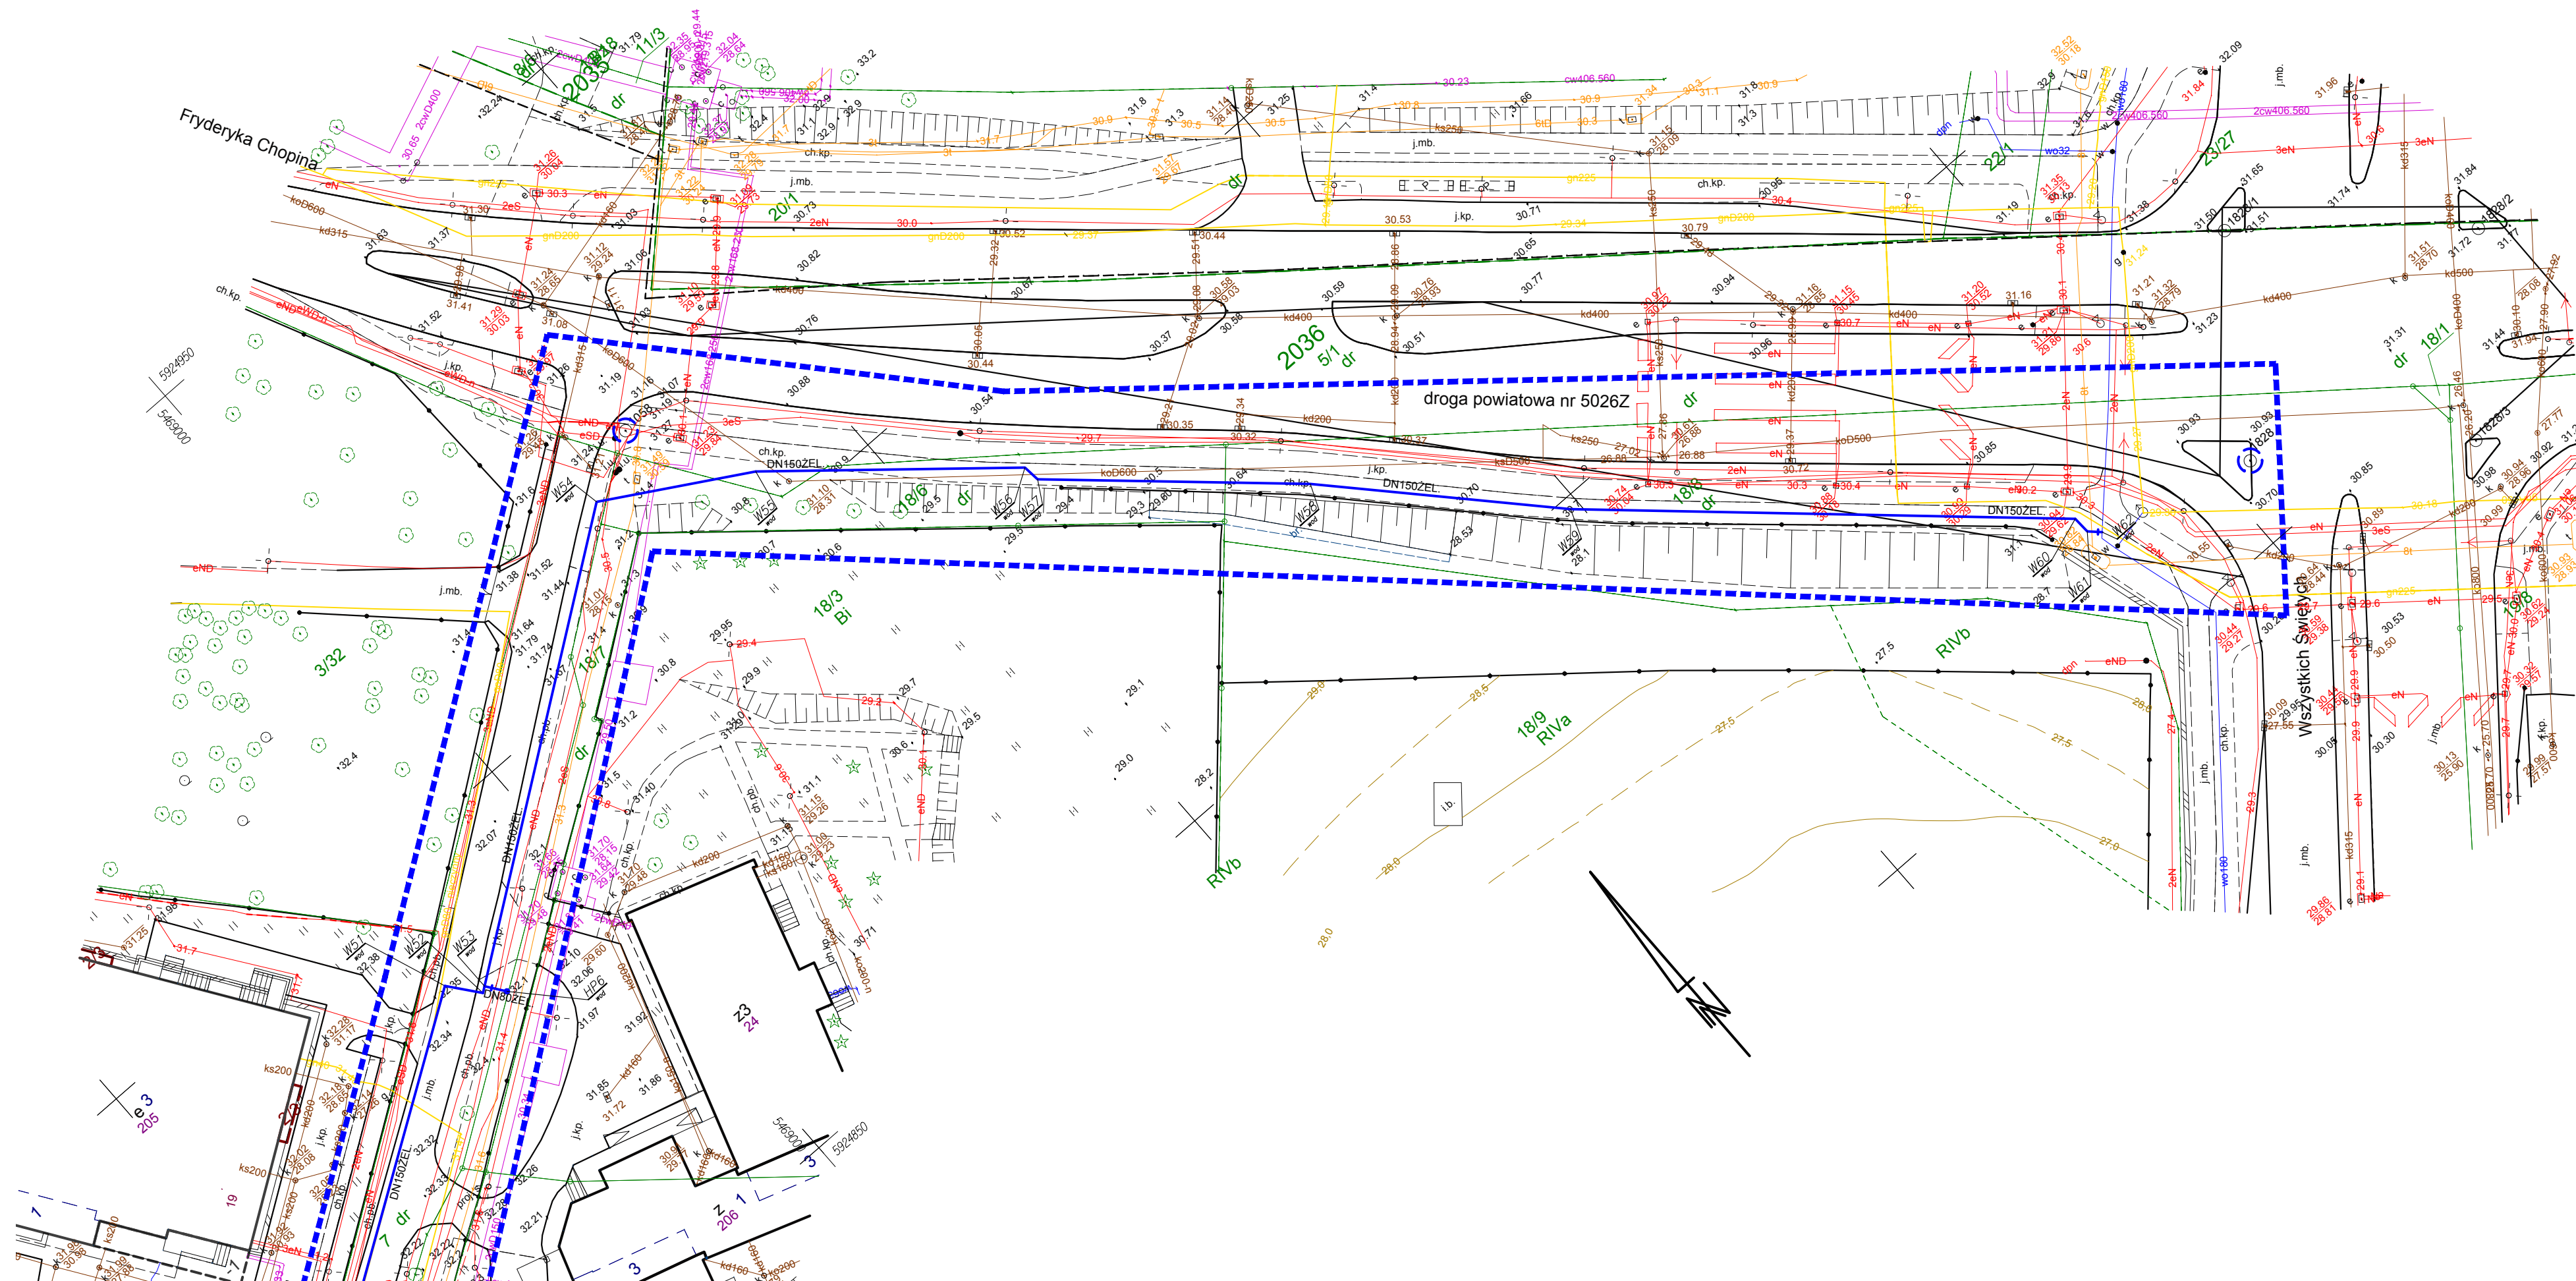

OZNACZENIA :

DN 150 ŽEL

Proj. sieć wodociągowa



 **PROEKO S.C.**
Biuro Projektowo-Consultingowe
71-173 Szczecin, ul. Wita Stwosza 3
tel. 91 487 68 88, tel./fax 91 487 30 16
email : proeko.biuro@wp.pl

Inwestor	Zakład Wodociągów i Kanalizacji Sp. z o.o. ul. Maksymiliana Goliśza 10 71-682 Szczecin
----------	--

Nazwa inwestycji	Budowa sieci wodociągowej z przyłączami, sieci kanalizacji sanitarnej z przyłączami i sieci kanalizacji deszczowej z przyłączami w ul. Broniewskiego oraz budowa kanalizacji sanitarnej w rejonie ul. Zdrojowej w Szczecinie
------------------	--

Adres inwestycji	Szczecin, dz. nr 139/29, 139/45, 139/54 [2033] Szczecin, dz. nr 3/10, 3/15, 3/38, 5/1, 6/5, 6/6, 7, 8/8, 8/10, 8/14, 18/6, 18/8, 20/1, 23/2, 24/7, 24/10, 25, 28 [2036] ul.Arkońska, W.Broniewskiego, F.Chopina, Doktora Judyma, Wiosny Ludów, Zdrojow
------------------	--

Obiekt	Sieć wodociągowa DN150mm żel. sferoid. z przyłączami Kanalizacja sanitarna DN200mm kam. z przyłączami Kanalizacja deszczowa Dy 315mm PVC z przyłączami
--------	---

Tytuł rysunku	Projekt zagospodarowania terenu
---------------	---------------------------------

	Imię i nazwisko	Nr uprawnień, specjalność
Projektował branża sanitarna	mgr inż. Stanisław Padiasek	305/1971/Sz w specjalności inżynieria sanitarna
Sprawdził branża sanitarna	mgr inż. Piotr Padiasek	285/Sz/94 w spec. instalacyjno-inżynierskiej w zakresie sieci sanitarnych (wod-kan) i ochr. środ.

PROJEKT BUDOWLANY I WYKONAWCZY

<i>branża sanitarna</i>	<i>Rysunek Nr 1.2</i>
-------------------------	-----------------------

Data
15.05.2019

Skala
1:500

	Nr zlec.
	12222