

OBIEKT:

Szczecin, ul. Wiosny Ludów
Jednostka ewidencyjna: 326201_1 m. Szczecin
Obręb ewidencyjny: 326201_1.2033
Działka: 139/45, 139/54, 139/29

SKALA 1:500

Układ współrzędnych: państwowy 2000/15
Poziom odniesienia wysokości: Amsterdam

Kierownik roboty:

Bartosz Woźniczko, upr. nr 19606 (1,2)
(imię, nazwisko, nr i zakres uprawnień)

Mapę do celów projektowych sporządzono przy wykorzystaniu:

1. Cyfrowej mapy zasadniczej w skali 1:500 nr arkusza w układzie 2000/15 5.200.17.01.1.2
2. Uzbrojenie podziemne opracowane na podstawie:
 - a) Bezpośredniego pomiaru powykonawczego na osnowę - bez litery
 - b) Pomiaru wykrywaczem przewodów - z literą A
 - c) Digitalizacji i wektoryzacji rastra mapy - z literą D
 - d) Pomiarów fotogrametrycznych - z literą F
 - e) Pomiar w oparciu o elementy mapy lub dane projektowe - z literą M
 - f) W oparciu o dane branżowe - z literą B
 - g) Inne - z literą I
 - h) Nieokreślone (np. wskazanie przebiegu przez wykonawcę)- z literą X
 - i) Dokumentacja z narady koordynacyjnej - z literą K
 - j) Pozwolenie na budowę - z literą P
 - k) Zgłoszenie budowy - literą Z
 - l) Dokumentacja z wytyczenia obiektu - literą T
 - m) Pomiaru zieleni wysokiej i pomników przyrody
 - n) Opracowanych geodezyjnie elementów planu zagospodarowania przestrzennego (linie rozgraniczające, linie regul., osie ulic)
 - o) Nie wyklucza się istnienia w terenie również uzbrojenia o którym brak było informacji branżowych i nie zostały odnalezione w czasie inwentaryzacji geodezyjnej

Na mapie do celów projektowych wskazano następujące projekty sieci uzbrojenia terenu skoordynowane na Naradzie Koordynacyjnej w MODGiK:

1. bd.

Informacje dodatkowe:

— — — — — - zakres pomiaru

1. Redakcja mapy zgodna z rozporządzeniem MAiC z dnia 21.10.2015r. (Dz. U. 2015, poz. 1938) z dnia 02.11.2015r. (Dz. U. 2015, poz. 2028)
2. Mapa sporządzona została zgodnie z rozporządzeniem MSWiA z dnia 09.11.2011r.(Dz. U. nr 263, poz. 1572)
- 3.1. Opracowanie nie dotyczy przypadku opisanego w §79 ust.5 rozporządzenia MSWiA z dnia 09.11.2011r.(Dz. U. nr 263, poz. 1572)
- 3.2. Mapa zgodna z przepisami §79 ust.5 rozp.-j.w.-
4. Nie ustalono służebności gruntowej określonej §80 ust.4 rozp. MSWiA z dnia 09.11.2011r. (Dz. U. 263, poz. 1572)
5. Mapa nadaje się do celów projektowych w zakresie pomiaru
6. Wszystkie trwałe obiekty budowlane podlegają wytyczeniu przez jednostkę wykonawstwa geodezyjnego.

"GEONOVA"
mgr inż. Bartosz Woźniczko
ul. Monte Cassino 18a/12
70-467 Szczecin
tel. 507 103 897

(Jednostka wykonawstwa geodezyjnego)

Wykonano metodą: a) rastrowo- b) wektorowo

Nazwa pliku

Wielkość pliku data

Wykonano w ramach pracy geodezyjnej:

ID: MODGiK 354.2526 2018

Zgłoszonej w MODGiK w Szczecinie

W zakresie opracowania znajdują się punkty osnowy geodezyjnej

nr: brak

Podlegające ochronie na podst. art. 15, art. 48 ust.1 pkt 3

Ustawy Prawo geodezyjne i kartograficzne

Granice i nr działek ewidencyjnych według danych MODGiK w Szczecinie

z dnia: 07.09.2018r


Aktualność mapy

1. Zgodność mapy z bazą BDOT 500 (wywiad terenowy i wykonywanie pomiarów) w dniu 21.09.2018r.
2. Zgodność mapy z bazą GESUT w dniu 07.09.2018r.
3. Zgodność mapy w treści ewidencyjnej z operatem technicznym- ID-
4. Zgodność mapy z bazą EGIB w dniu 07.09.2018r.

Rejestracja

Bartosz Woźniczko

(kierownik jednostki wykonawstwa geodezyjnego)

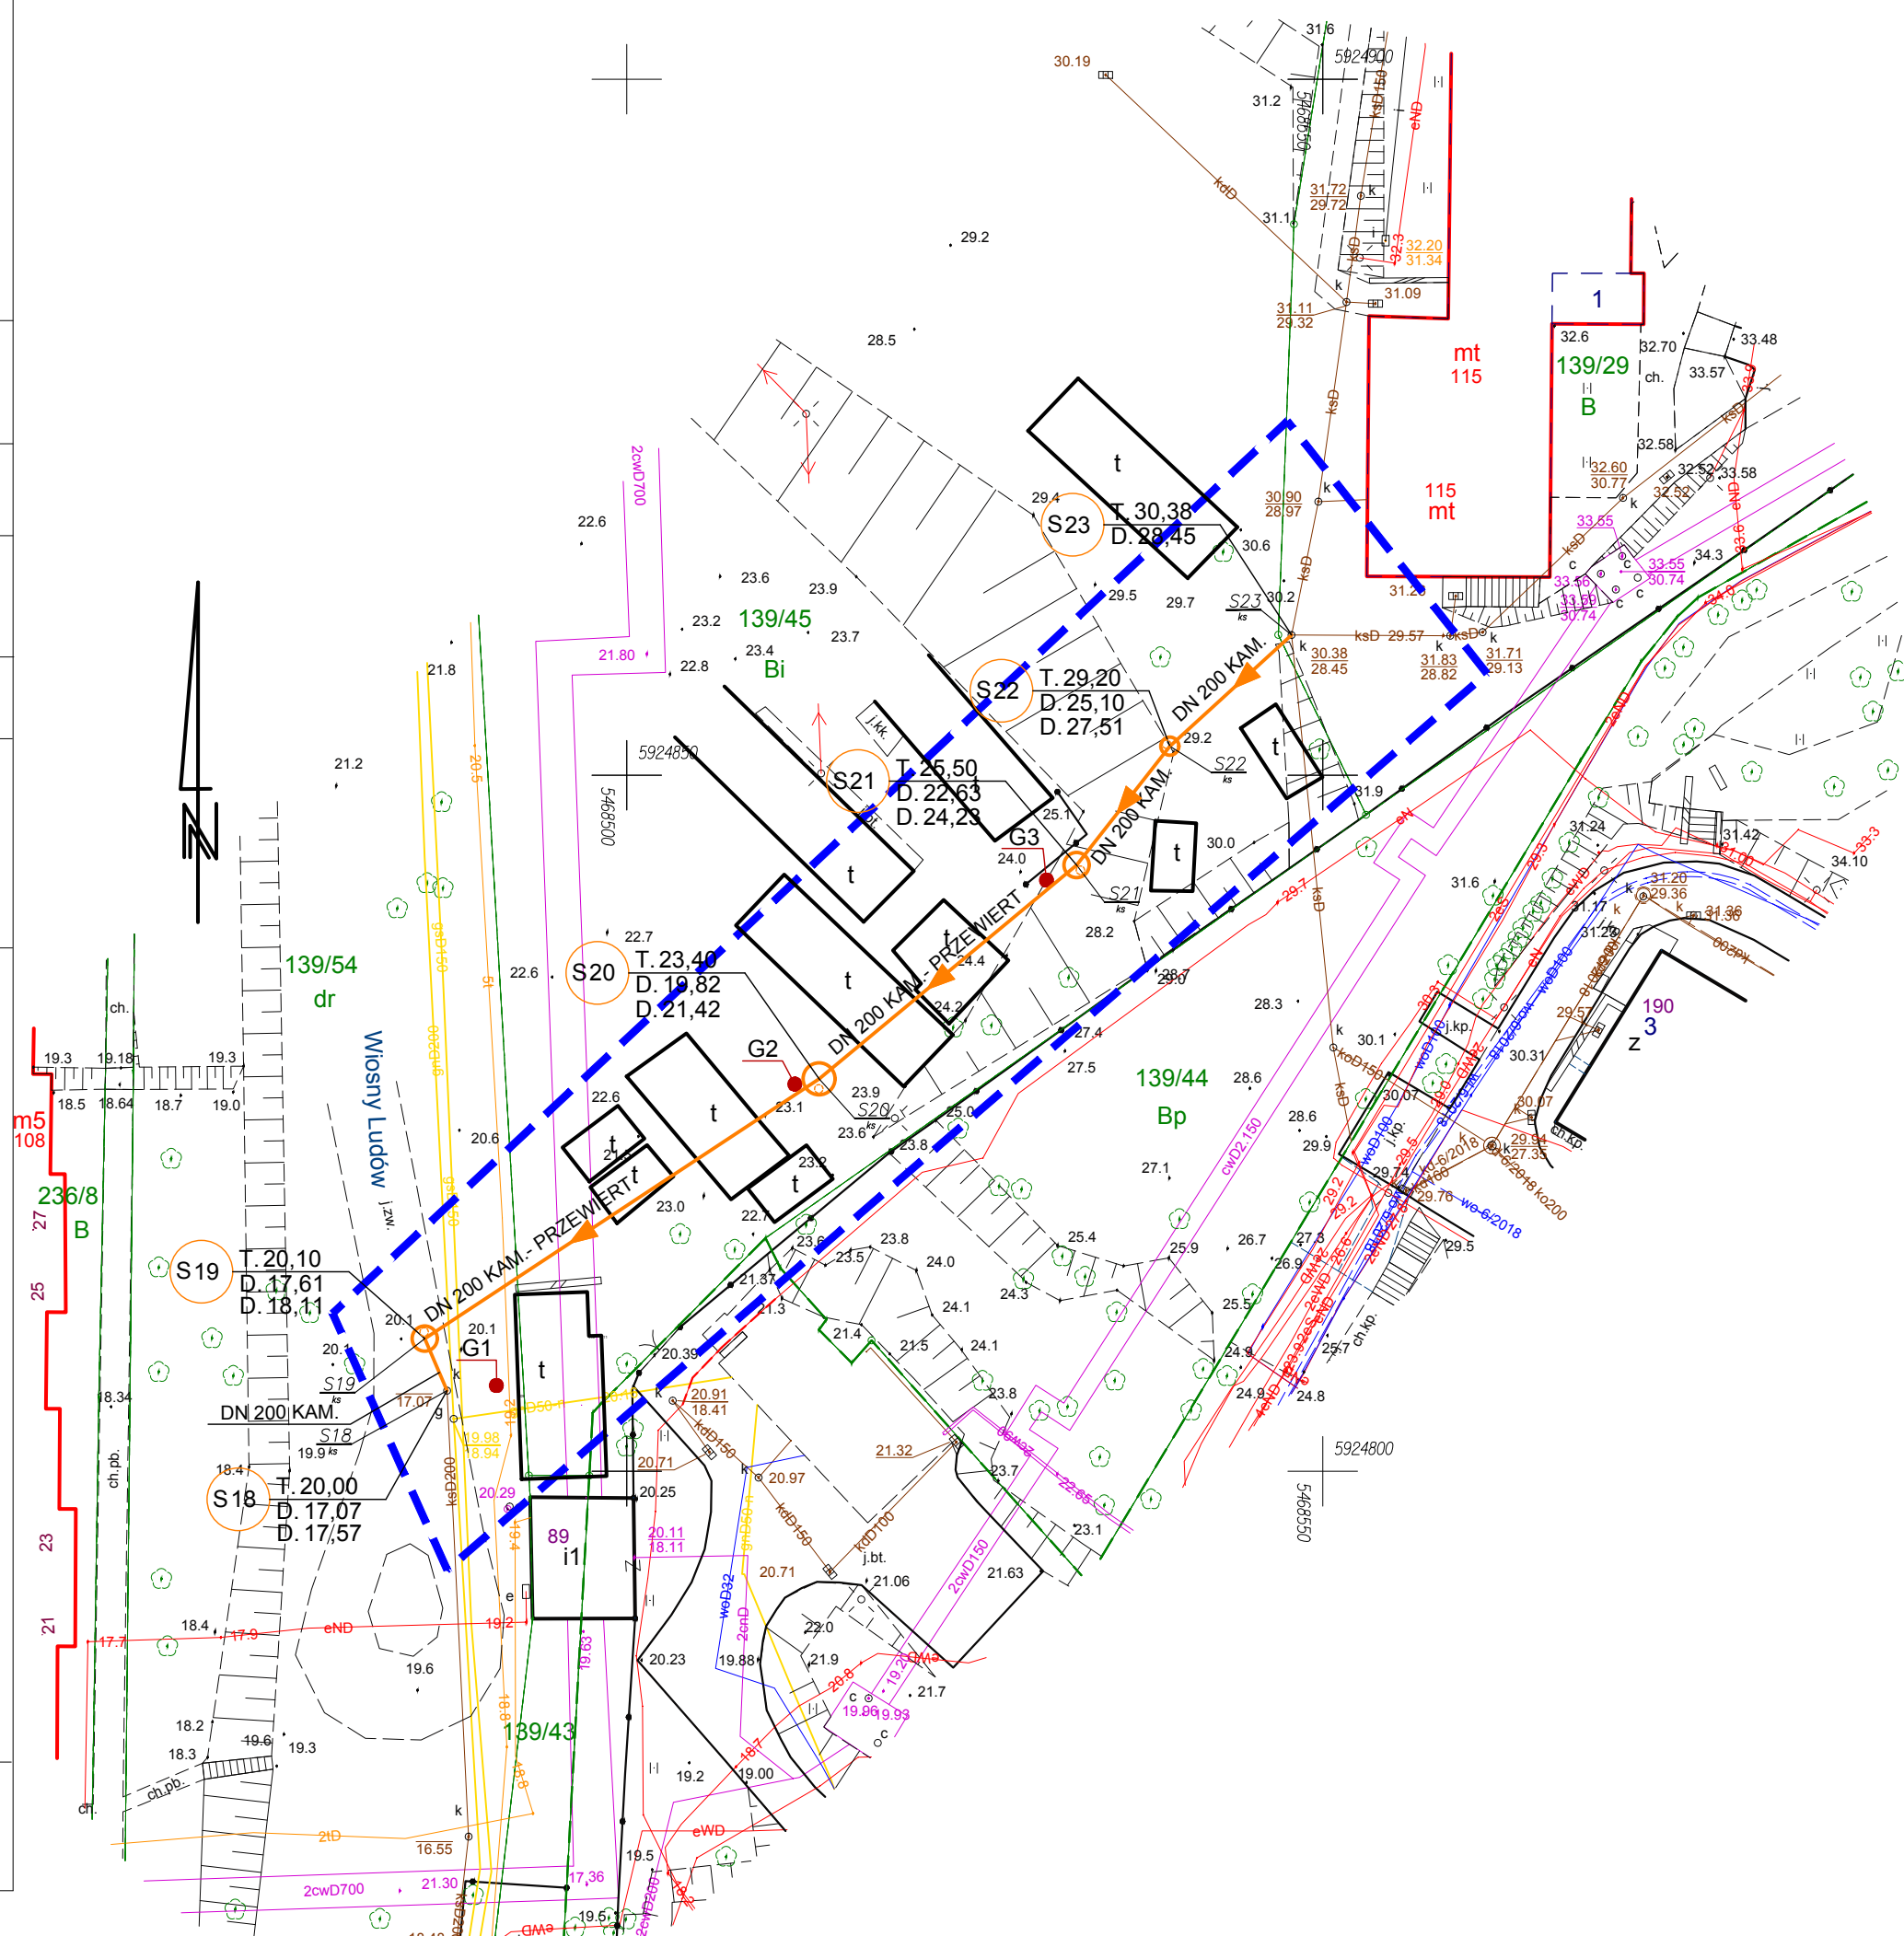

OZNACZENIA :

DN200KAM

Proj. kanał sanitarny grawitacyjny z rur kamionkowych

S20

Proj. studnia kanalizacji sanitarnej DN2000

S19

Proj. studnie kanalizacji sanitarnej DN1500 /studnie S19 i S21/

S22

Proj. studnia kanalizacji sanitarnej DN1200

G1

Lokalizacja otworu wg dokumentacji geologicznej

PROEKO S.C.

Biuro Projektowo-Consultingowe
71-173 Szczecin, ul. Wita Stwosza 3
tel. 91 487 68 88, tel./fax 91 487 30 16
email : proeko.biuro@wp.pl

Inwestor	Zakład Wodociągów i Kanalizacji Sp. z o.o. ul. Maksymiliana Golisza 10 71-682 Szczecin		
Nazwa inwestycji	Budowa sieci wodociągowej z przyłączami, sieci kanalizacji sanitarnej z przyłączami i sieci kanalizacji deszczowej z przyłączami w ul. Broniewskiego oraz budowa kanalizacji sanitarnej w rejonie ul. Zdrojowej w Szczecinie		
Adres inwestycji	Szczecin, dz. nr 139/29, 139/45, 139/54 [2033] Szczecin, dz. nr 3/10, 3/15, 3/38, 5/1, 6/5, 6/6, 7, 8/8, 8/10, 8/14, 18/6, 18/8, 20/1, 23/2, 24/7, 24/10, 25, 28 [2036] ul.Arkońska, W.Broniewskiego, F.Chopina, Doktora Judyma, Wiosny Ludów, Zdrojowa		
Obiekt	Sieć wodociągowa DN150mm żel. sferoid. z przyłączami Kanalizacja sanitarą DN200mm kam. z przyłączami Kanalizacja deszczowa Dy 315mm PVC z przyłączami		
Tytuł rysunku	Projekt zagospodarowania terenu		
	Imię i nazwisko	Nr uprawnień, specjalność	Podpis
Projektował branża sanitarna	mgr inż. Stanisław Padiasek	305/1971/Sz w specjalności inżyniera sanitarna	
Sprawdził branża sanitarna	mgr inż. Piotr Padiasek	285/Sz/94 w spec. instalacyjno-inżyniernej w zakresie sieci sanitarnych (wod-kan) i ochr. środ.	
PROJEKT BUDOWLANY I WYKONAWCZY			Data 20.03.2019r.
branża sanitarna			Skala 1:500
Rysunek Nr 1.3		Nr zlec. P-198/2018	