
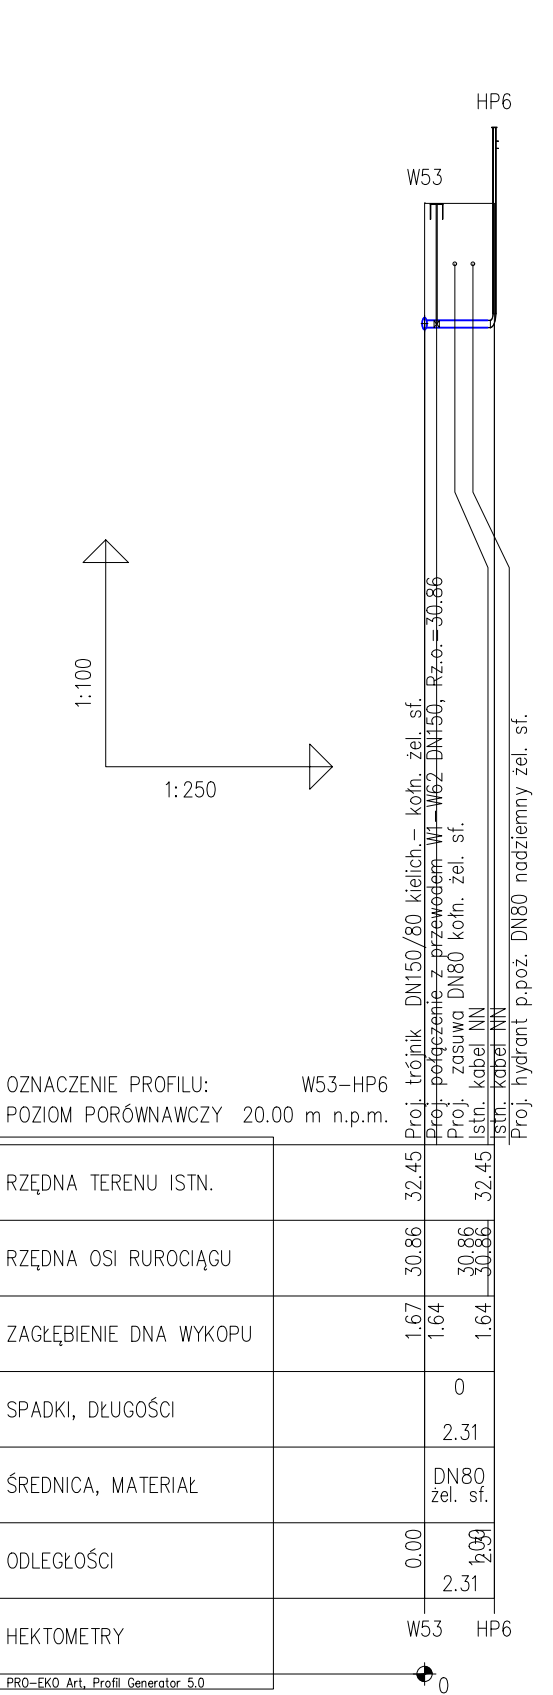
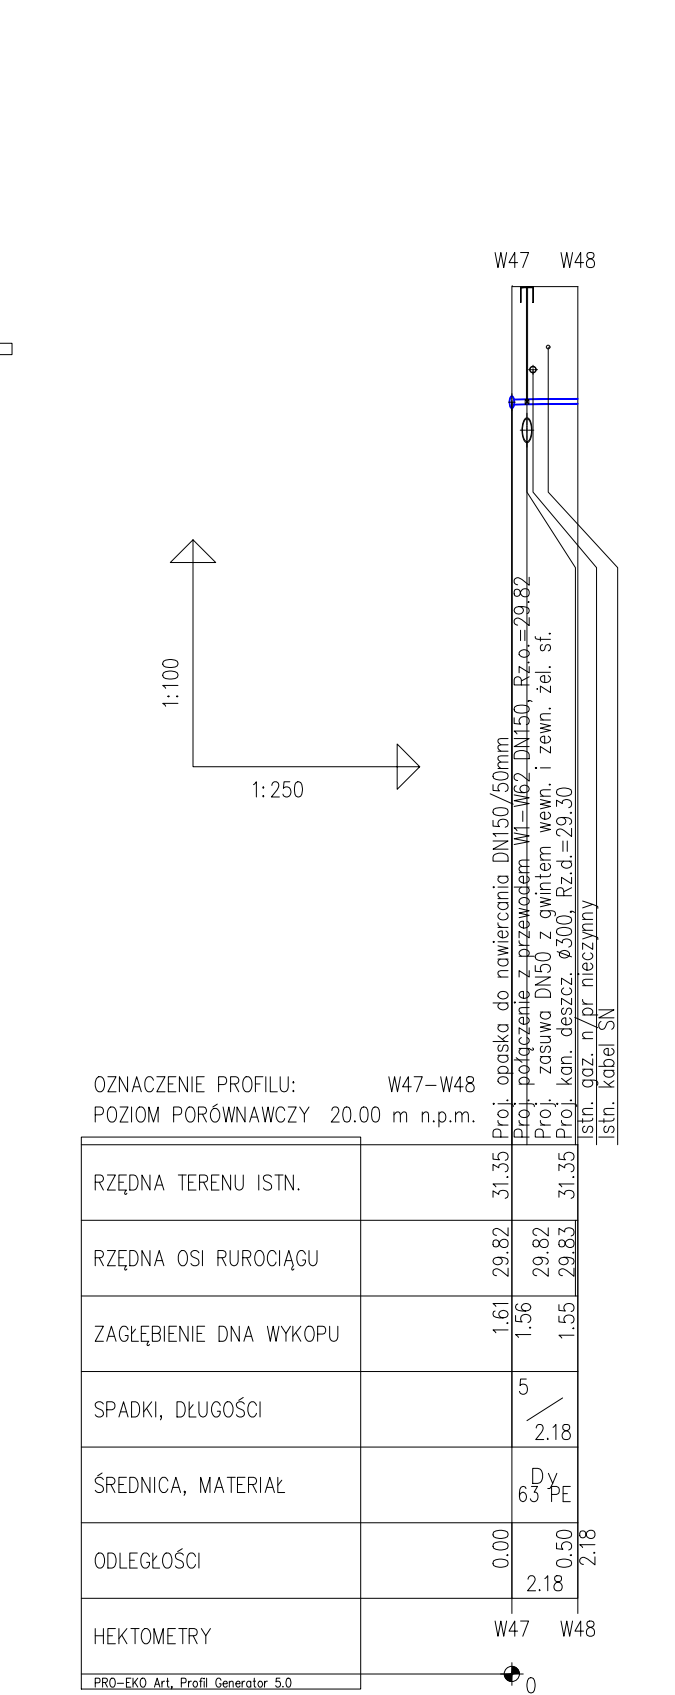
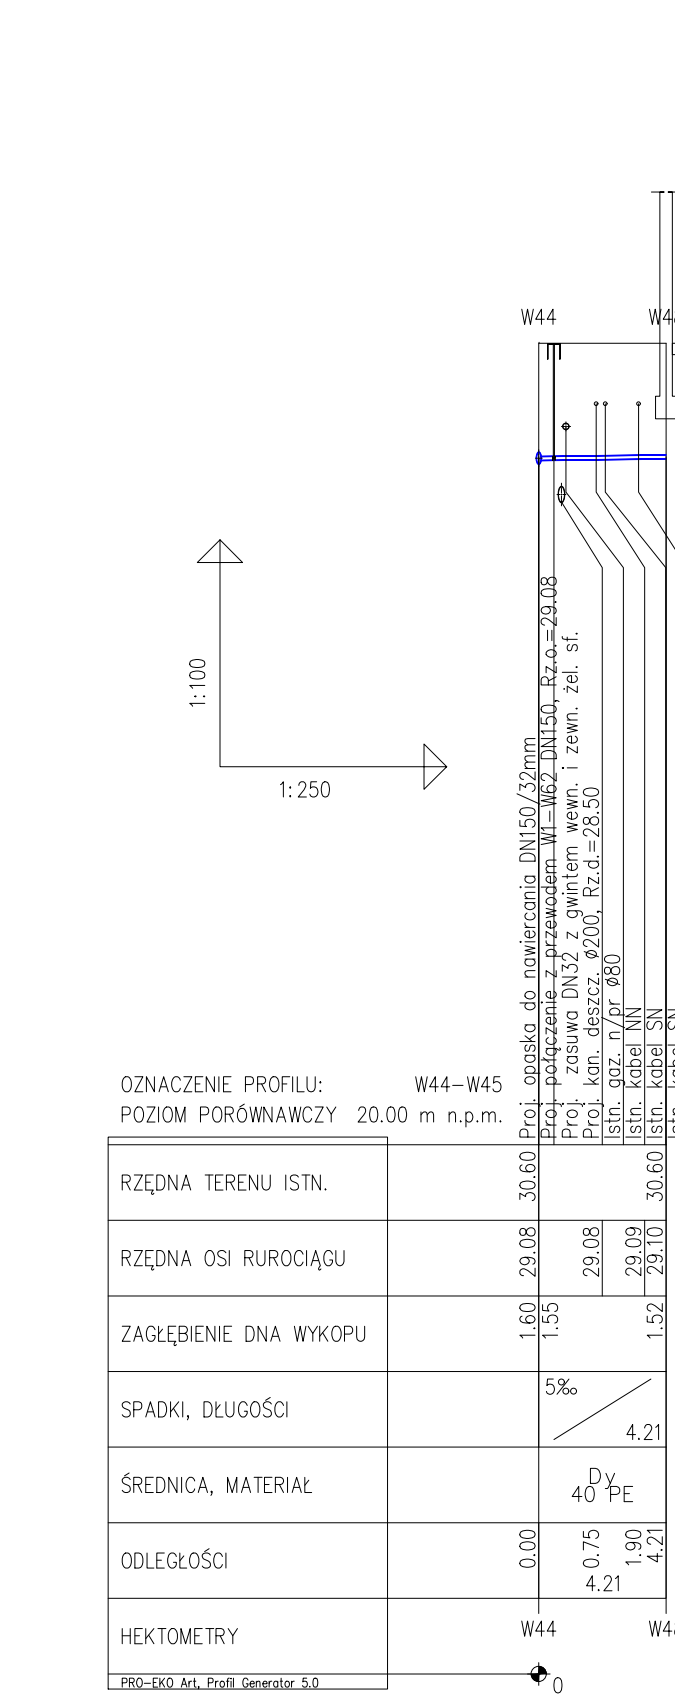
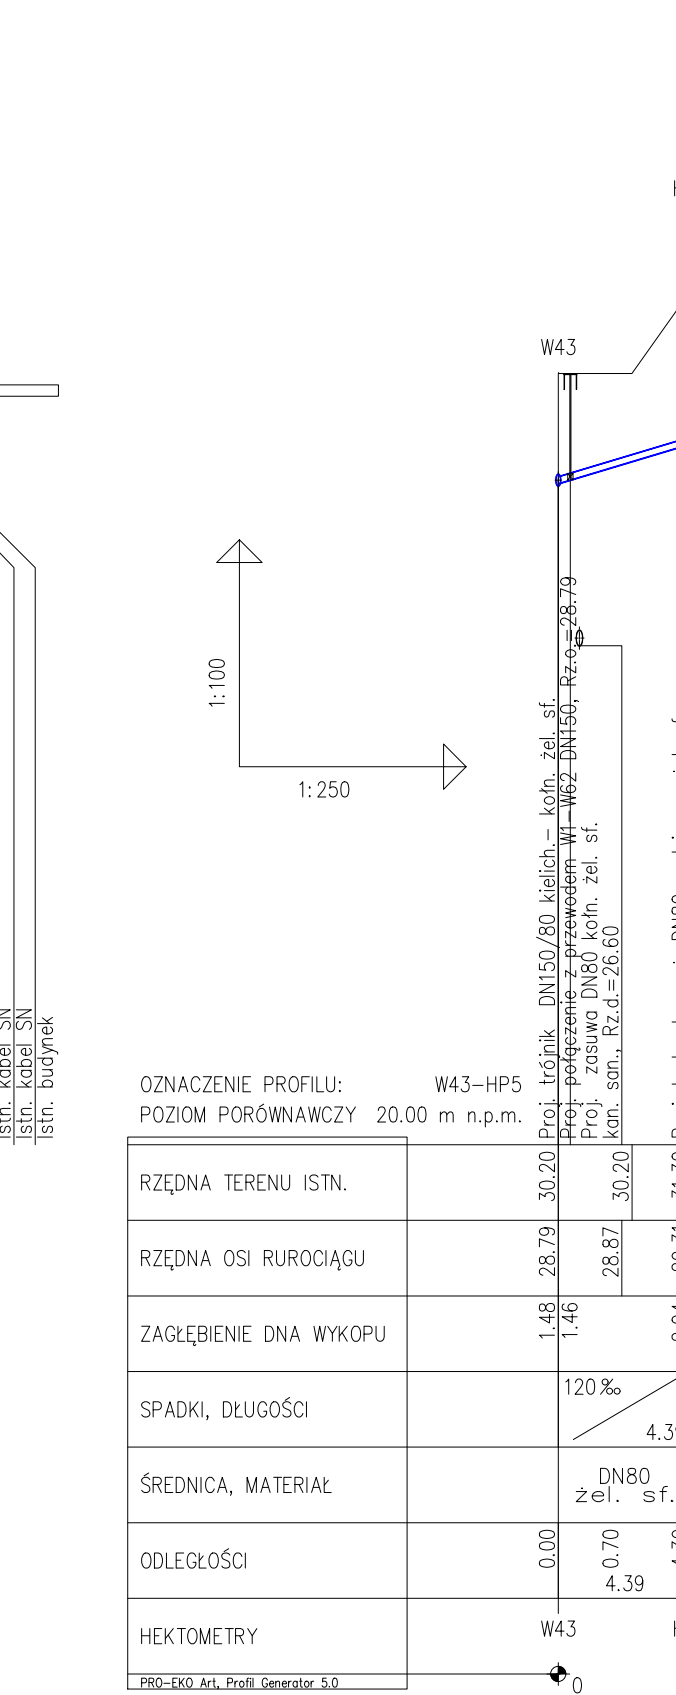
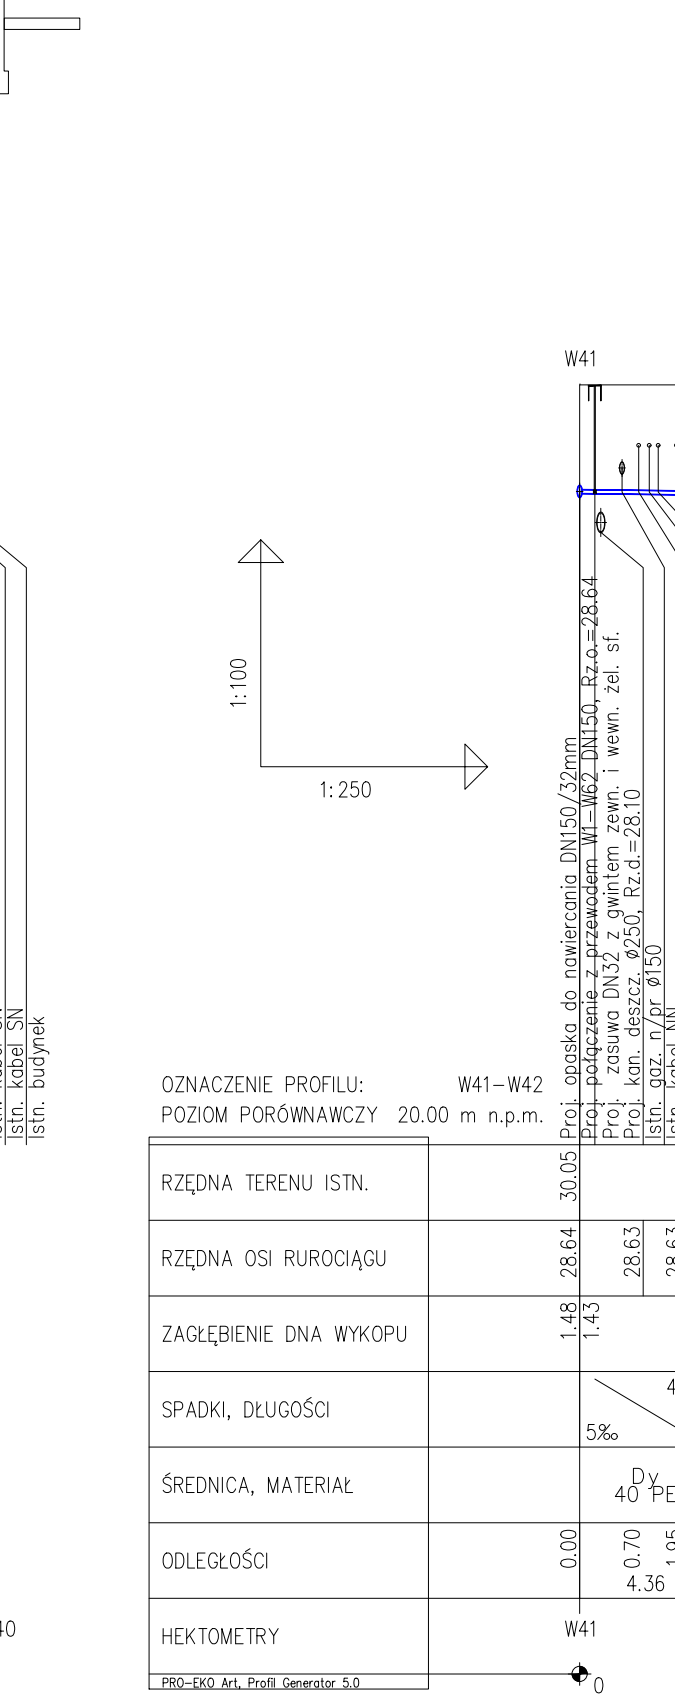
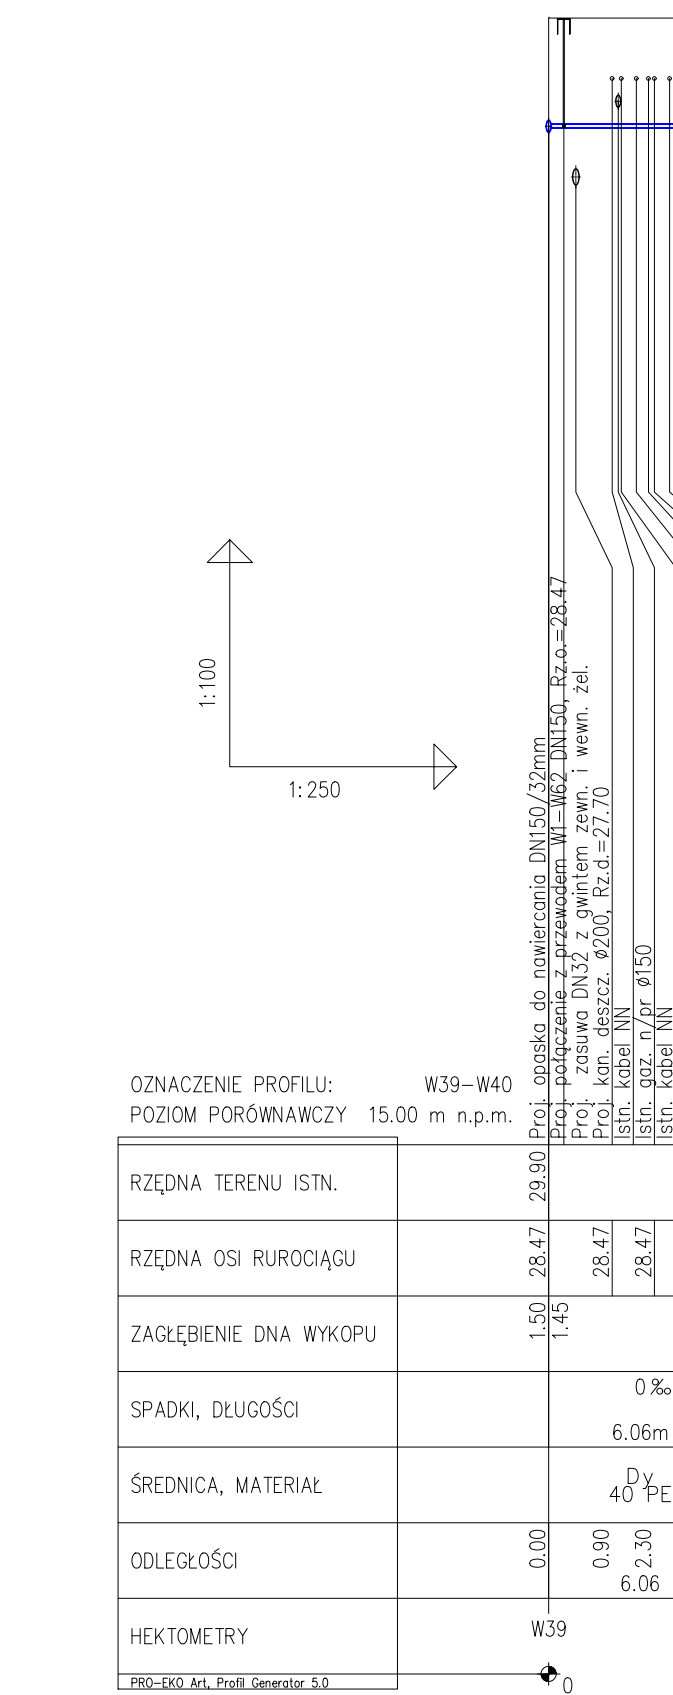
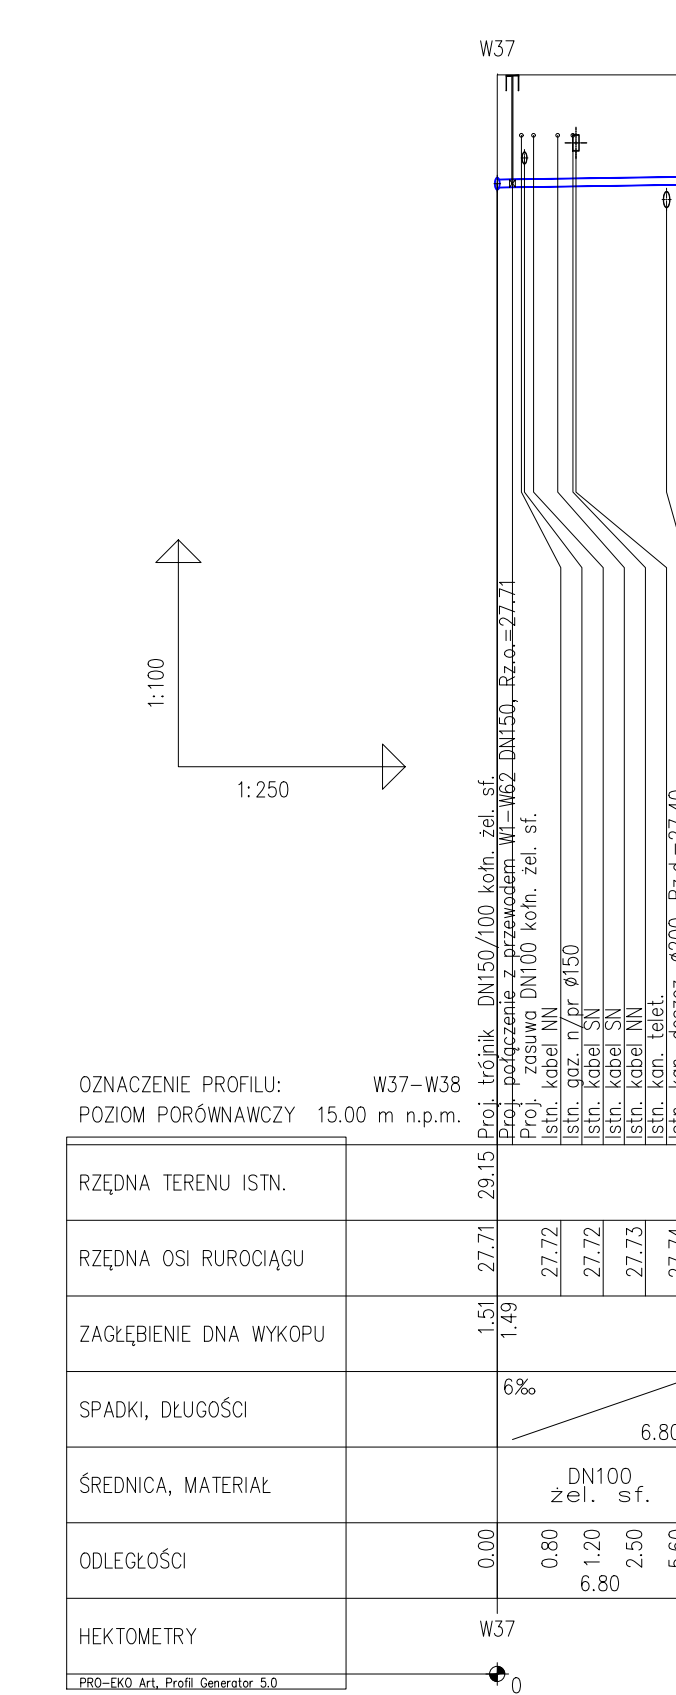
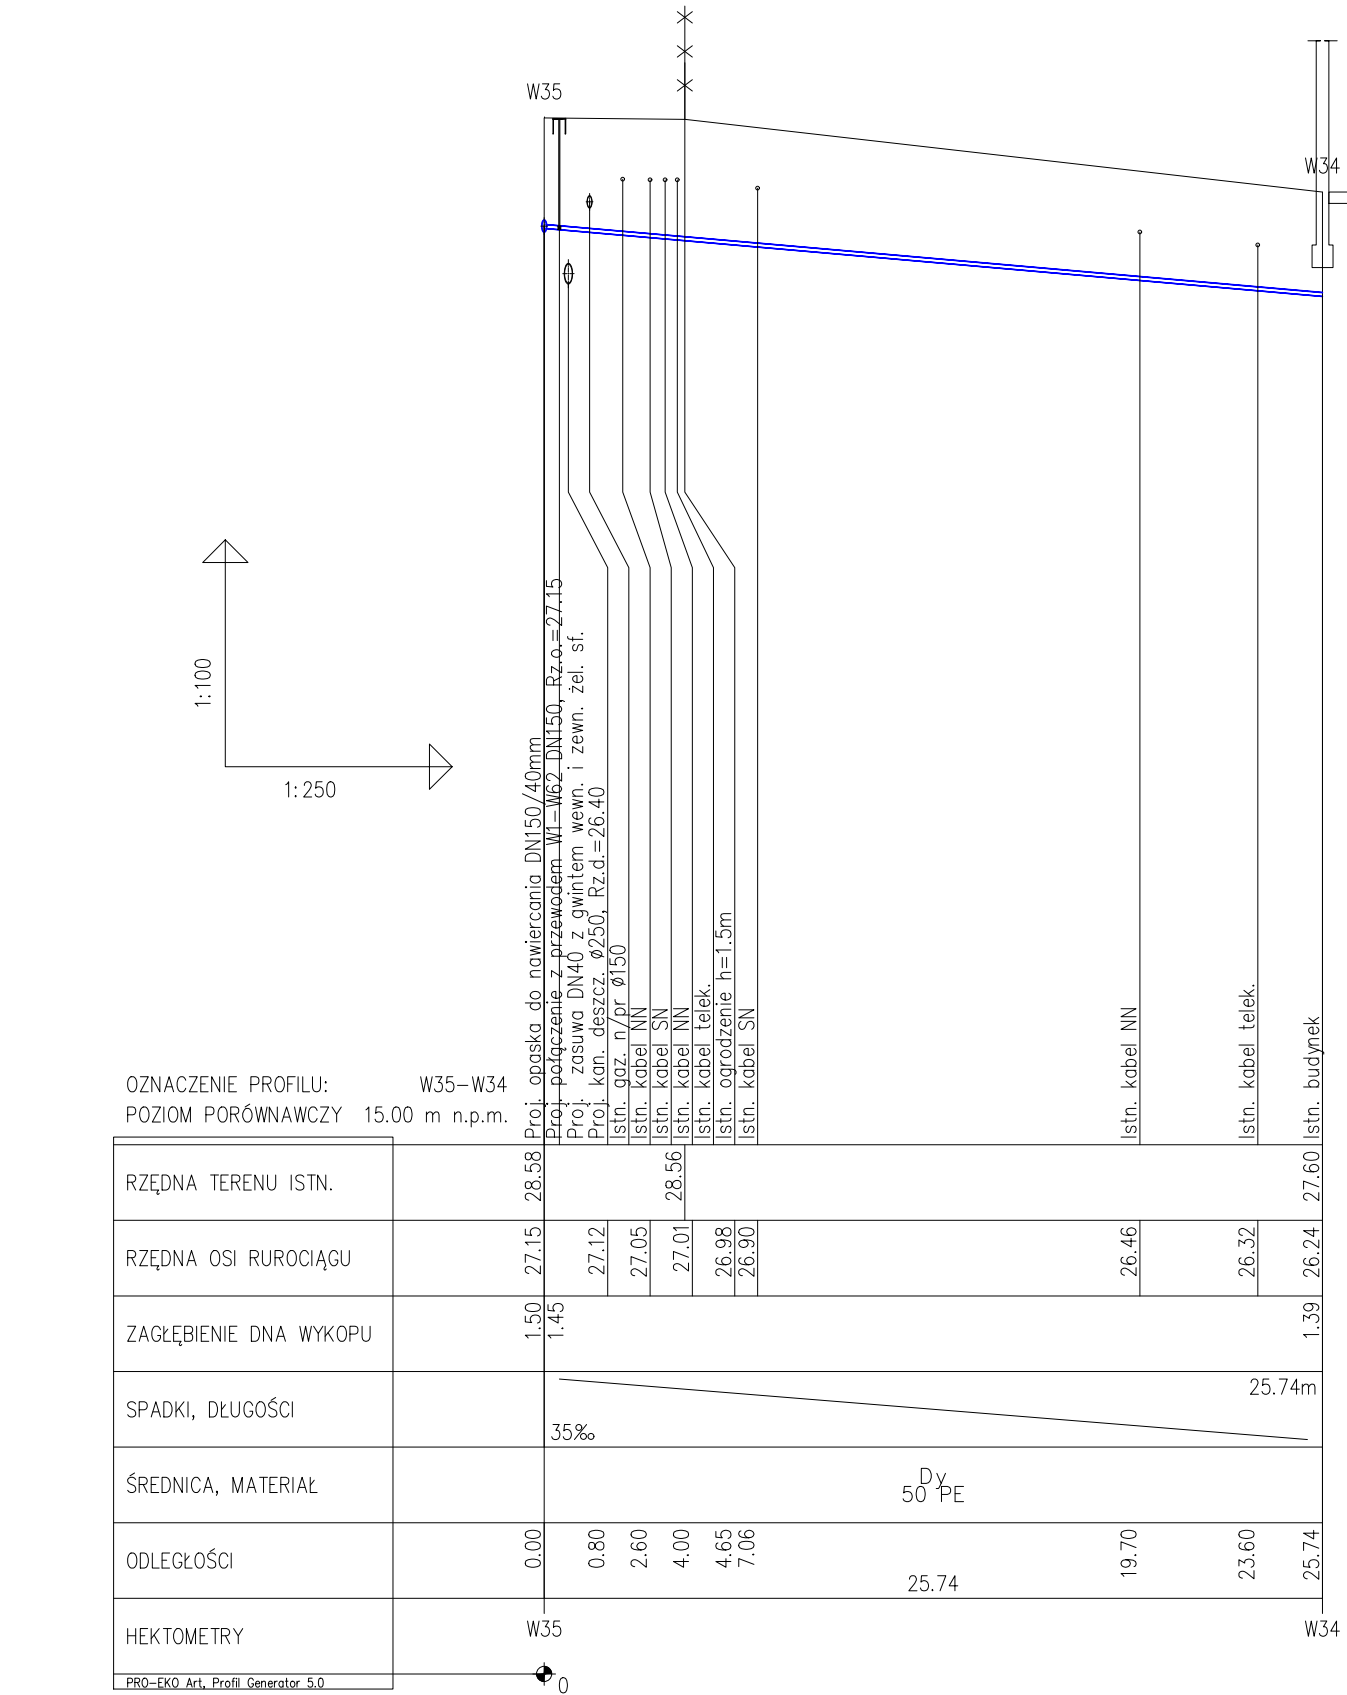
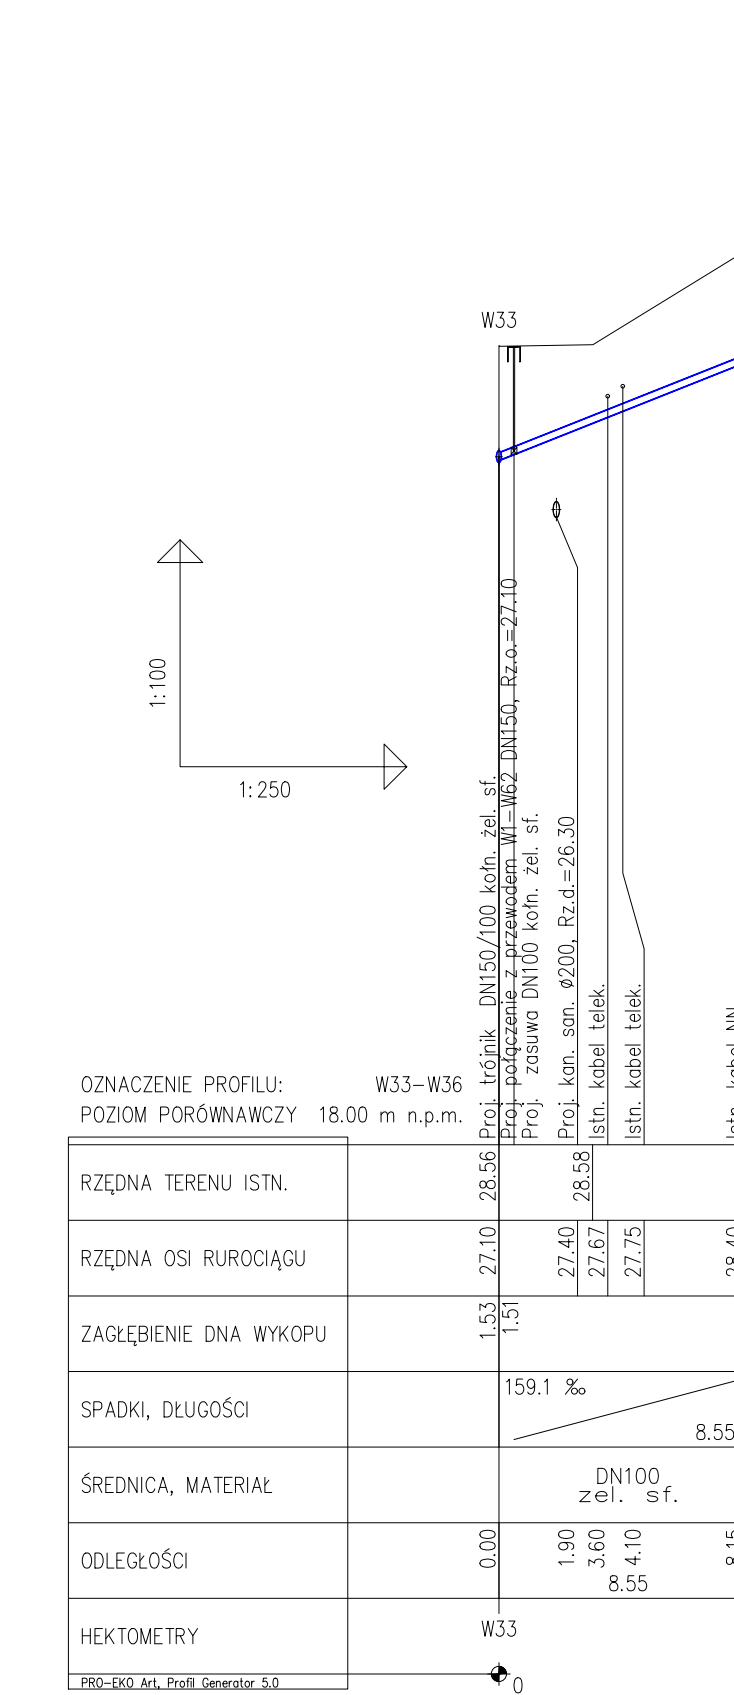
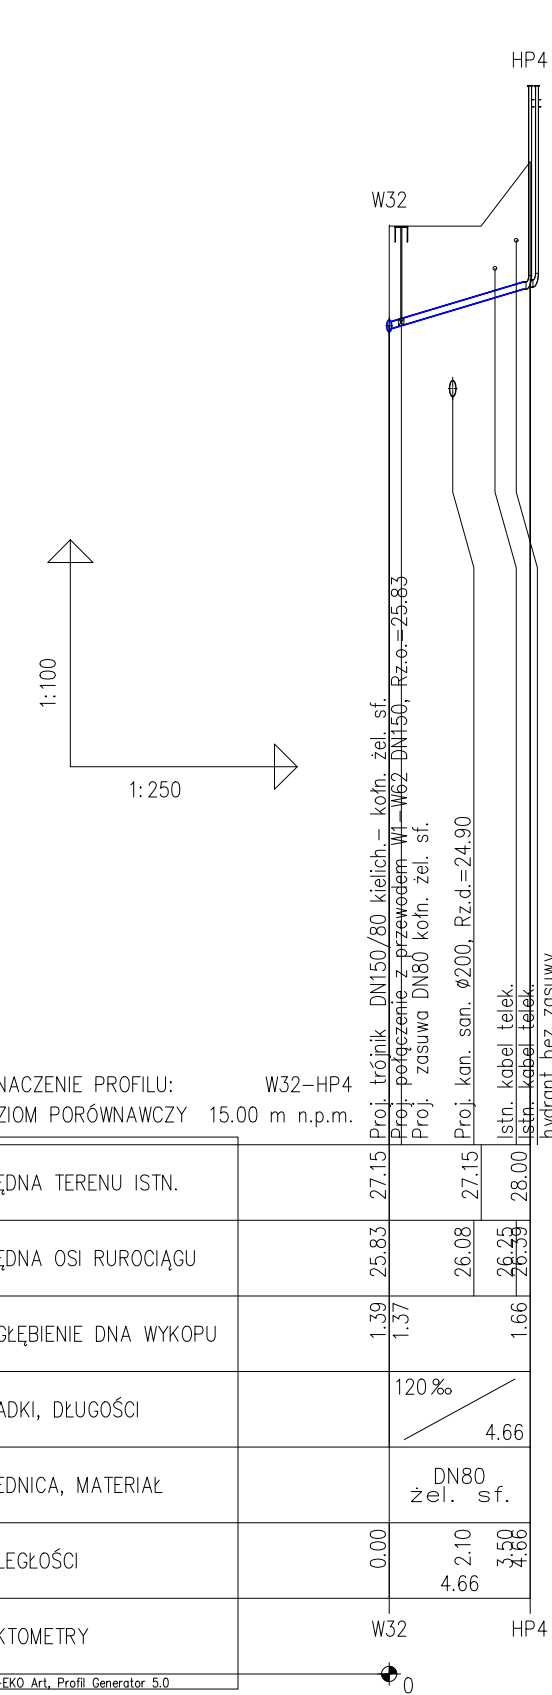
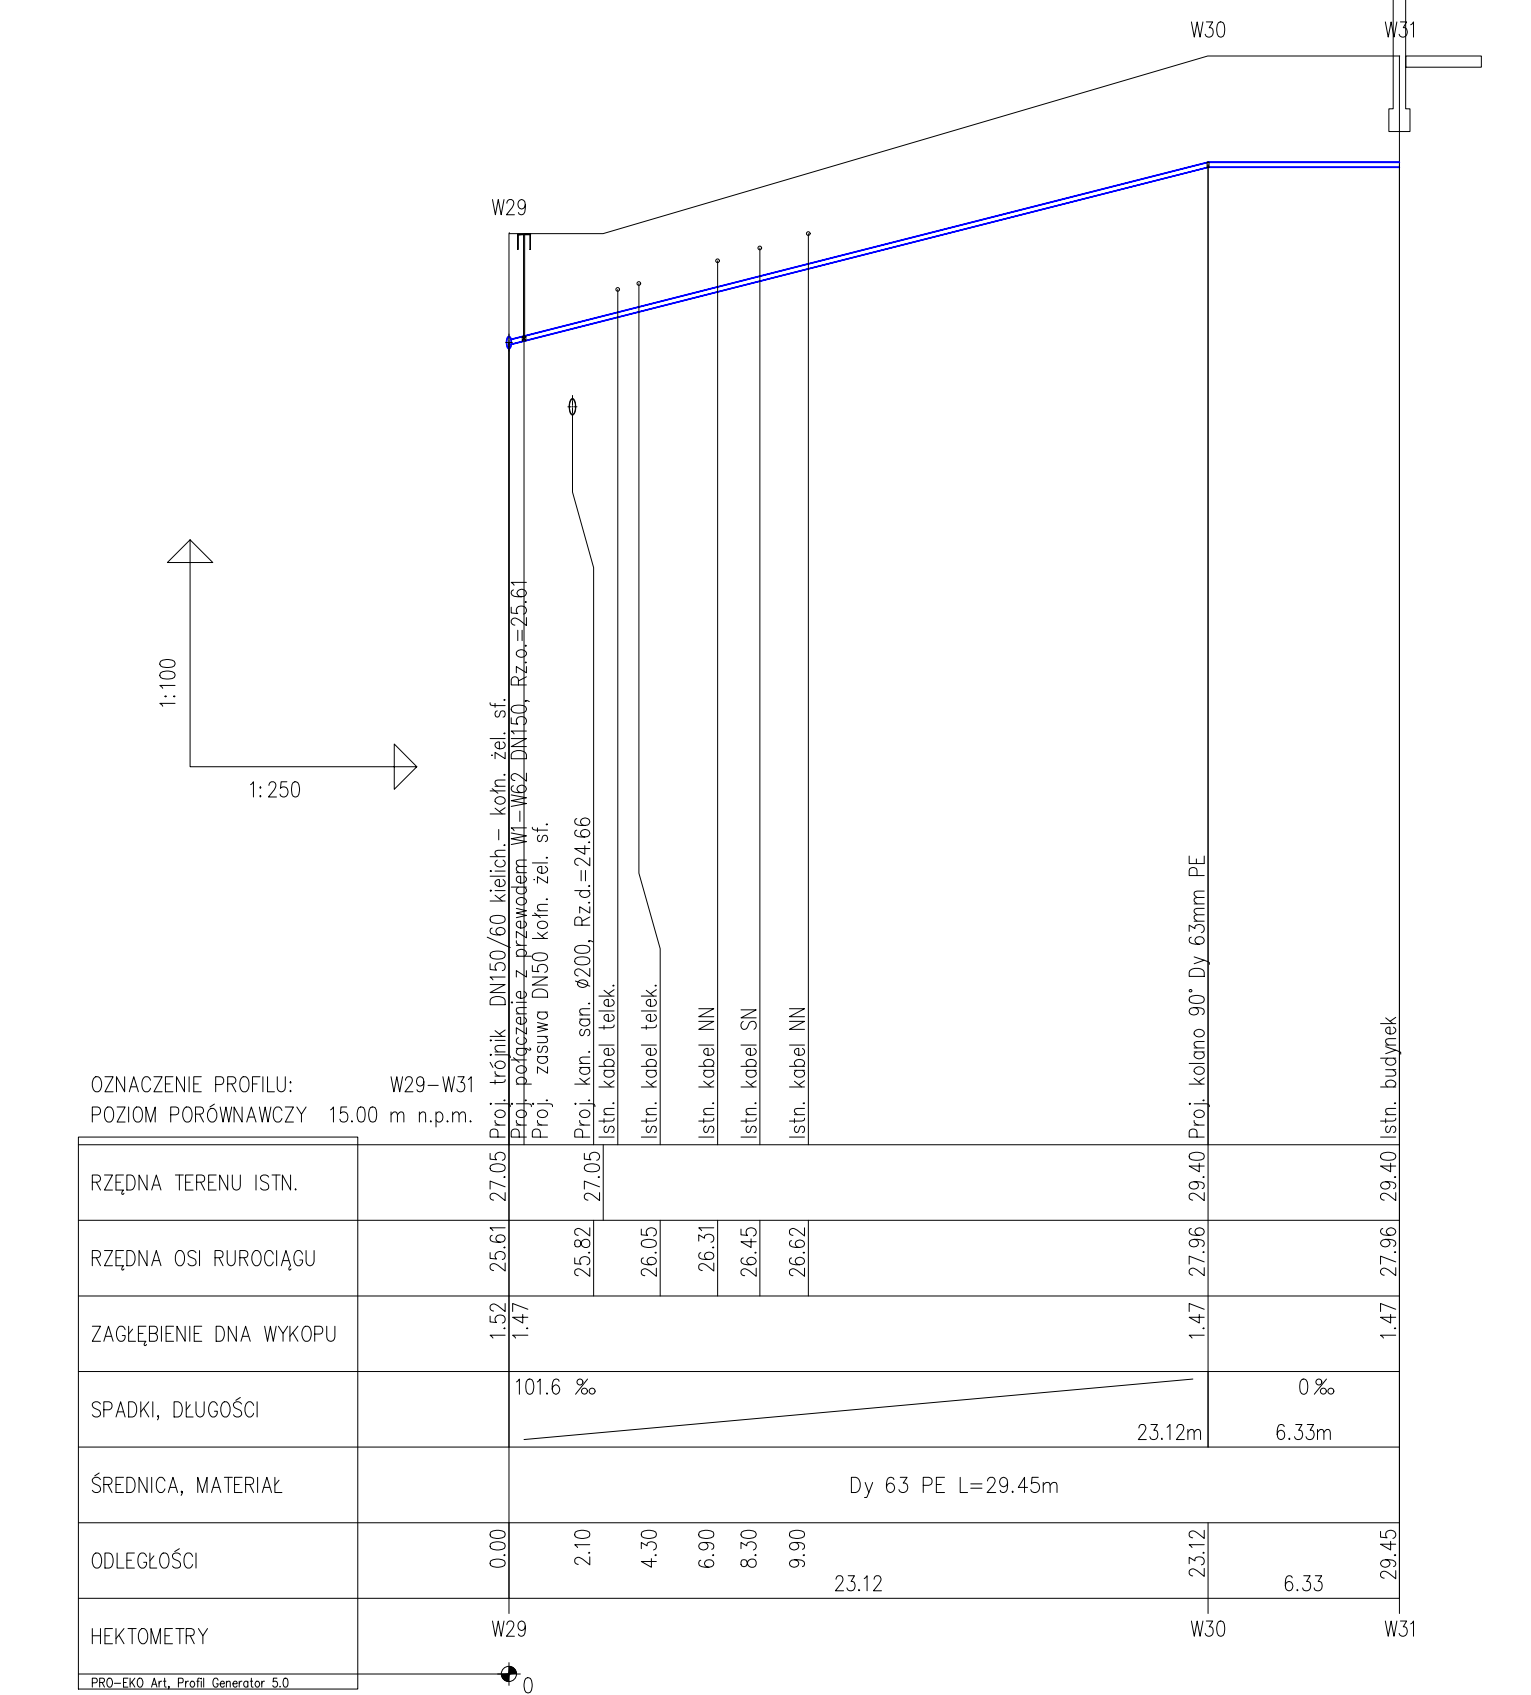


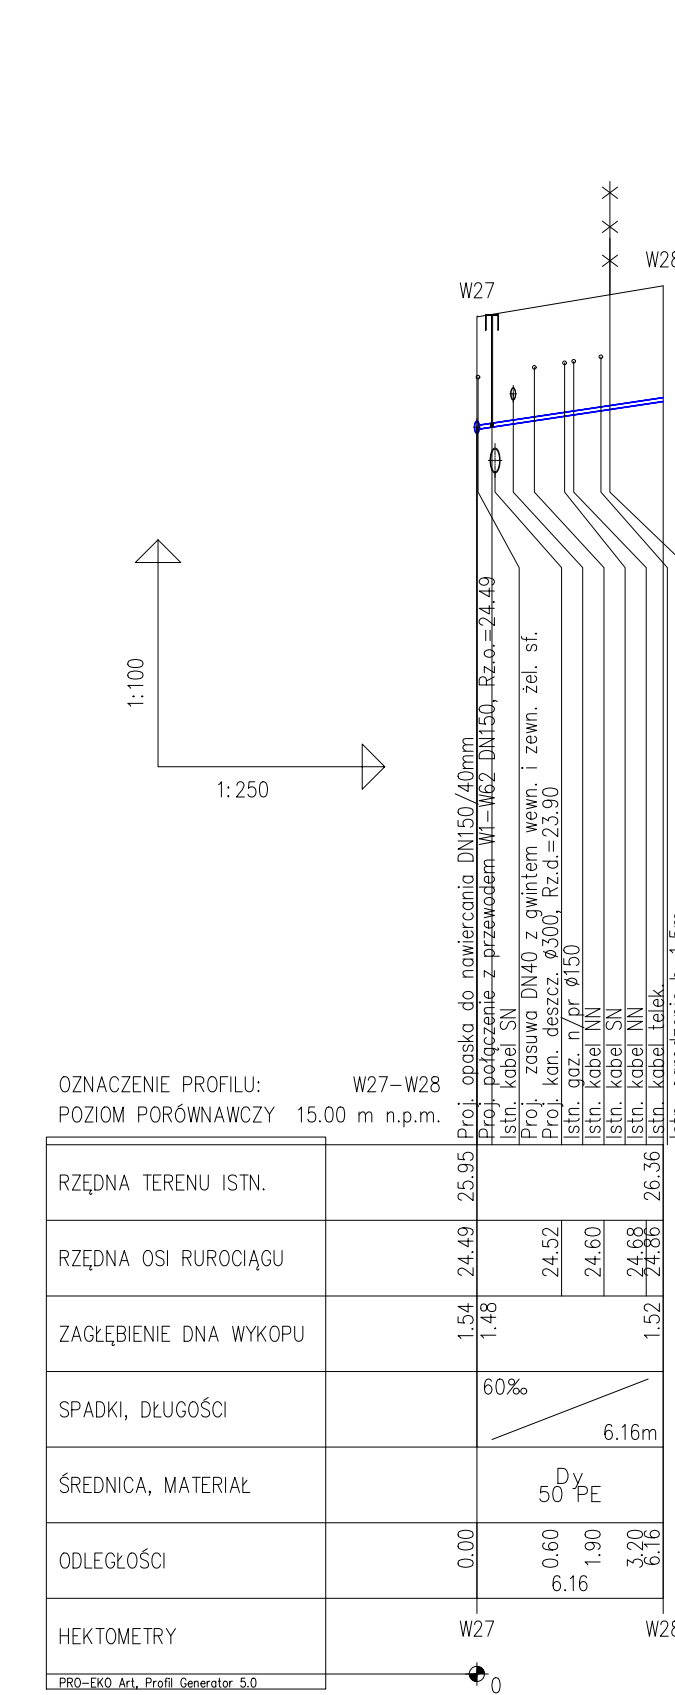

PROEKO S.C.
Biuro Projektowo-Consultingowe
71-173 Szczecin, ul. Wite Stwosza 3
tel. 91 487 88 88, tel./fax 91 487 30 16
email : proeko.biuro@wp.pl

Zakład Wodociągów i Kanalizacji Sp. z o.o.
ul. Maksymiliana Golisza 10
71-682 Szczecin

Nazwa inwestycji

Budowa sieci wodociągowej z przyłączami, sieci kanalizacji sanitarnej z przyłączami i sieci kanalizacji deszczowej z przyłączami w ul. Broniewskiego oraz budowa kanalizacji sanitarnej w rejonie ul. Zdrojowej w Szczecinie

Adres inwestycji

Szczecin, dz. nr 139/29, 139/45, 139/64 [2033]
Szczecin, dz. nr 3/10, 3/15, 3/38, 5/1, 6/5, 6/6, 7, 8/8, 8/10, 8/14, 18/6, 18/8, 20/1, 23/2, 24/7, 24/10, 25, 28 [2036]
ul. Arkona, W.Broniewskiego, F.Chopina, Doktora Judyma, Wiosny Ludów, Zdrojowa

Obiekt

Sieć wodociągowa DN150mm żel. steroid. z przyłączami

Tytuł rysunku

Sieć wodociągowa - profile podłużne :
W27-W28, W29-W31, W32-HP4, W33-W36, W35-W38, W37-W38, W39-W40, W41-W42, W43-HP5, W44-W45, W47-W48, W53-HP6

Imię i nazwisko	Nr uprawnień, specjalność	Podpis
mgr inż. Stanisław Padłasek	306/1971/Sz w specjalności inżynieria sanitarna	
mgr inż. Piotr Padłasek	285/Sz294 w spec. instalacyjno-inżynierijnej w zakresie sieci sanitarnych (wod-kan) i odr. wod.	

PROJEKT BUDOWLANY I WYKONAWCZY

branża sanitarna

Rysunek Nr 2.3

Data
15.05.2019r.
Skala
1:100/250
Nr zlec.
P-180/2018