
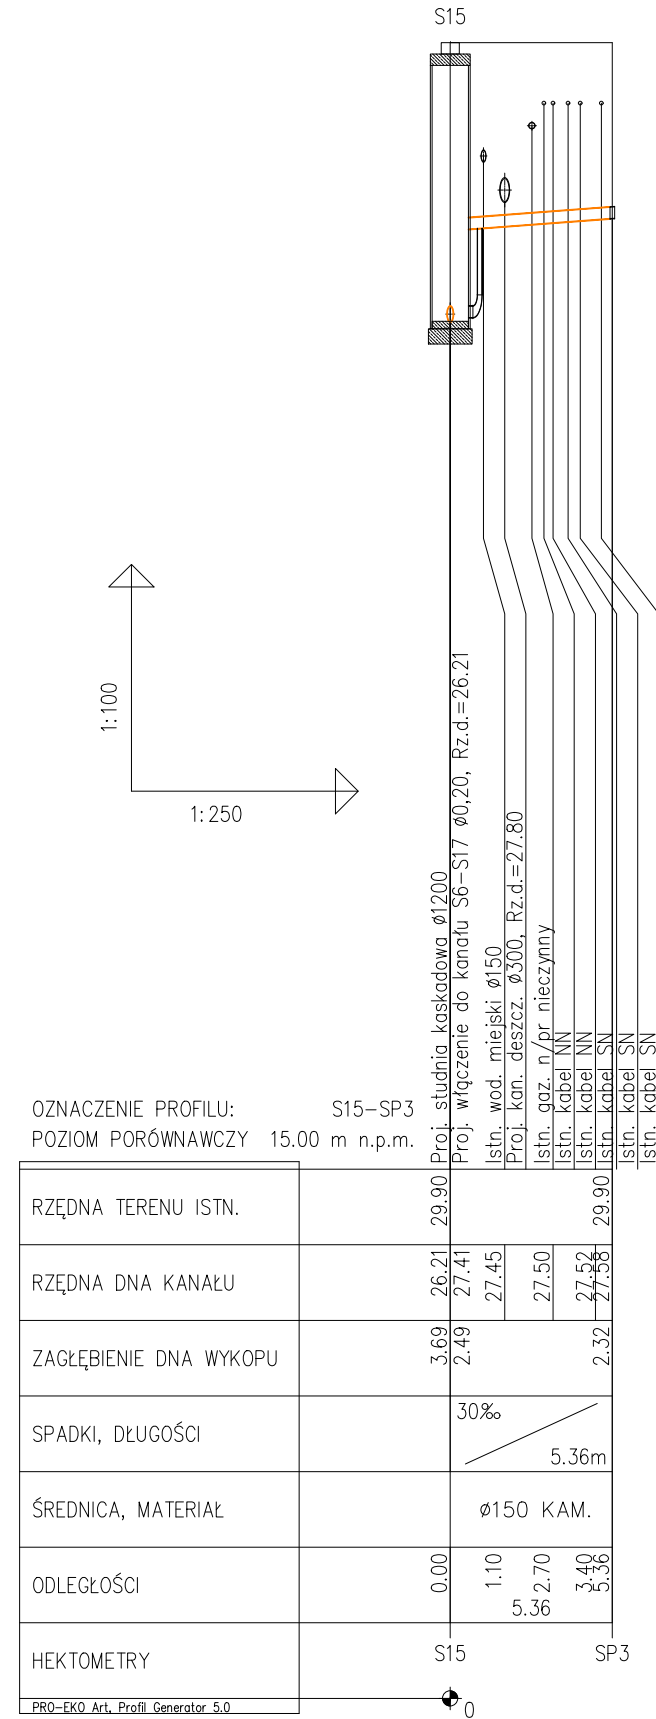
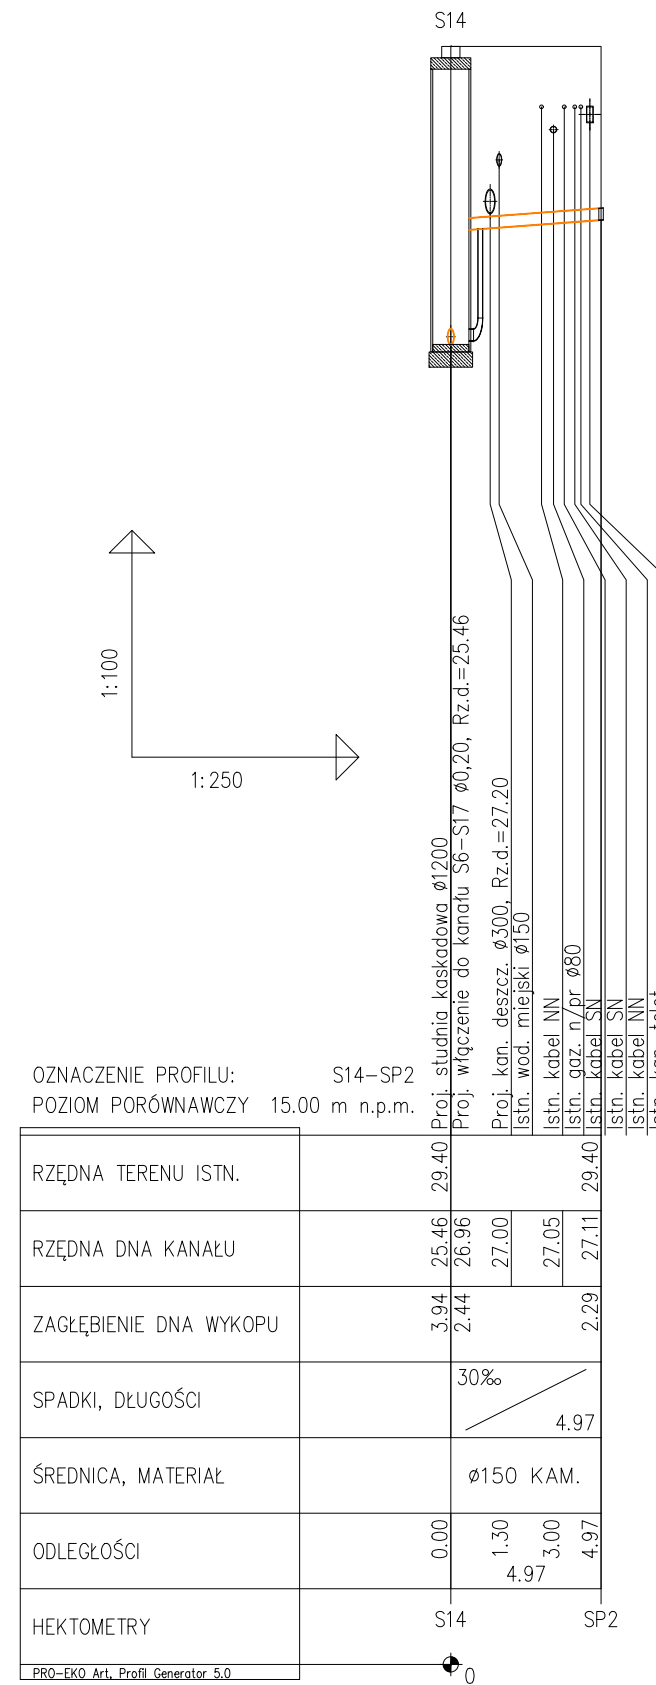
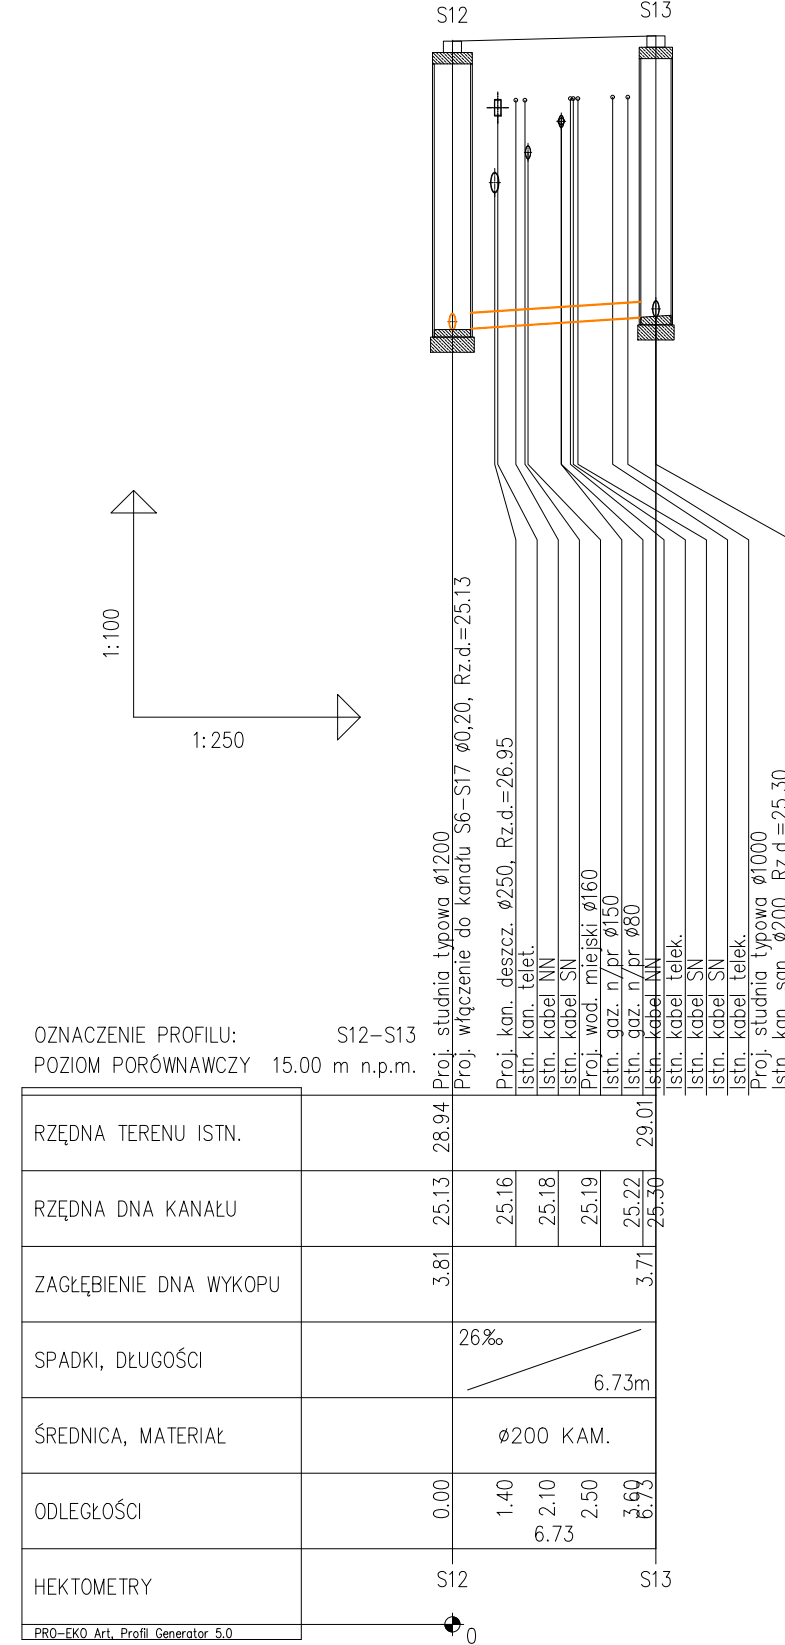
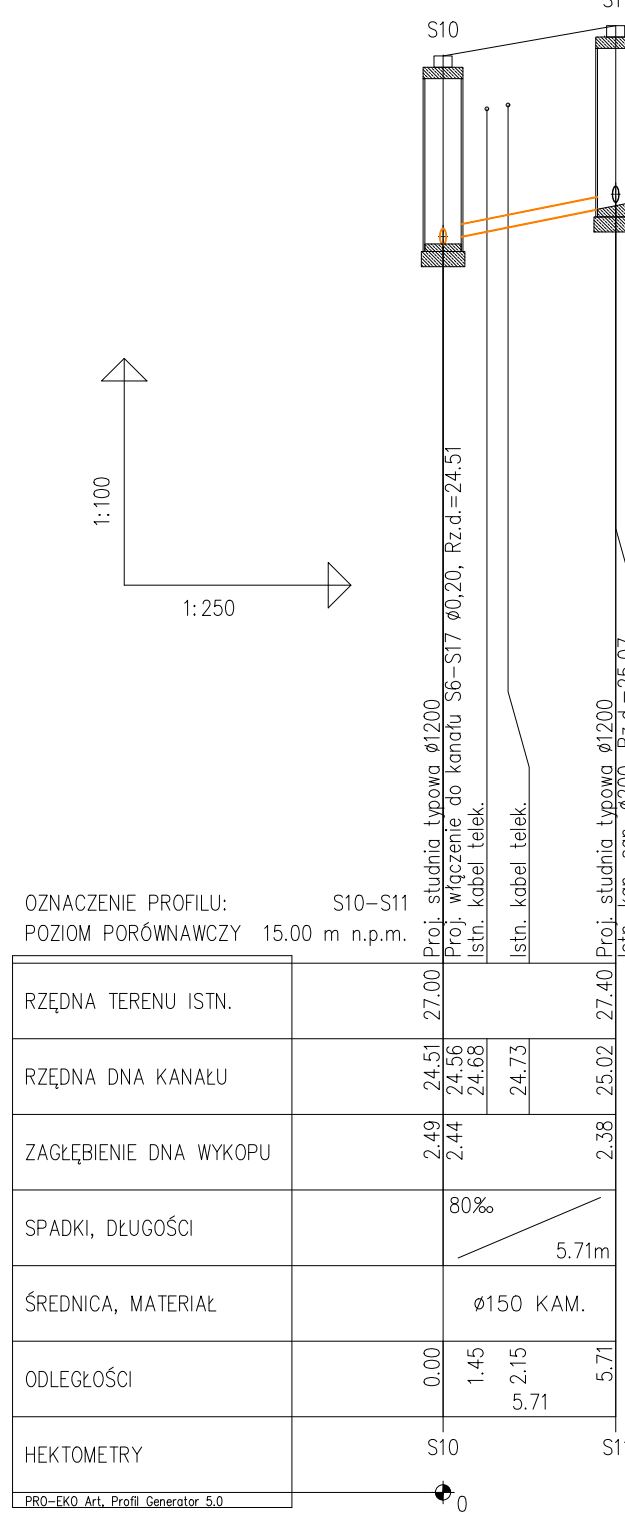
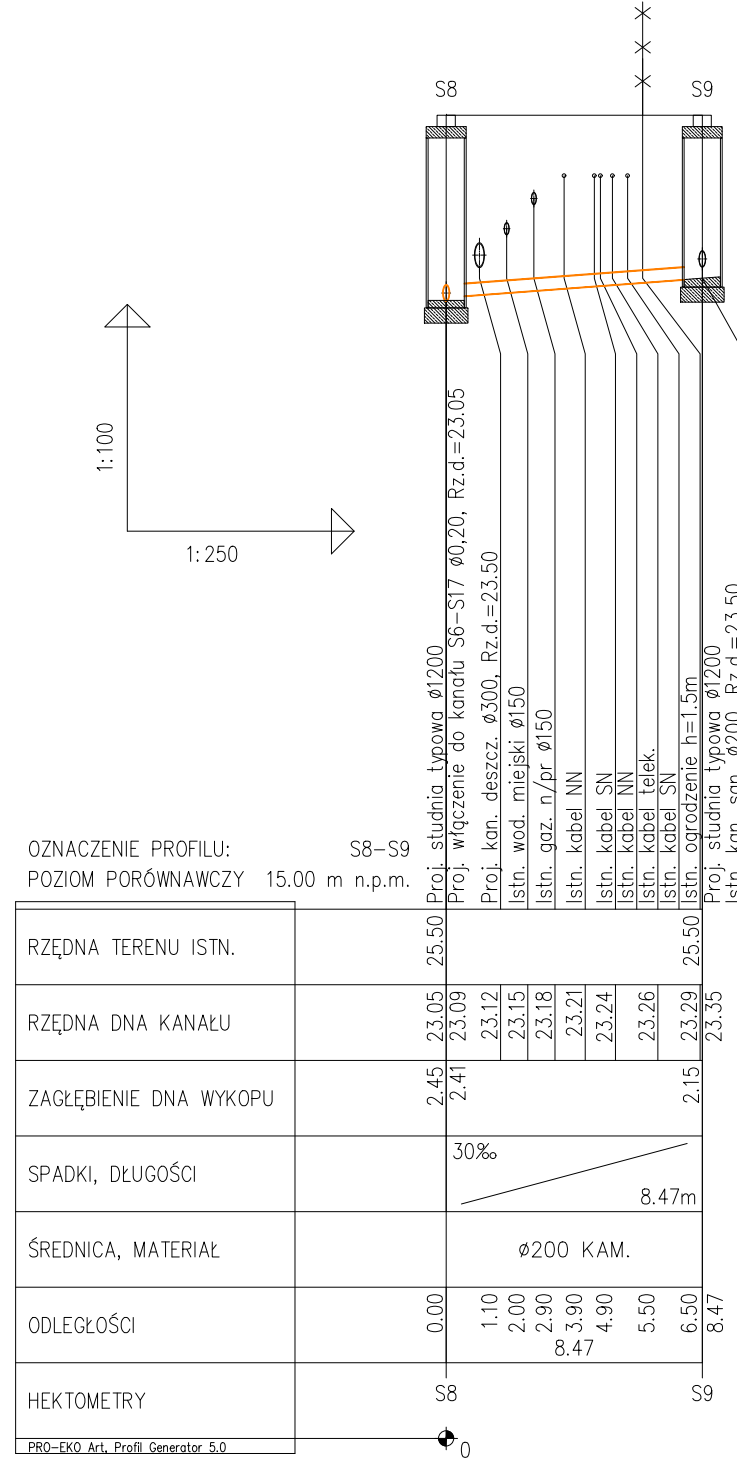
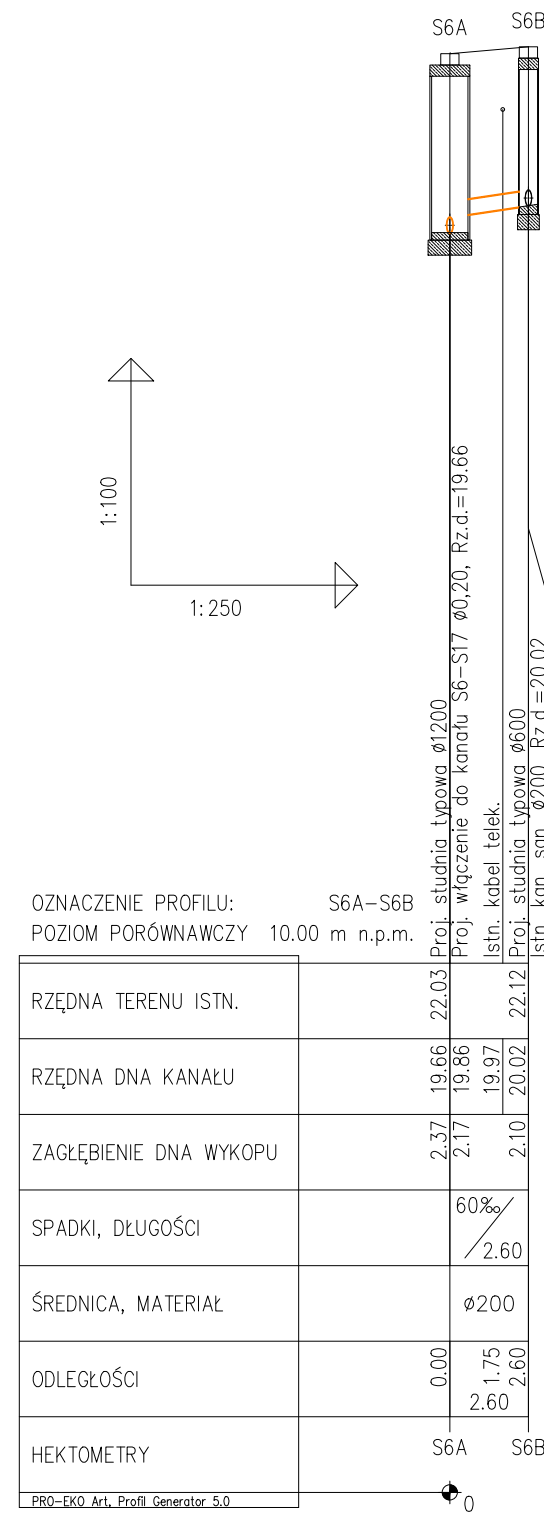


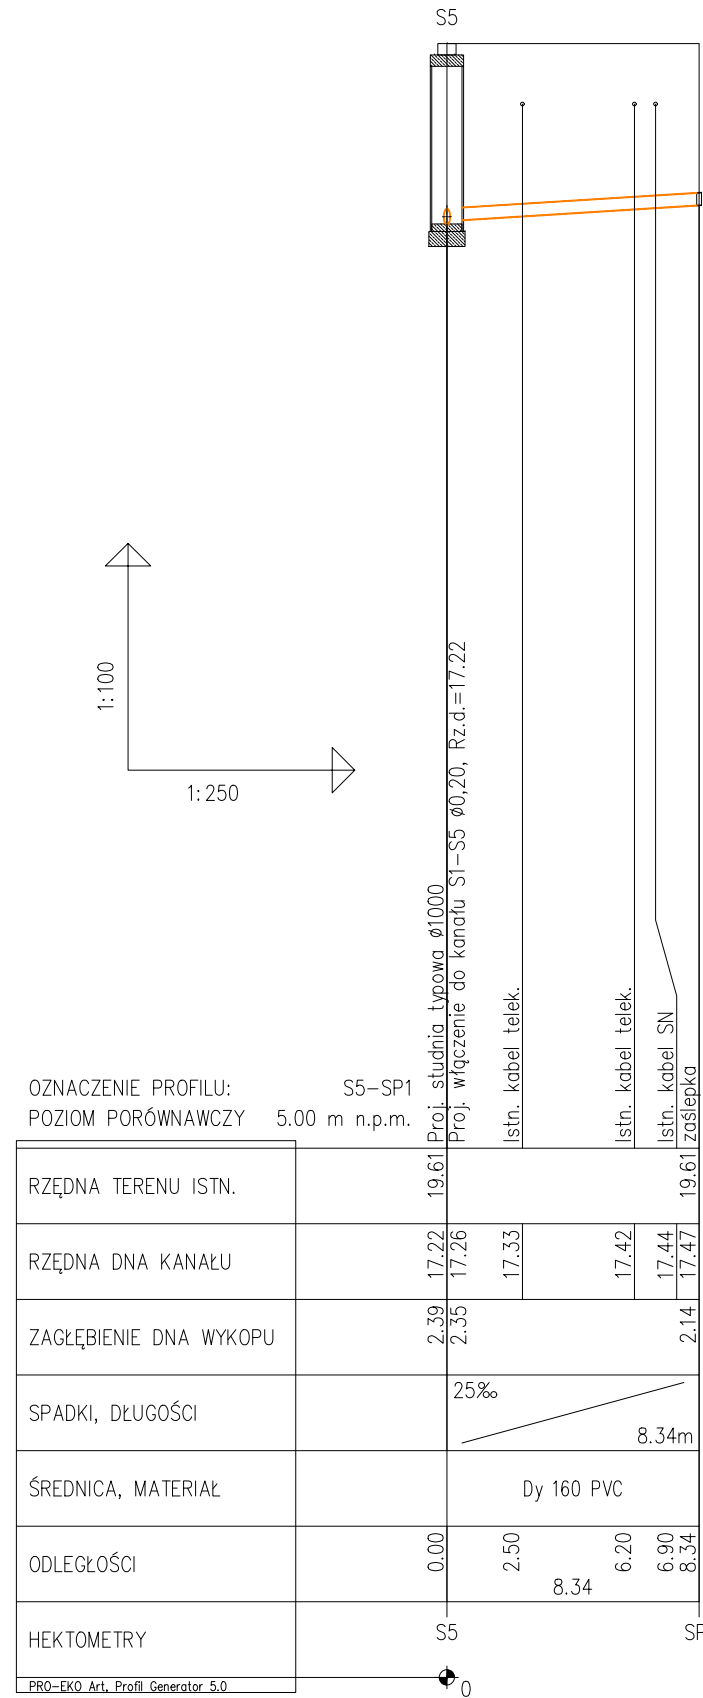

PROEKO S.C. Biuro Projektowo-Consultingowe 71-173 Szczecin, ul. Włta Stwosza 3 tel. 91 487 68 88, tel./fax 91 487 30 16 email : proeko.biuro@wp.pl			
Inwestor	Zakład Wodociągów i Kanalizacji Sp. z o.o. ul. Maksymiliana Golisza 10 71-682 Szczecin		
Nazwa inwestycji	Budowa sieci wodociągowej z przyłączami, sieci kanalizacji sanitarnej z przyłączami i sieci kanalizacji deszczowej z przyłączami w ul. Broniewskiego oraz budowa kanalizacji sanitarnej w rejonie ul. Zdrojowej w Szczecinie		
Adres inwestycji	Szczecin, dz. nr 139/29, 139/45, 139/54 [2033] Szczecin, dz. nr 3/10, 3/15, 3/38, 5/1, 6/5, 6/6, 7, 8/8, 8/10, 8/14, 18/6, 18/8, 20/1, 23/2, 24/7, 24/10, 25, 28 [2036] ul.Arkońska, W.Broniewskiego, F.Chopina, Doktora Judyma, Wiosny Ludów, Zdrojowa		
Obiekt	Kanalizacja sanitarna DN200mm kam. z przyłączami		
Tytuł rysunku	Kanalizacja sanitarna - profil podłużne : S5-SP1, S6A-S6B, S8-S9, S10-S11, S12-S13, S14-SP2, S15-SP3, S17-SP4		
Projektował branża sanitarna	Imię i nazwisko	Nr uprawnień, specjalność	Podpis
	mgr inż. Stanisław Padiasek	305/1971/Sz w specjalności inżynieria sanitarna	
Sprawdził branża sanitarna	mgr inż. Piotr Padiasek	285/Sz/94 w spec. instalacyjno-inżynierskiej w zakresie sieci sanitarnych (wod-kan) i ochr. środ.	
	PROJEKT BUDOWLANY I WYKONAWCZY		Data 15.05.2019r.
branża sanitarna		Rysunek Nr 3.3	Skala 1:100/250
			Nr zlec. P-198/2018